

图例及表说明:

图例	名称	表号	备注
	房屋附属物	4	
	围墙	30	
	道路	40	
	其他	46	
	其他	10	

图号	比例尺	日期	设计	审核	制图
101	1:1000	2023.10	张三	李四	王五

北京中安工程咨询有限公司  
 地址: 北京市...  
 电话: ...



图例说明:


名称	图例	备注
消防栓		
配电箱		
摄像头		
其他		

比例尺	1:1000
日期	2023.10.10
设计	XXX
审核	XXX
批准	XXX

浙江中安消防工程有限公司  
地址: 浙江省杭州市西湖区...  
电话: 0571-XXXXXXX






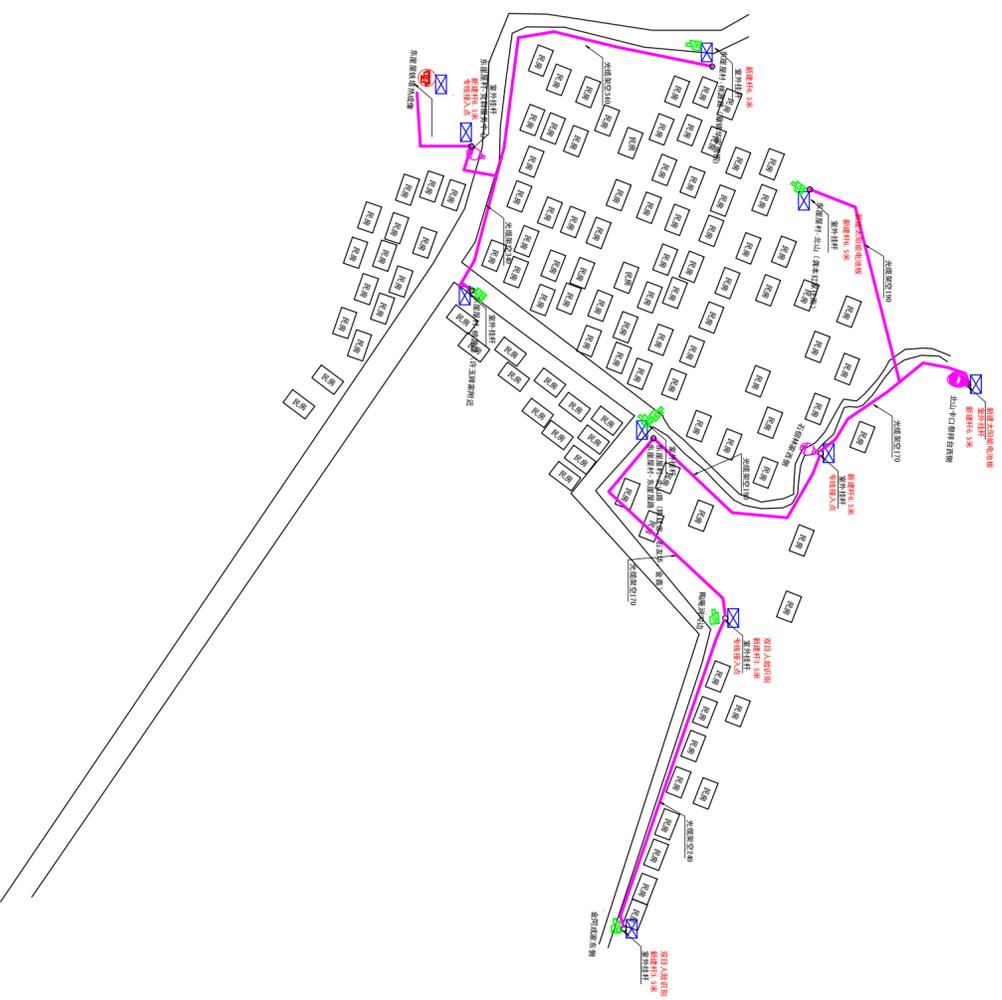

图例及说明:


图例	名称	备注
	消防栓	
	配电箱	
	电表	
	水表	
	其他	

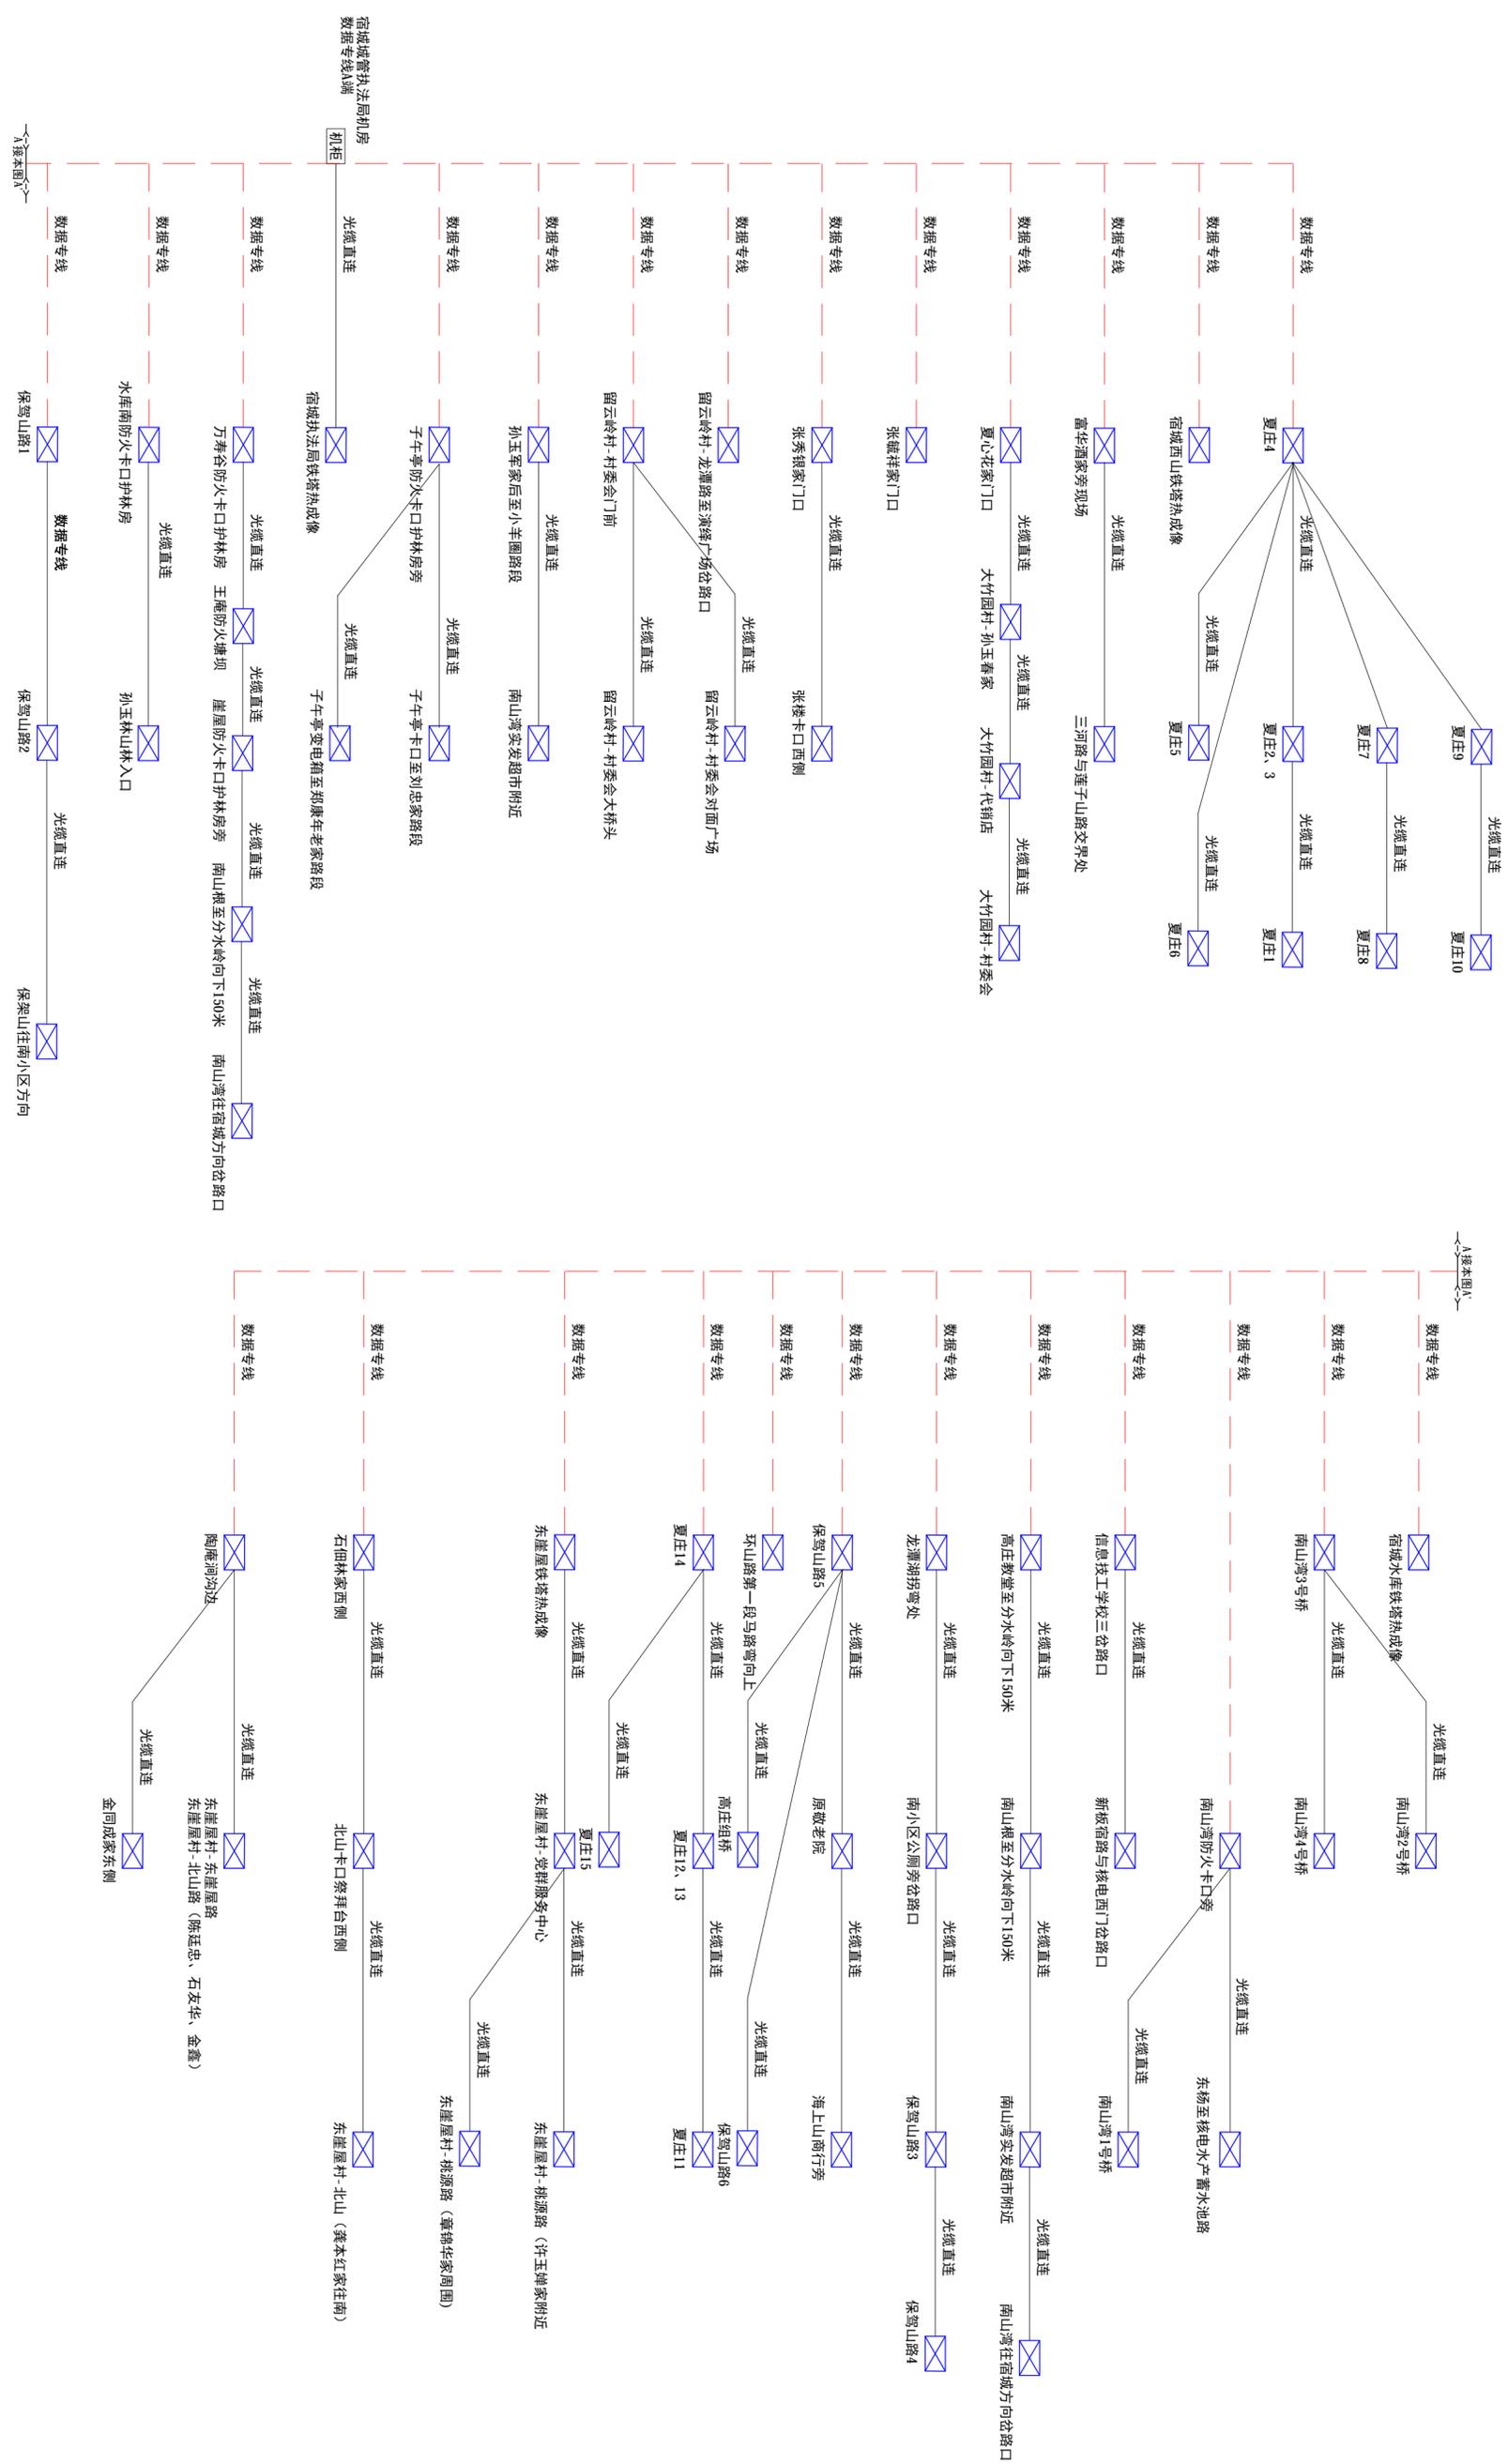


图例安装说明:

图例	名称	安装位置	数量	备注
	热成像摄像头		4	
	全景球机		30	
	设备箱		80	
	枪机		46	
	新建监控杆		10	

批准		单位	/	江苏中建工程设计研究院有限公司
审定		比例	示意	连云港市国家农村产业融合发展示范园建设项目
审核		日期	2024.09	连云港市农业农村局及东港镇乡村振兴办
设计		设计阶段	一阶段	图号
				TL001-001 (7/8)

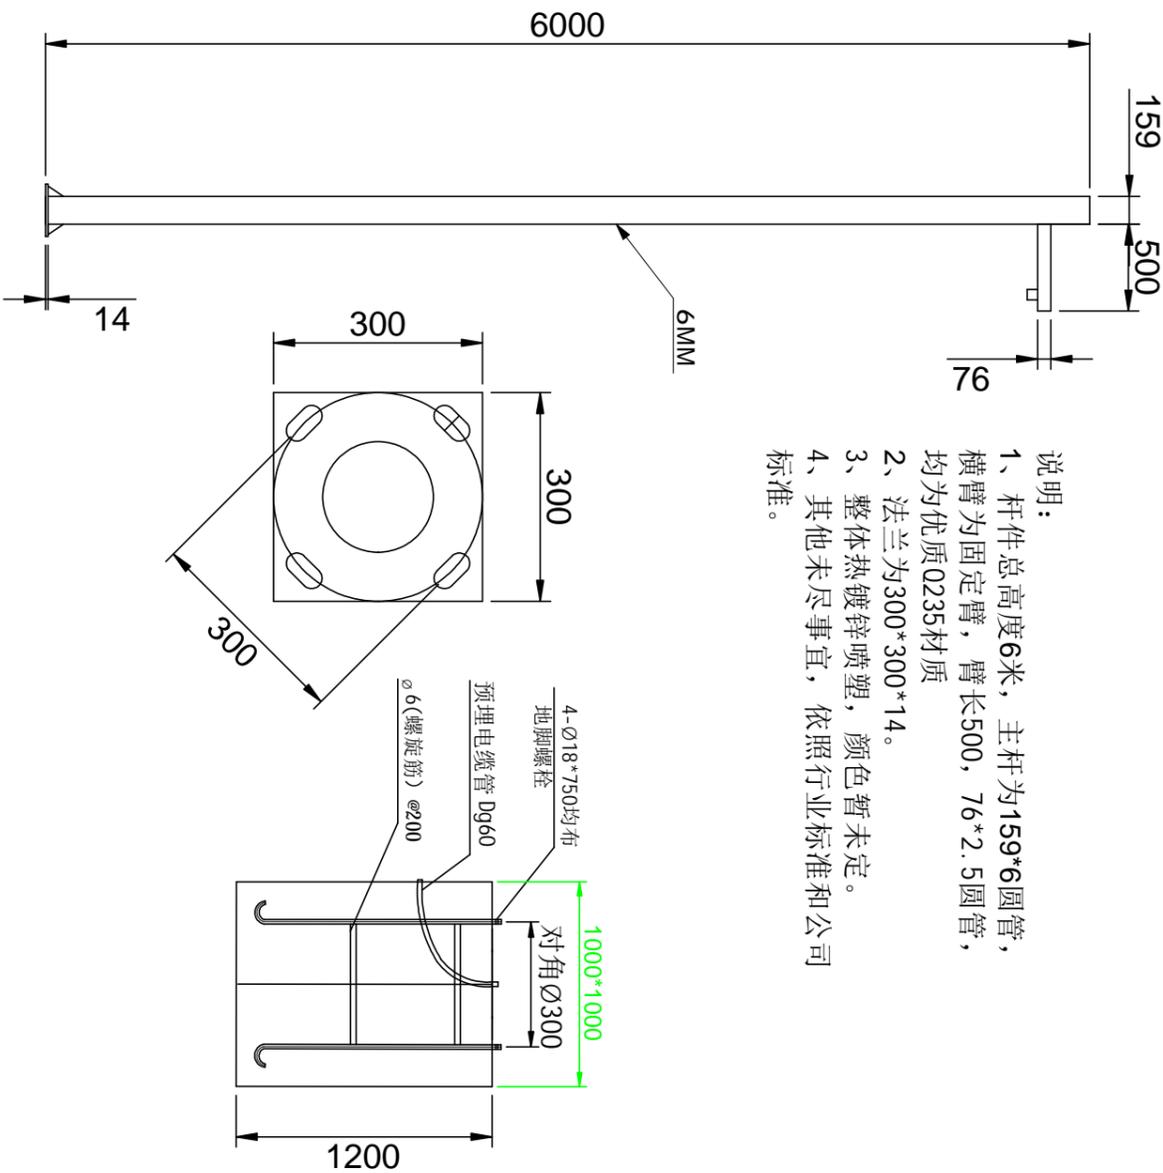

- 说明:
- 1、杆件总高度6米，主杆为159\*6圆管，横臂为固定臂，臂长500，76\*2.5圆管，均为优质Q235材质
  - 2、法兰为300\*300\*14。
  - 3、整体热镀锌喷塑，颜色暂未定。
  - 4、其他未尽事宜，依照行业标准和公司标准。

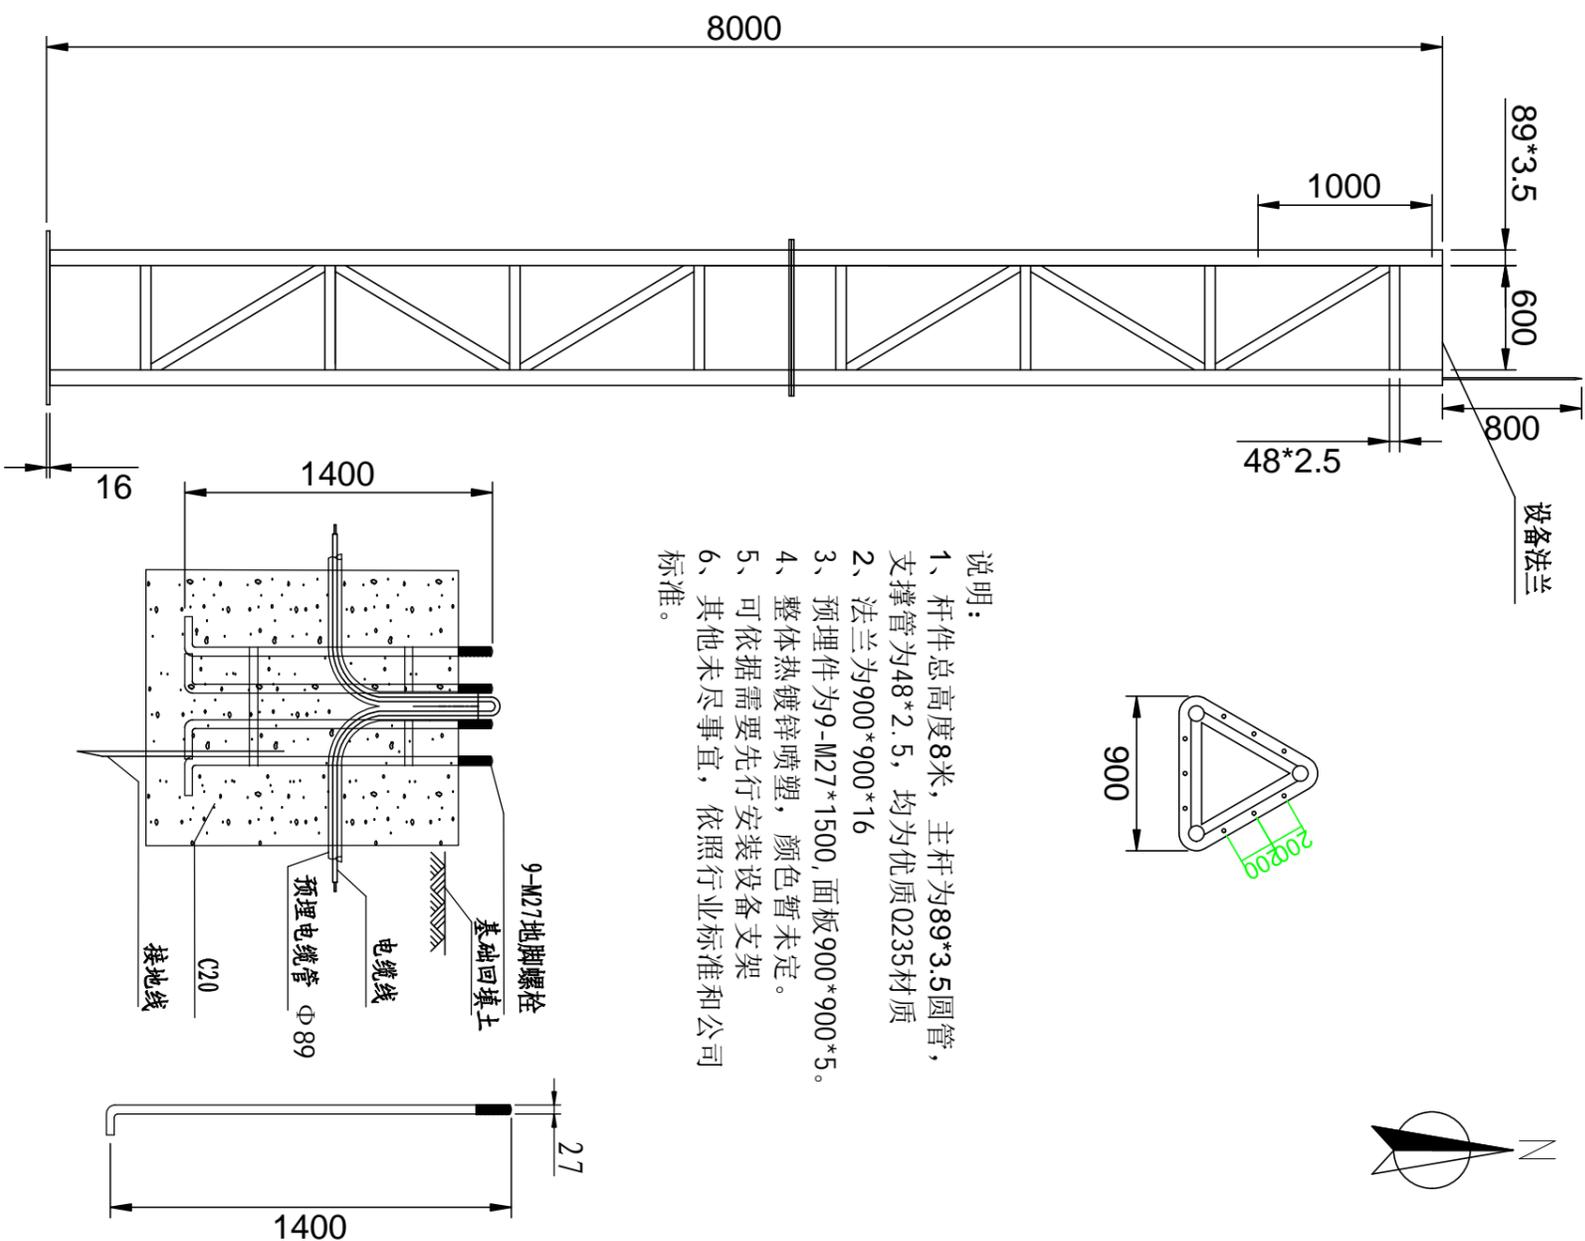

- 说明:
- 1、杆件总高度8米，主杆为89\*3.5圆管，支撑管为48\*2.5，均为优质Q235材质
  - 2、法兰为900\*900\*16
  - 3、预埋件为9-M27\*1500，面板900\*900\*5。
  - 4、整体热镀锌喷塑，颜色暂未定。
  - 5、可依据需要先行安装设备支架
  - 6、其他未尽事宜，依照行业标准和公司标准。

批准		单位	/	设计阶段	一阶段	图号	TL0001-001 (8/8)
审核		比例	示意	日期	2024.09		
设计		日期	2024.09	设计阶段	一阶段	图号	TL0001-001 (8/8)

### 江苏中建工程设计研究院有限公司

连云港国家农村产业融合发展示范园建设项目  
监控设备及安装等基础设施建设