

常州市金坛区华罗庚实验学校尧塘分校项目_3#小学教学楼 工程

智能化

施工图设计


建设单位	常州市金坛区教育局
工程编号	2024-JZ-005-03
法定代表人	张福林
技术负责人	黄勇
批准人	刘斌
项目负责人	申雁飞 贾岛
专业负责人	姜子晨


常州市规划设计院

 

(工程设计甲级证书号: A132006014)

2024-05

扉 页

法定代表人: 张福林 【印刷体】:  【签名栏】

技术总负责人: 黄勇 【印刷体】:  【签名栏】

项目负责人: 申雁飞 贾岛 【印刷体】:   【签名栏】

人员组成		姓名	执业资格	职称	签名
项目负责人		申雁飞	3200601-008	正高级工程师	
		贾岛	3200601-016	高级建筑师	
建 筑	专业负责人	范莉	3200601-020	高级建筑师	
	设计人	施李苗	--	高级建筑师	
结 构	专业负责人	叶艳琦	3200601-S011	高级工程师	
	设计人	袁明亮	--	高级工程师	
给 排 水	专业负责人	巢亚东	--	高级工程师	
	设计人	玉晓安	--	助理工程师	
电 气	专业负责人	姜子晨	--	高级工程师	
	设计人	朱尧	--	助理工程师	
暖 通	专业负责人	刘晓华	3200601-CN004	高级工程师	
	设计人	游程赢	3200601-CN003	高级工程师	

项目负责人盖章:

工程设计出图专用章:

专业负责人盖章:


常州市规划设计院		图纸目录			第 1 页
工程编号 2024-JZ-005-03		建设单位	常州市金坛区教育局		共 2 页
		工程名称	常州市金坛区华罗庚实验学校尧塘分校项目 3#小学教学楼		
序号	图号	图纸名称		图纸规格	备注
1	智施01/12	智消01/12	设计说明	A1	0版
2	智施02/12	智消02/12	3#教学楼 综合布线系统图	A1	0版
3	智施03/12	智消03/12	3#教学楼 安防系统图	A1	0版
4	智施04/12	智消04/12	小学普通教室弱电管线预埋大样图	A1	0版
5	智施05/12	智消05/12	3#小学教学楼一层综合布线平面图	A1	0版
6	智施06/12	智消06/12	3#小学教学楼二层综合布线平面图	A1	0版
7	智施07/12	智消07/12	3#小学教学楼三层综合布线平面图	A1	0版
8	智施08/12	智消08/12	3#小学教学楼四层综合布线平面图	A1	0版
9	智施09/12	智消09/12	3#小学教学楼一层安防平面图	A1	0版
10	智施10/12	智消10/12	3#小学教学楼二层安防平面图	A1	0版
11	智施11/12	智消11/12	3#小学教学楼三层安防平面图	A1	0版
12	智施12/12	智消12/12	3#小学教学楼四层安防平面图	A1	0版
13					
14					
15					
16					
17					
18					
19					
20					
21					
22					
23					
24					
25					
26					
27					
28					
29					
30					

常州市规划设计院		图纸目录			第 2 页
工程编号 2024-JZ-005-03		建设单位	常州市金坛区教育局		共 2 页
		工程名称	常州市金坛区华罗庚实验学校尧塘分校项目 3#小学教学楼		
序号	图号	图纸名称		图纸规格	备注
31					
32					
33					
34					
35					
36					
37					
38					
39					
40					
41					
42					
43					
44					
45					
46					
47					
48					
49					
50					
51					
52					
53					
54					
55					
56					
57					
58					
59					
60					

2024-05

本图初始版本号为0，以最后版本为有效版本。

本目录应与通用图纸目录合并使用

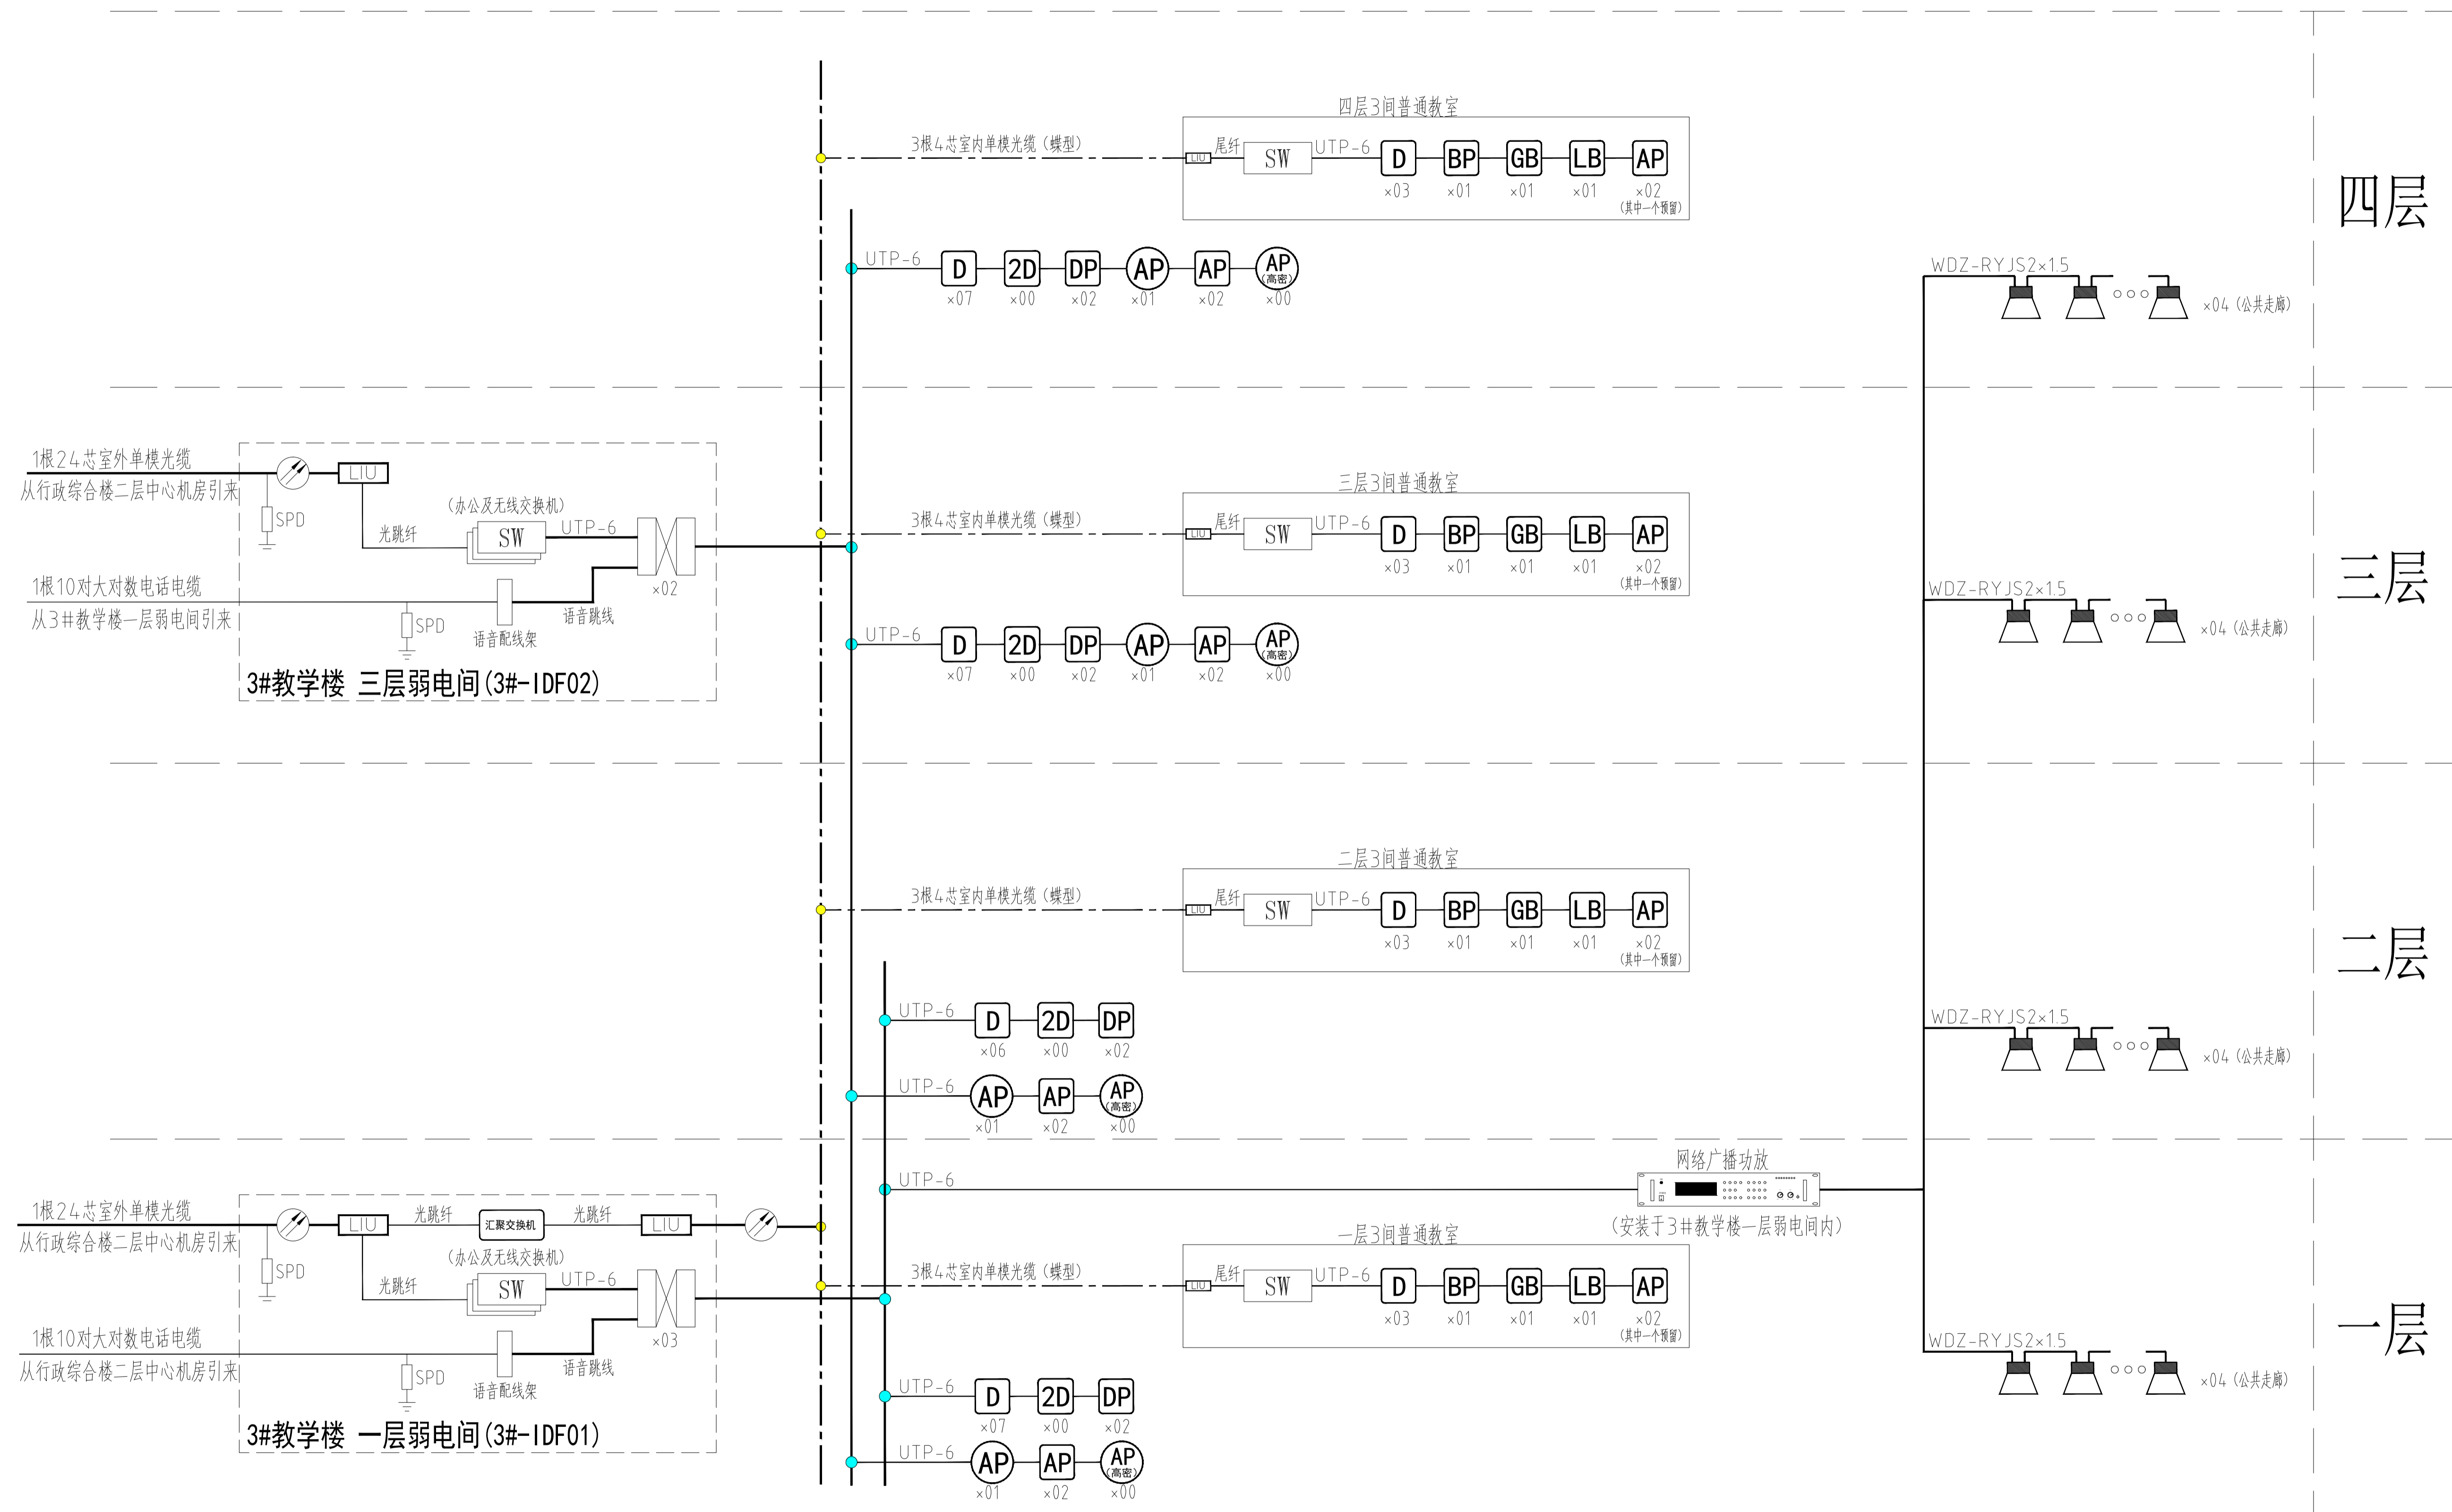

3#教学楼 综合布线系统图 1:100

注: 系统图中标注的数量以平面施工图为准。

四层

三层

二层

一层

注意: 本图未盖出图章无效, 未经有关部门核准不得施工。
本图以图内标注尺寸为基准, 切勿以比例量度此图。
本图初始版本号为0, 以最后版本为有效版本。

会签栏 COUNTERSIGNATURE

建筑	电气
结构	暖通
给排水	总图

项目负责人 PROJECT LEADER

专业负责人 DISCIPLINE RESPONSIBLE BY

设计 DESIGNED BY

绘图 DRAWN BY

校对 CHECKED BY

审核 AUDITED BY

建设单位 CLIENT

常州市金坛区教育局

项目名称 PROJECT

常州市金坛区华罗庚实验学校尧塘分校项目

3#小学教学楼

图纸名称 DRAWING TITLE

3#教学楼 综合布线系统图

工程编号 JOB NO.

2024-JZ-005-03

设计阶段 STATUS

施工图

版本号 EDITION NO.

0

日期 DATE


2024-05

四层

三层

二层

一层

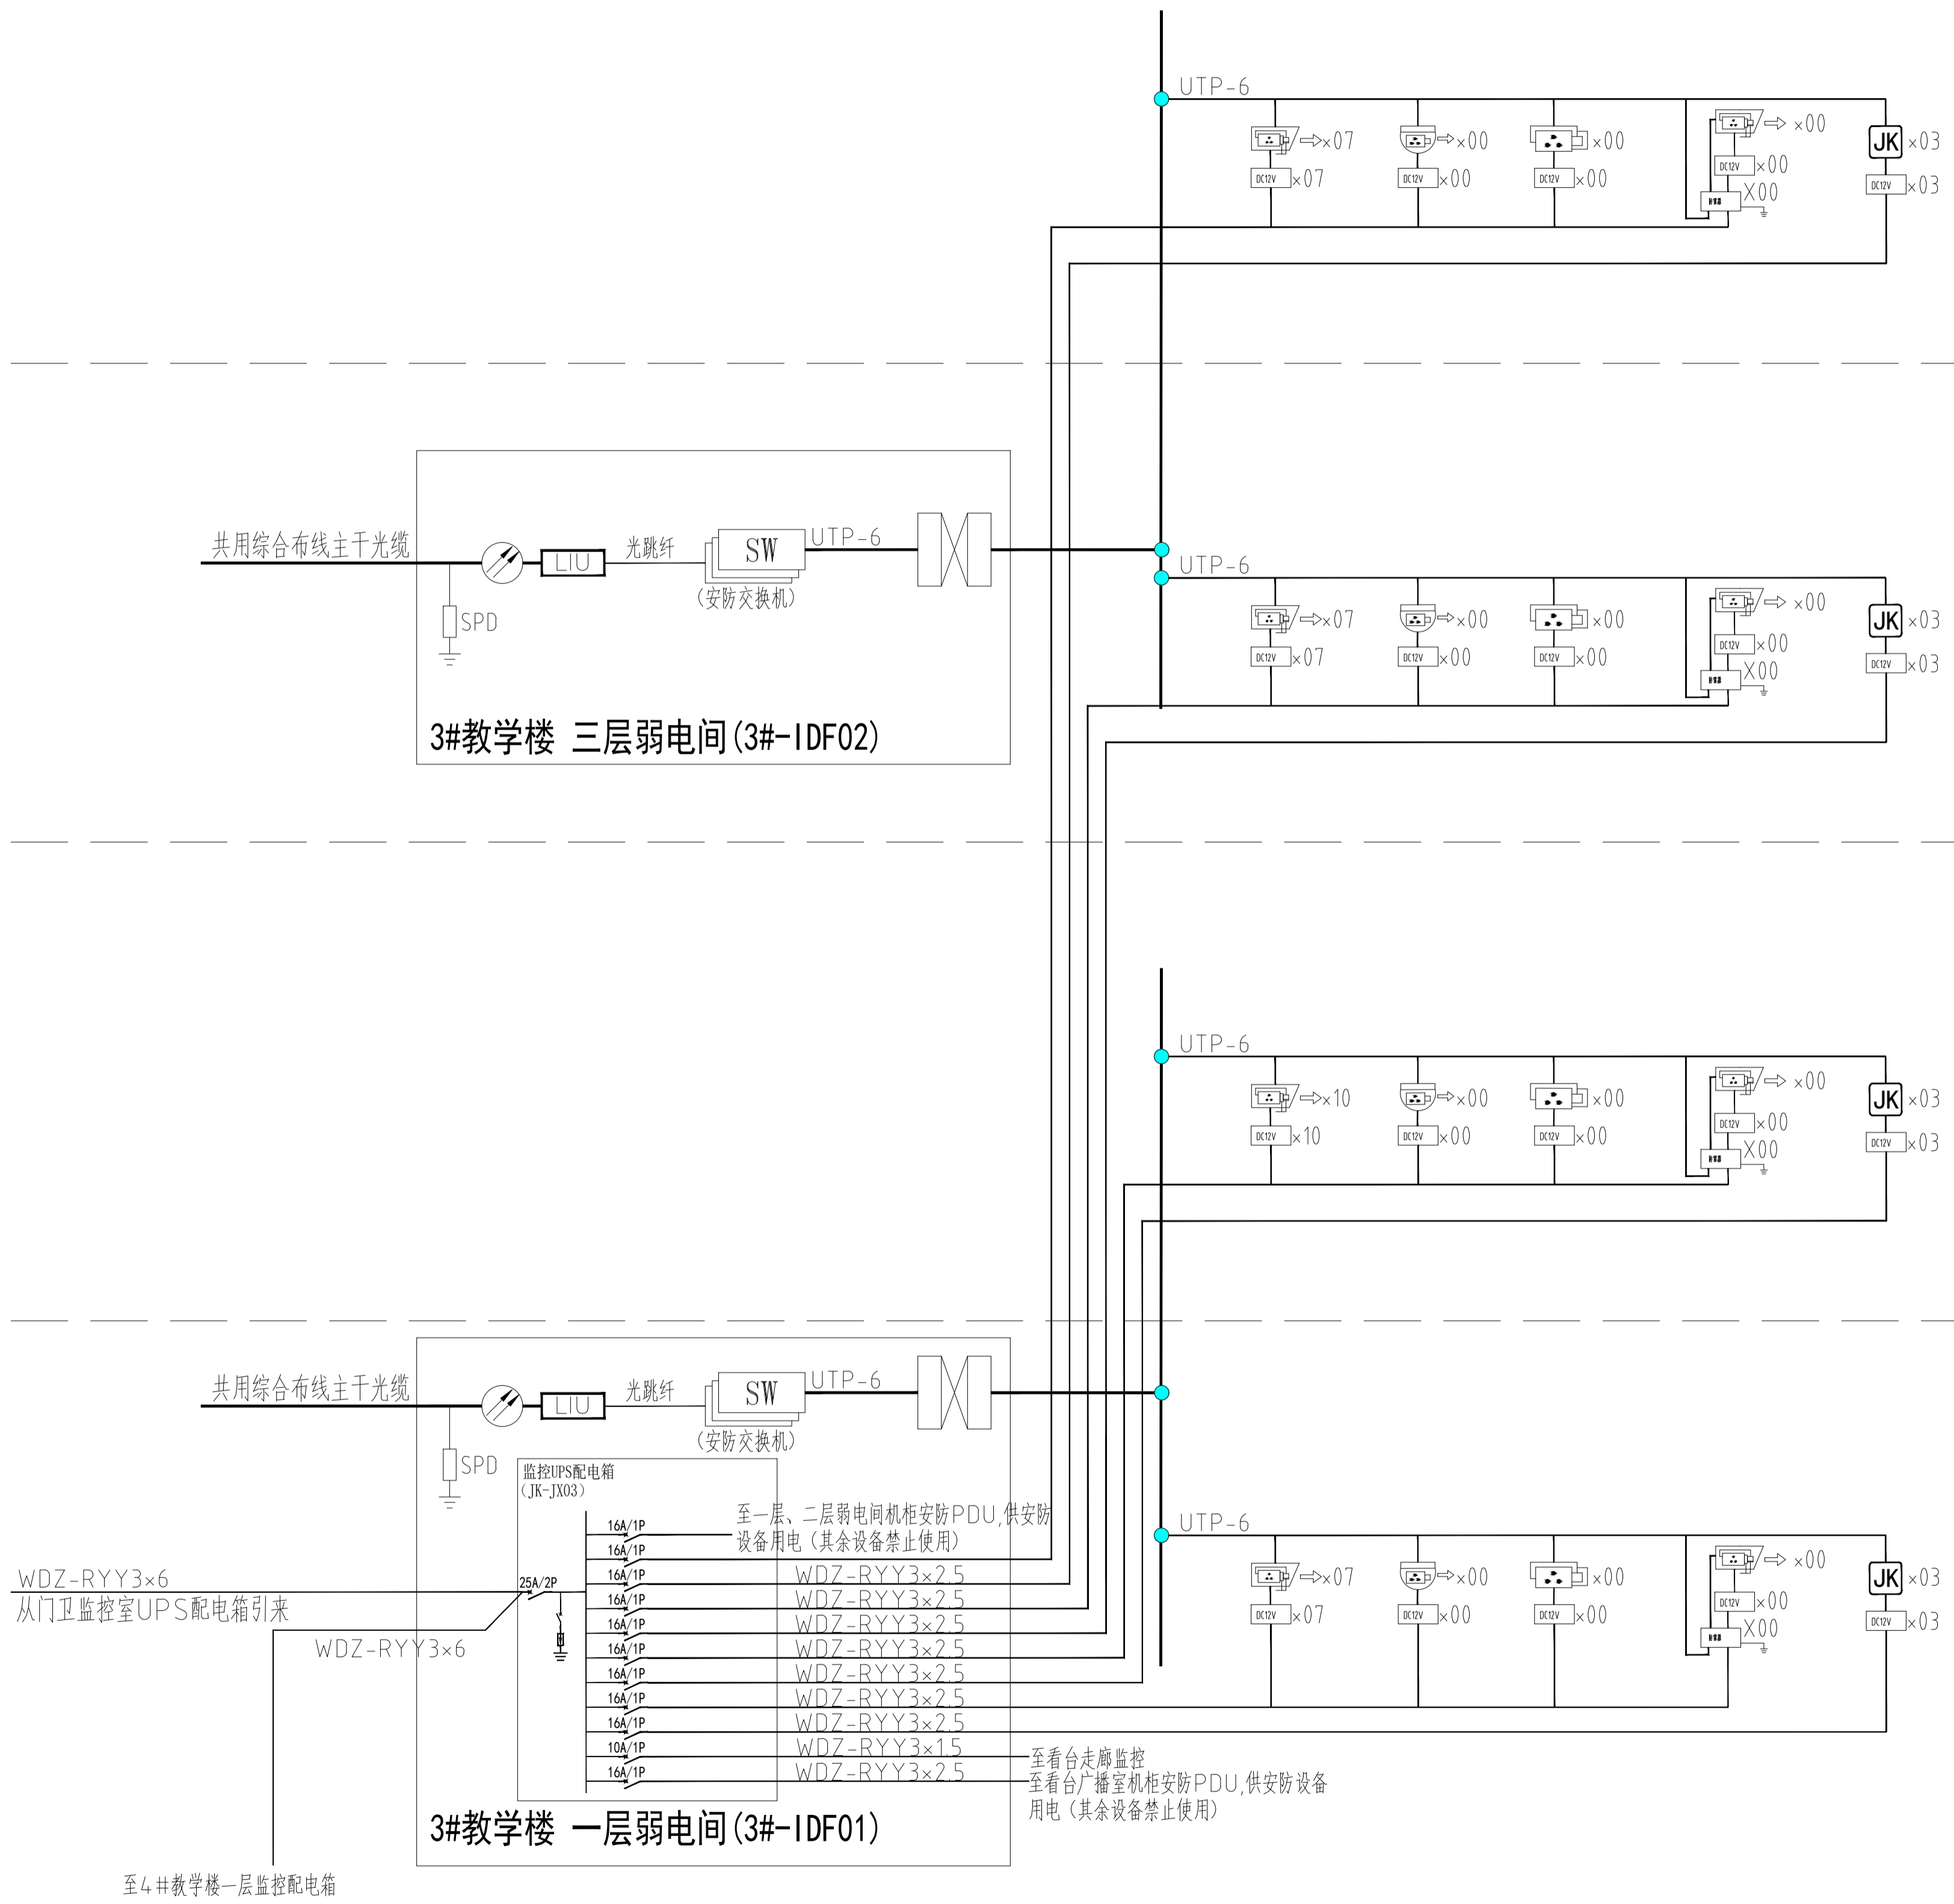

注意: 本图未盖出图章无效, 未经有关部门核准不得施工。
本图以图内标注尺寸为准, 切勿以比例量度此图。
本图初始版本号为0, 以最后版本为有效版本。

会签栏 COUNTERSIGNATURE

建筑	电气
结构	暖通
给排水	总图

项目负责人 PROJECT LEADER

专业负责人 DISCIPLINE RESPONSIBLE BY

设计 DESIGNED BY

绘图 DRAWN BY

校对 CHECKED BY

审核 AUDITED BY

建设单位 CLIENT

常州市金坛区教育局

项目名称 PROJECT

常州市金坛区华罗庚实验学校尧塘分校项目

3#小学教学楼

图纸名称 DRAWING TITLE

3#教学楼 安防系统图

工程编号 JOB NO.

2024-JZ-005-03

设计阶段 STATUS

施工图

图号 DRAWING NO.

0

版本号 EDITION NO.

0

专业 DISCIPLINE


智能化

日期 DATE

2024-05

3#教学楼 安防系统图 1:100

注: 系统图中标注的数量以平面施工图为准。

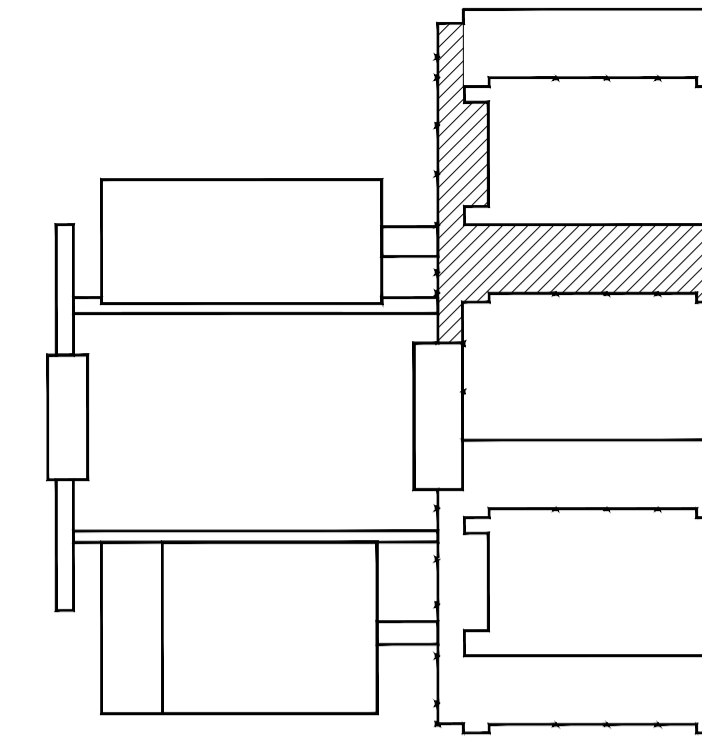

■ 注意: 本图未盖出图章无效, 未经有关部门核准不得施工;
 本图以图内标注尺寸为准, 切勿以比例量度此图;
 本图初始版本号为0, 以后版本为有效版本。

会签栏 COUNTERSIGNATURE	
建筑	电气
结构	暖通
给排水	总图


项目负责人 PROJECT LEADER	申研 张勇
专业负责人 DISCIPLINE RESPONSIBLE BY	姜子晨
设计 DESIGNED BY	姜子晨
绘图 DRAWN BY	姜子晨
校核 CHECKED BY	朱琦
审核 ADDED BY	朱琦

建设单位 CLIENT
常州市金坛区教育局



项目名称 PROJECT
常州市金坛区华罗庚实验学校尧塘分校项目
3#小学教学楼

图纸名称 DRAWING TITLE
3#小学教学楼一层综合布线平面图

工程编号 JOB NO.	专业 DISCIPLINE
2024-JZ-005-03	弱电
设计阶段 STATUS	图号 DRAWING NO.
施工图	05/12#05/12
版本号 EDITION NO.	日期 DATE
0	2024-05

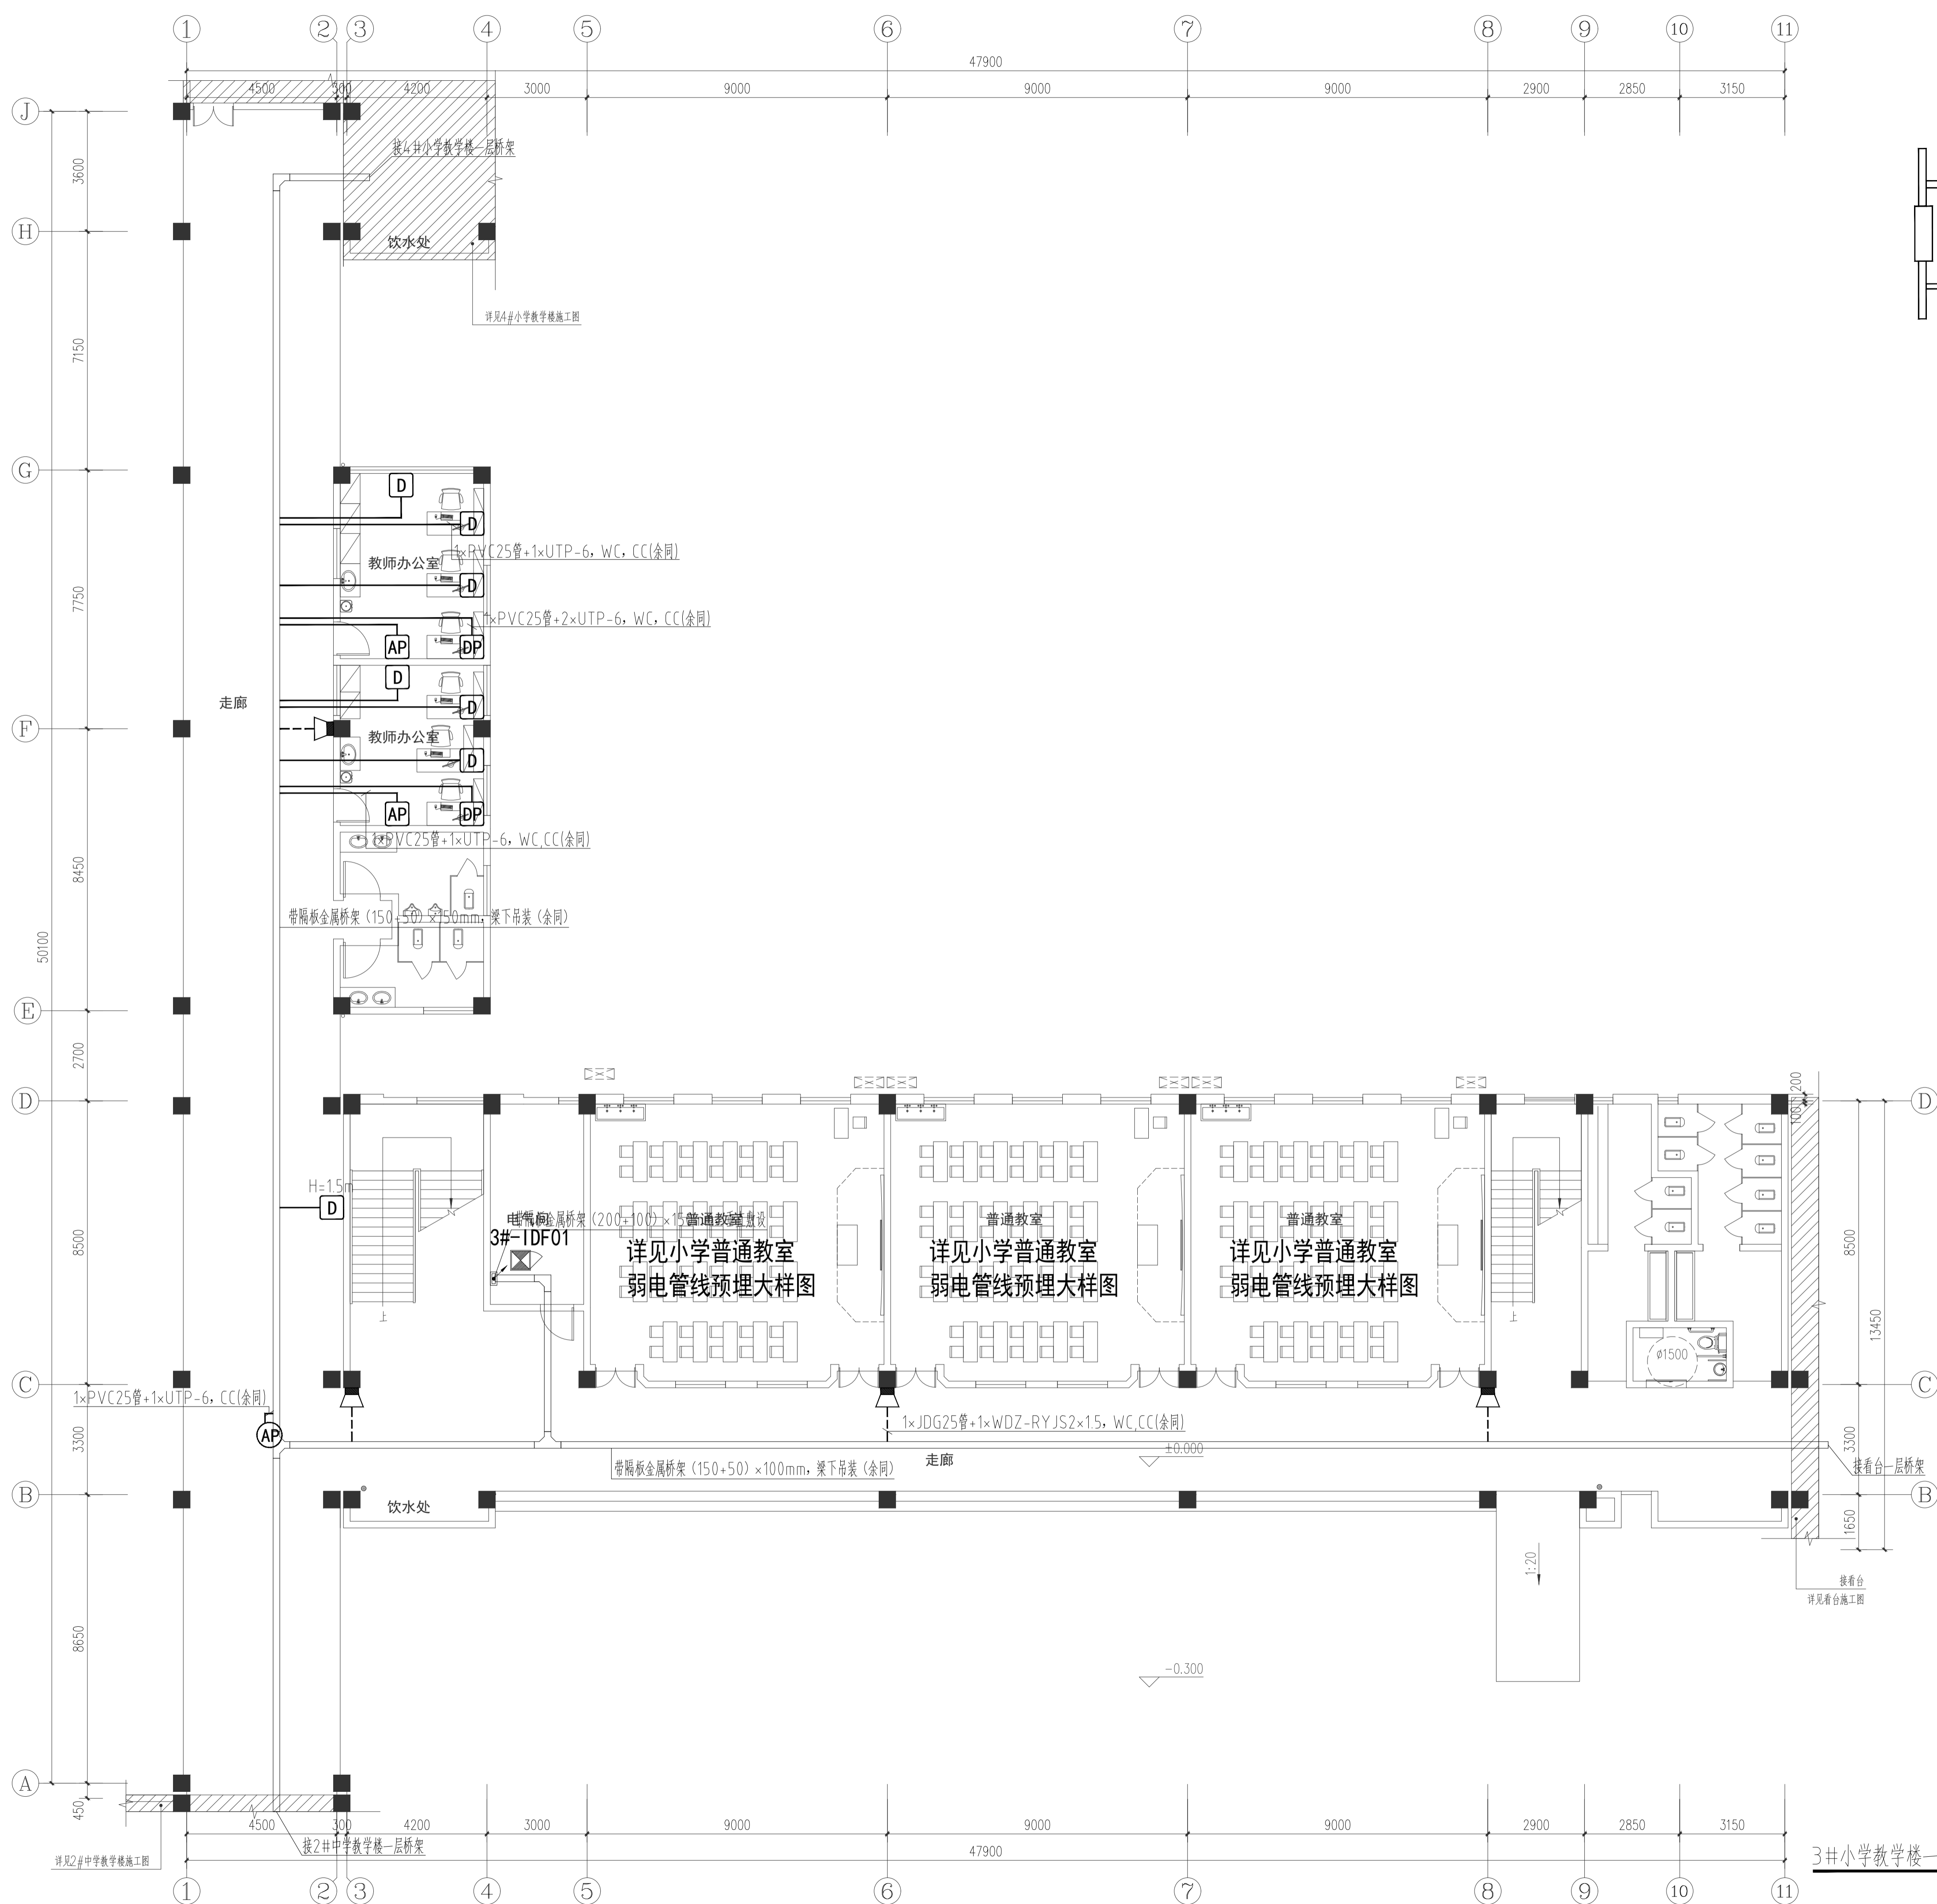

3#小学教学楼一层综合布线平面图 1:100

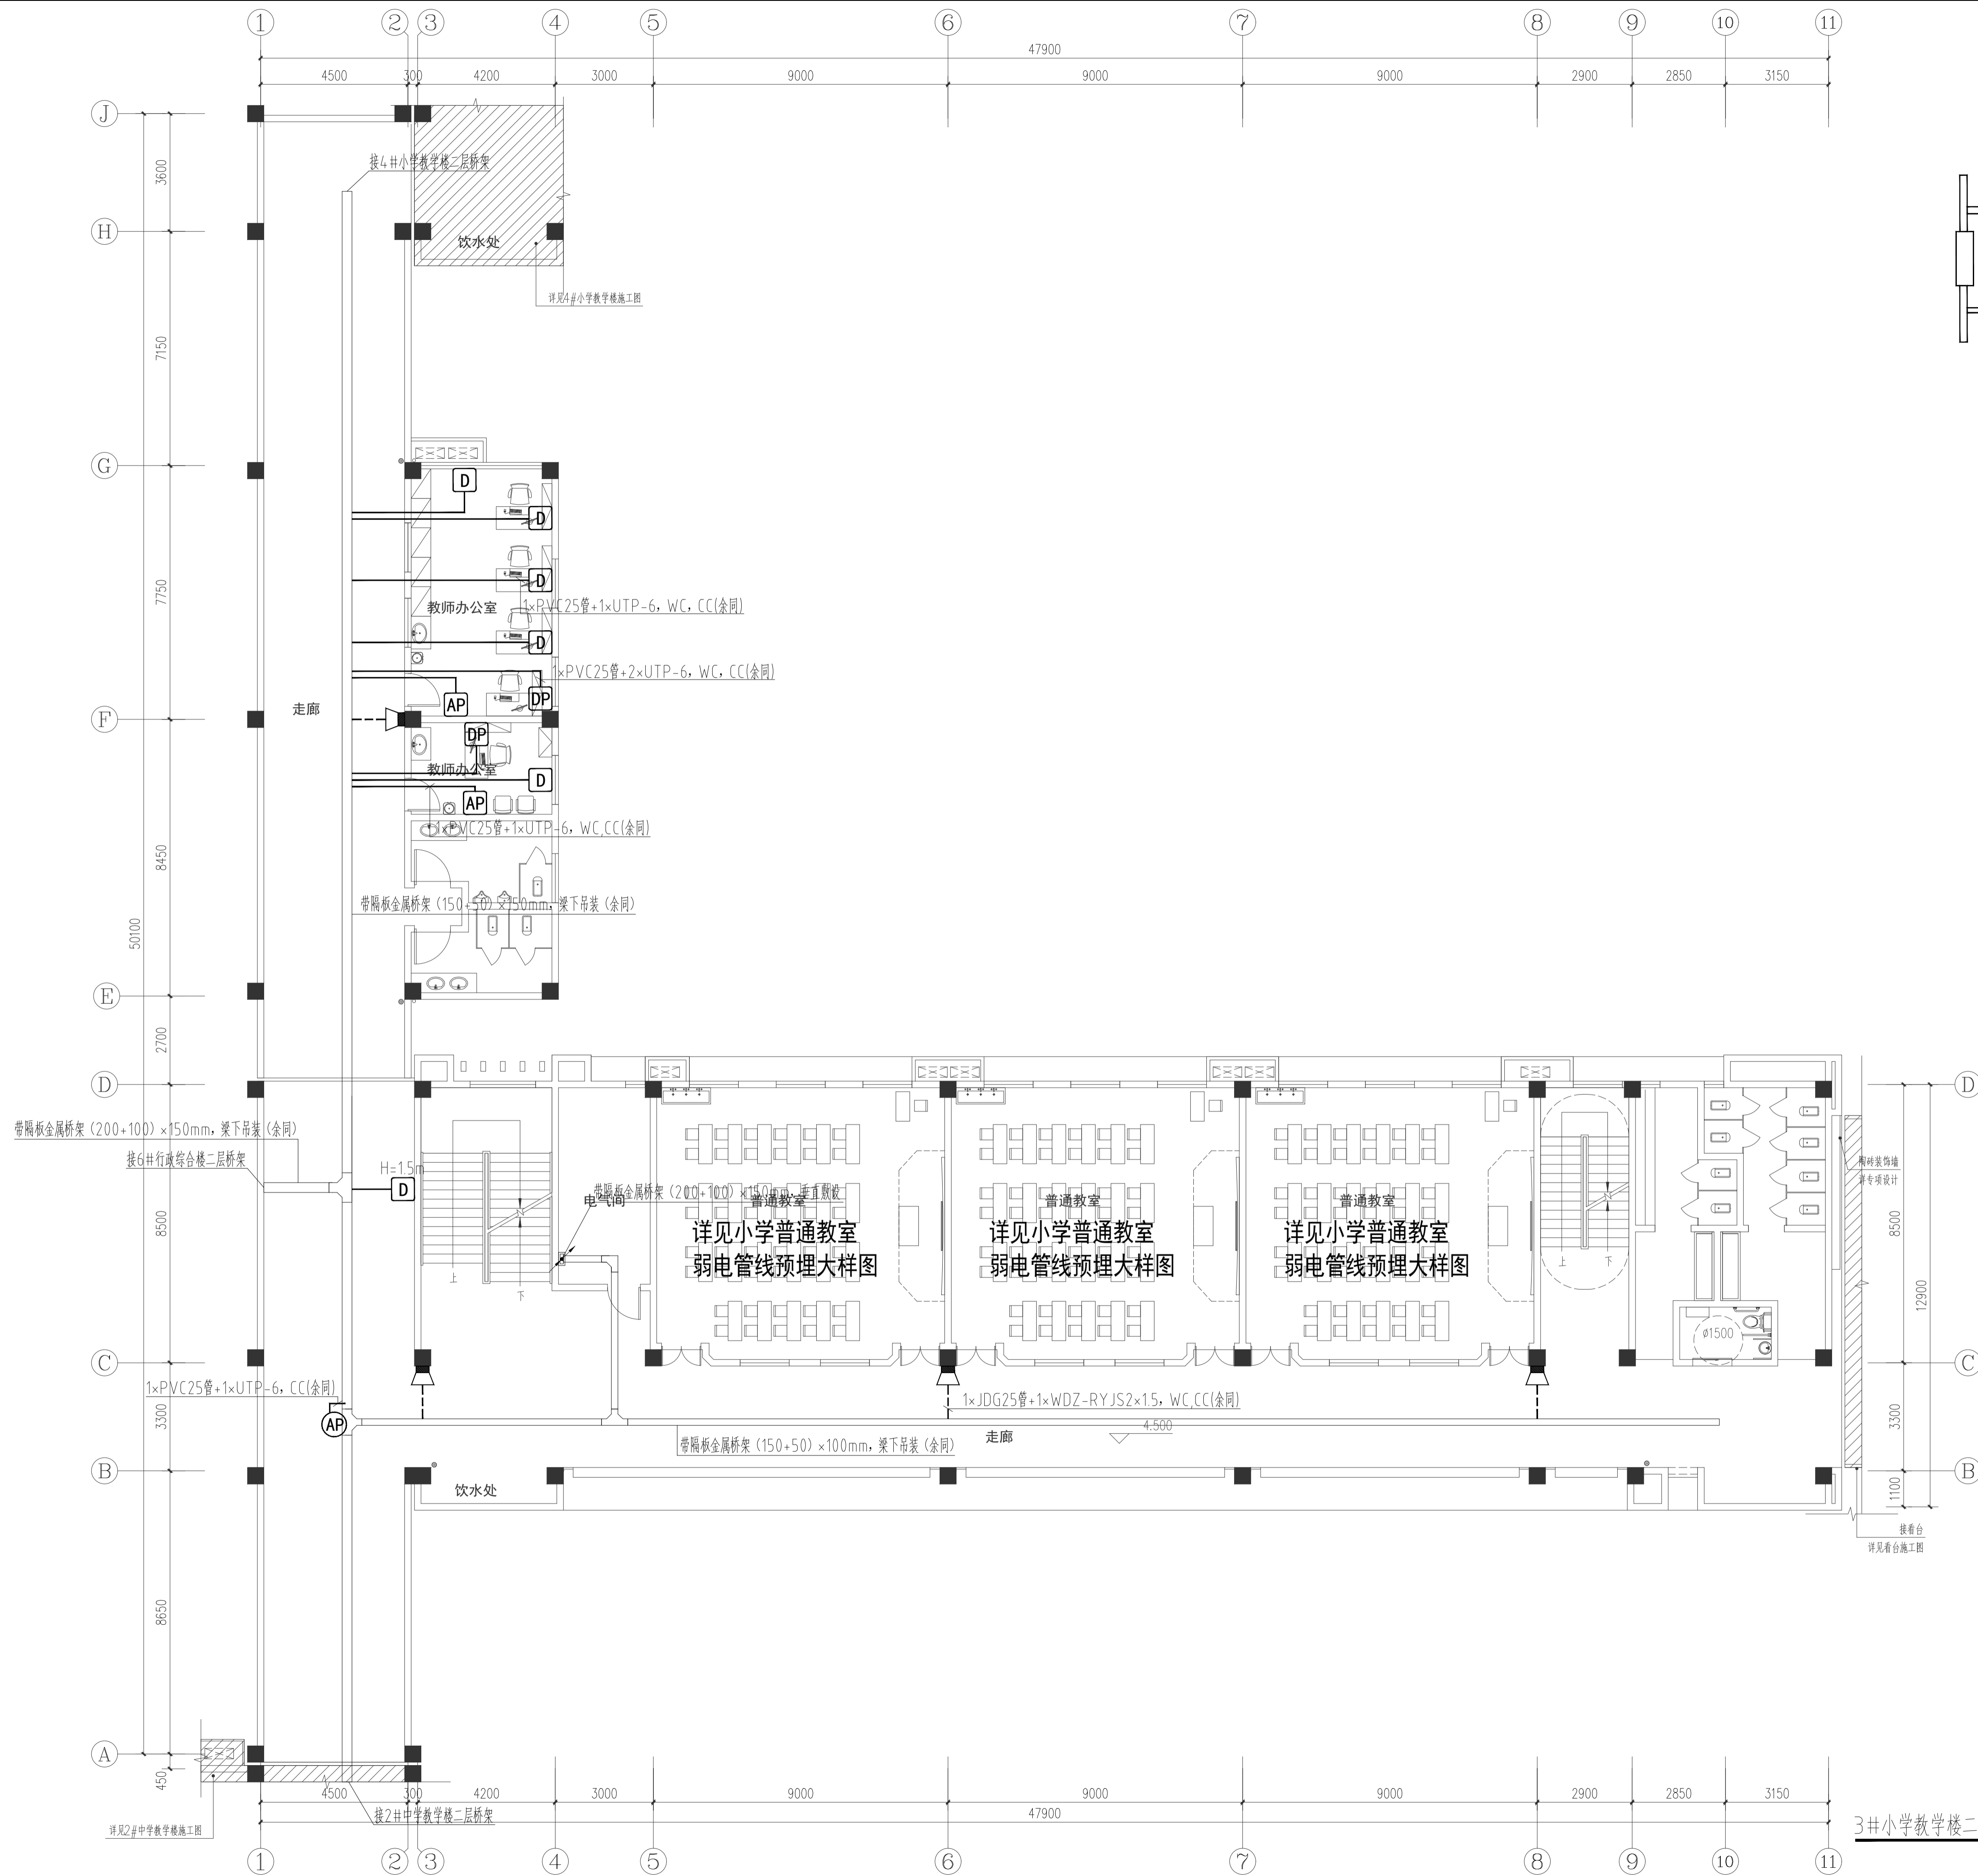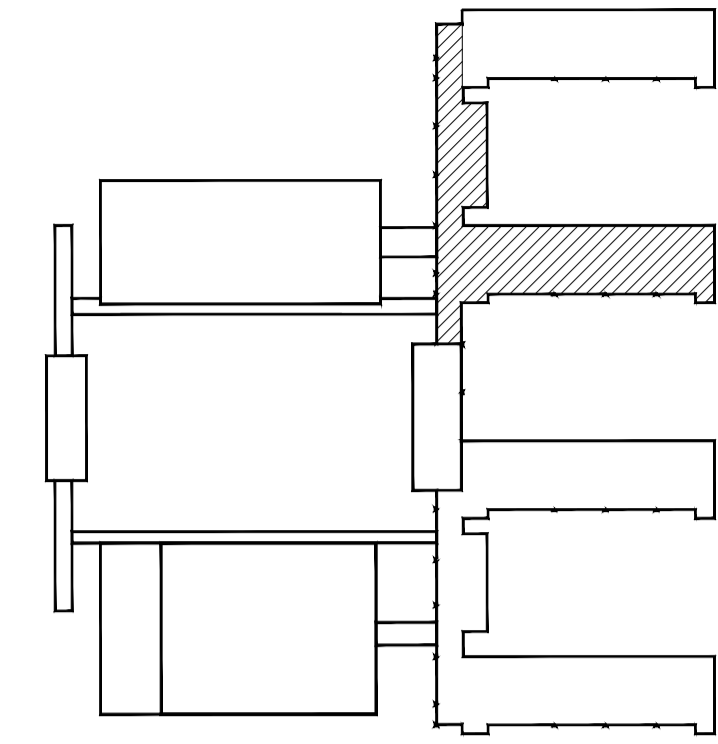

3#小学教学楼二层综合布线平面图 1:100

■注意: 本图未盖出图章无效, 未经有关部门核准不得施工。
本图以图内标注尺寸为准, 切勿以比例量度此图。
本图初始版本号为0, 以后版本为有效版本。

会签栏 COUNTERSIGNATURE

建筑	电气
结构	暖通
给排水	总图

项目负责人 PROJECT LEADER

专业负责人 DISCIPLINE RESPONSIBLE BY

设计 DESIGNED BY

绘图 DRAWN BY

校对 CHECKED BY

审核 AUDITED BY

建设单位 CLIENT

常州市金坛区教育局

项目名称 PROJECT

常州市金坛区华罗庚实验学校尧塘分校项目

3#小学教学楼

图纸名称 DRAWING TITLE

3#小学教学楼二层综合布线平面图

工程编号 JOB NO.

2024-JZ-005-03

设计阶段 STATUS



施工图

版本号 EDITION NO.

0

日期 DATE

2024-05

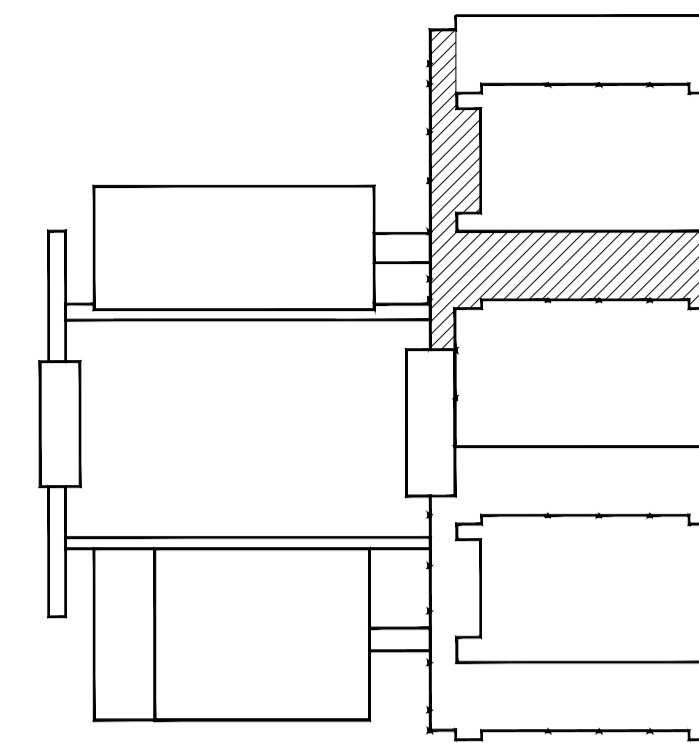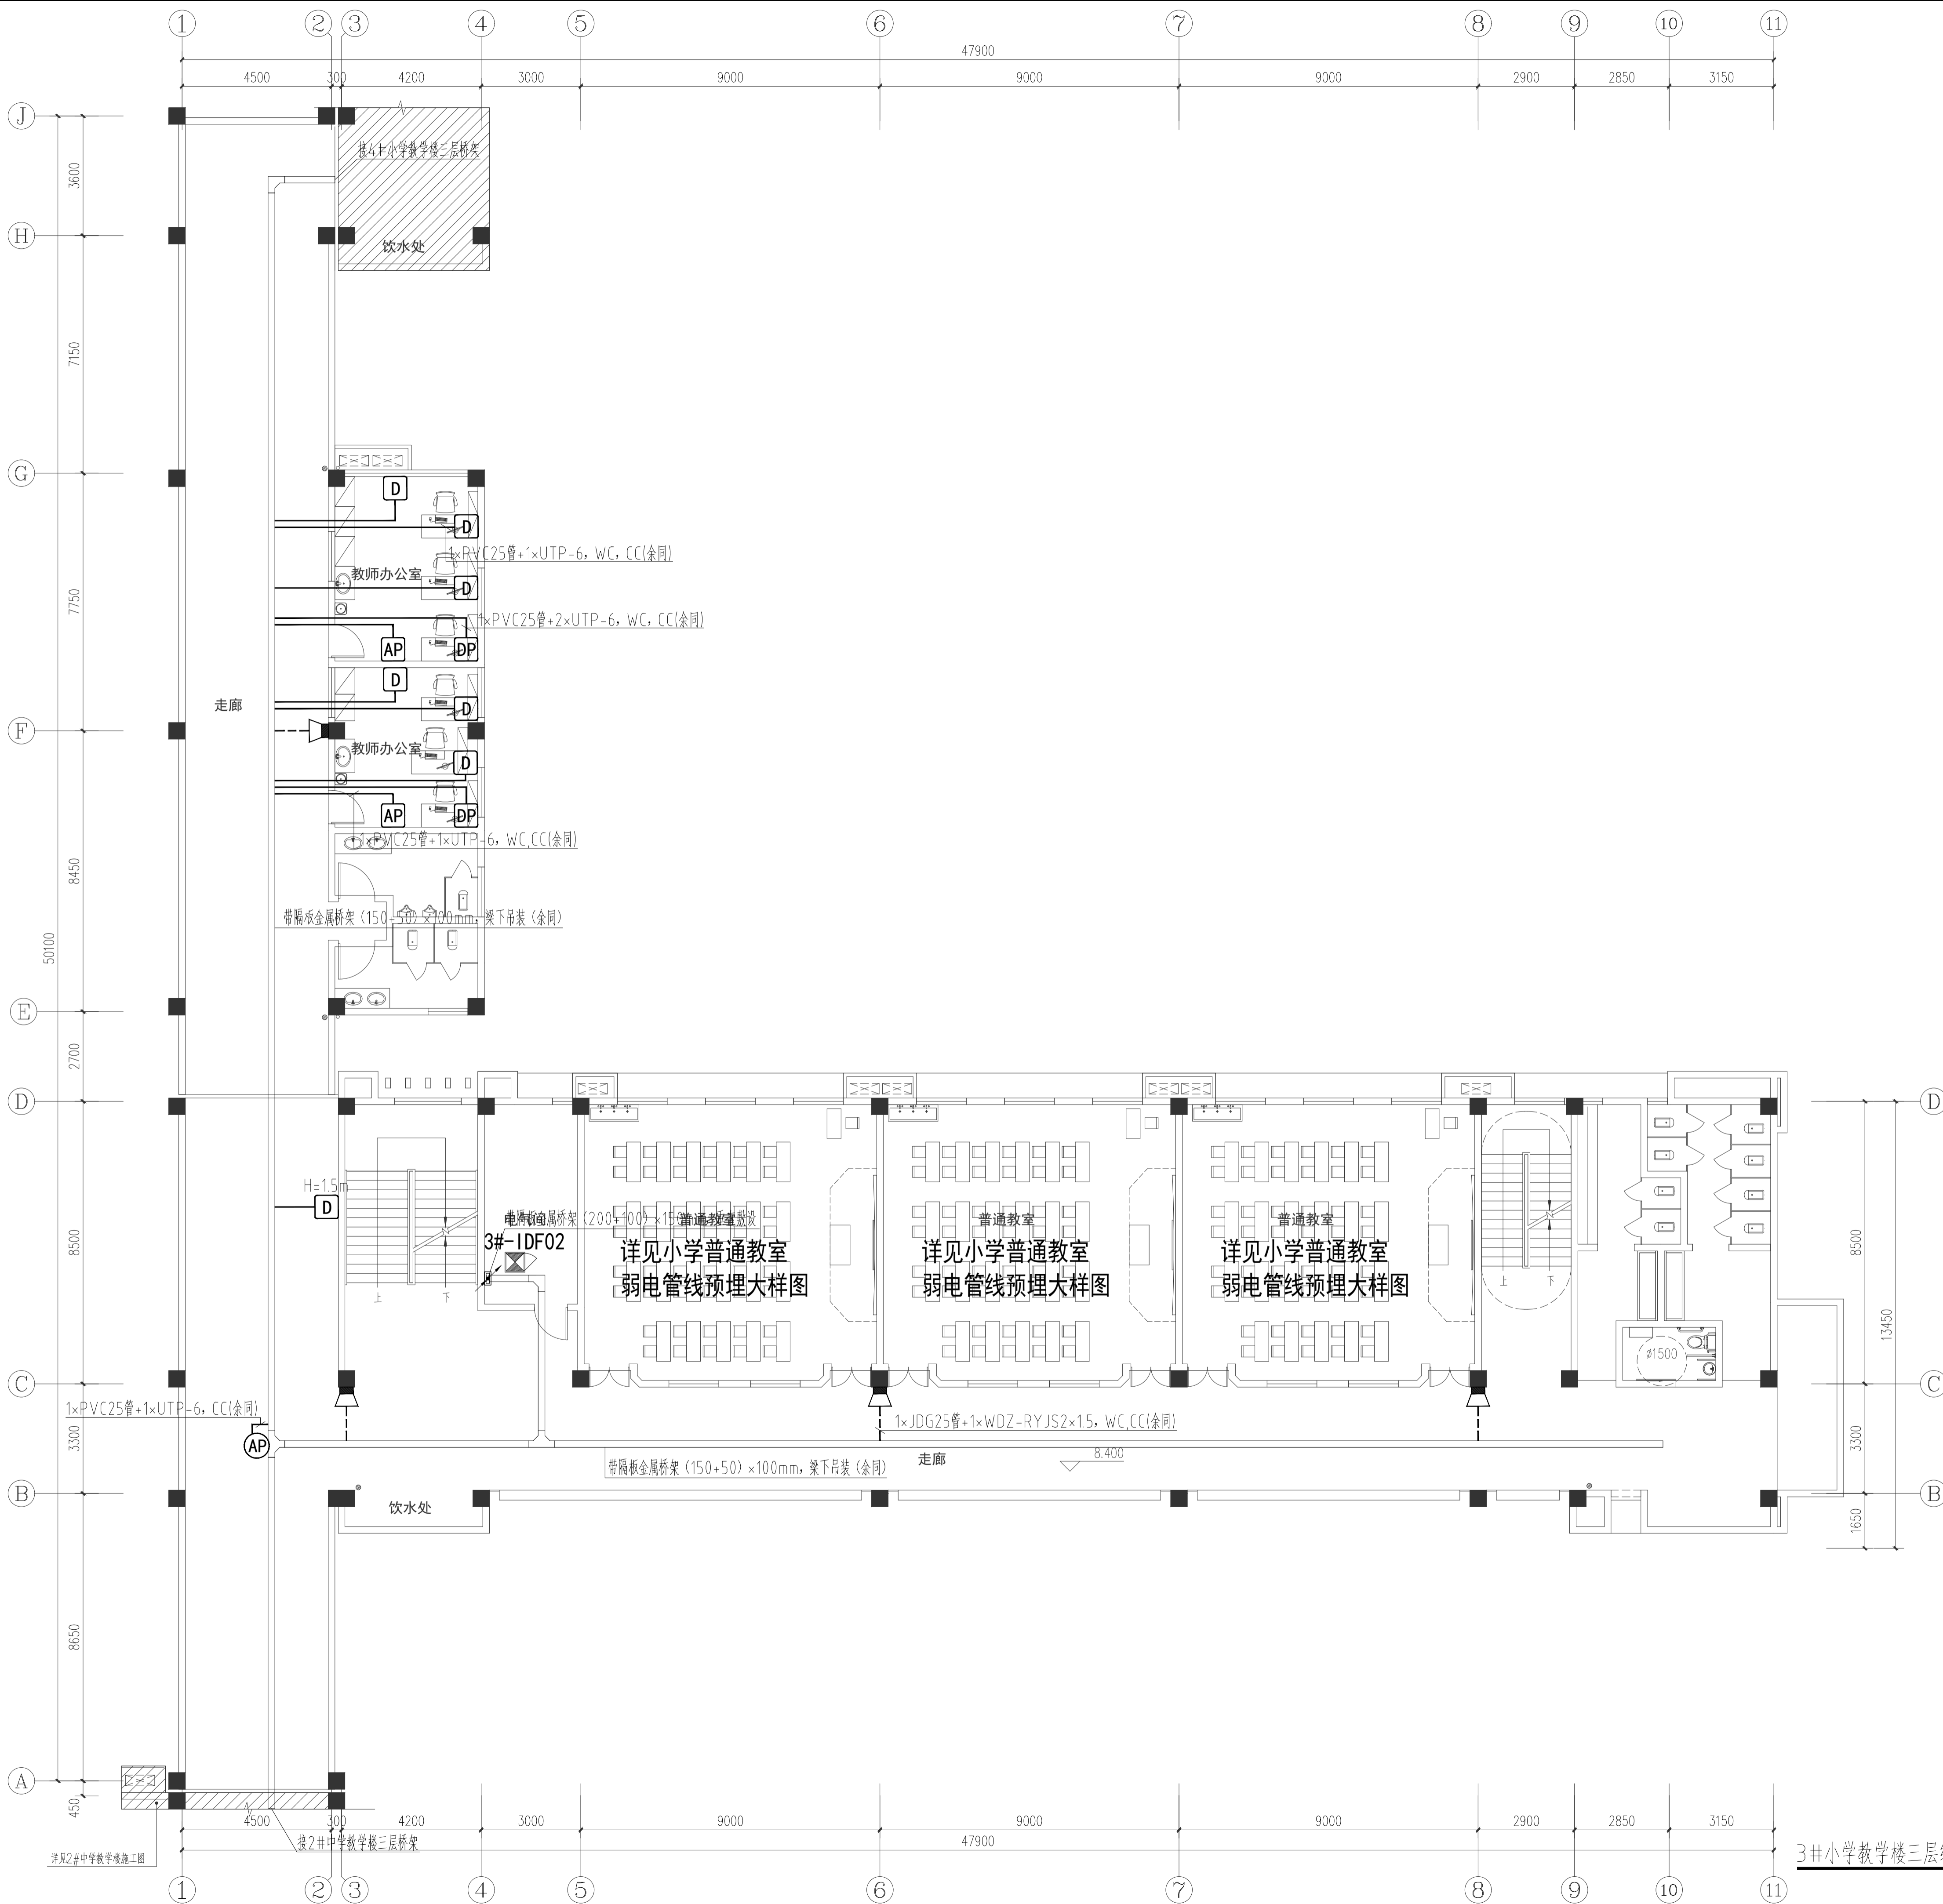

注意: 本图未盖出图章无效, 未经有关部门核准不得施工。
 本图以图内标注尺寸为准, 切勿以比例量度此图。
 本图初始版本号为0, 以最后版本为有效版本。

会签栏 COUNTERSIGNATURE	
建筑	电气
结构	暖通
给排水	总图
项目负责人 PROJECT LEADER	
专业负责人 DISCIPLINE RESPONSIBLE BY	姜子晨
设计 DESIGNED BY	姜子晨
绘图 DRAWN BY	姜子晨
校核 CHECKED BY	姜子晨
审核 AUDITED BY	朱晓

建设单位 CLIENT
 常州市金坛区教育局

项目名称 PROJECT
 常州市金坛区华罗庚实验学校尧塘分校项目
 3#小学教学楼

图纸名称 DRAWING TITLE
 3#小学教学楼三层综合布线平面图



工程编号 JOB NO.	专业 DISCIPLINE
2024-JZ-005-03	智能化
设计阶段 STATUS	图号 DRAWING NO.
施工图	暖通07/12暖通07/12
版本号 EDITION NO.	日期 DATE
0	2024-05

3#小学教学楼三层综合布线平面图 1:100


■注意: 本图未盖出图章无效, 未经有关部门核准不得施工。
本图以图内标注尺寸为基准, 切勿以比例量度此图。
本图初始版本号为0, 以最后版本为有效版本。

会签栏 COUNTERSIGNATURE	
建筑	电气
结构	暖通
给排水	总图
项目负责人 PROJECT LEADER 姜子晨	
专业负责人 DISCIPLINE RESPONSIBLE BY 姜子晨	
设计 DESIGNED BY 姜子晨	
绘图 DRAWN BY 姜子晨	
校核 CHECKED BY 姜子晨	
审核 AUDITED BY 姜子晨	
建设单位 CLIENT 常州市金坛区教育局	
项目名称 PROJECT 常州市金坛区华罗庚实验学校尧塘分校项目 3#小学教学楼	
图纸名称 DRAWING TITLE 3#小学教学楼四层综合布线平面图	

工程编号 JOB NO. 2024-JZ-005-03	专业 DISCIPLINE 弱电
设计阶段 STATUS 施工图	图号 DRAWING NO. 暖通08/12暖通08/12
版本号 EDITION NO. 0	日期 DATE 2024-05

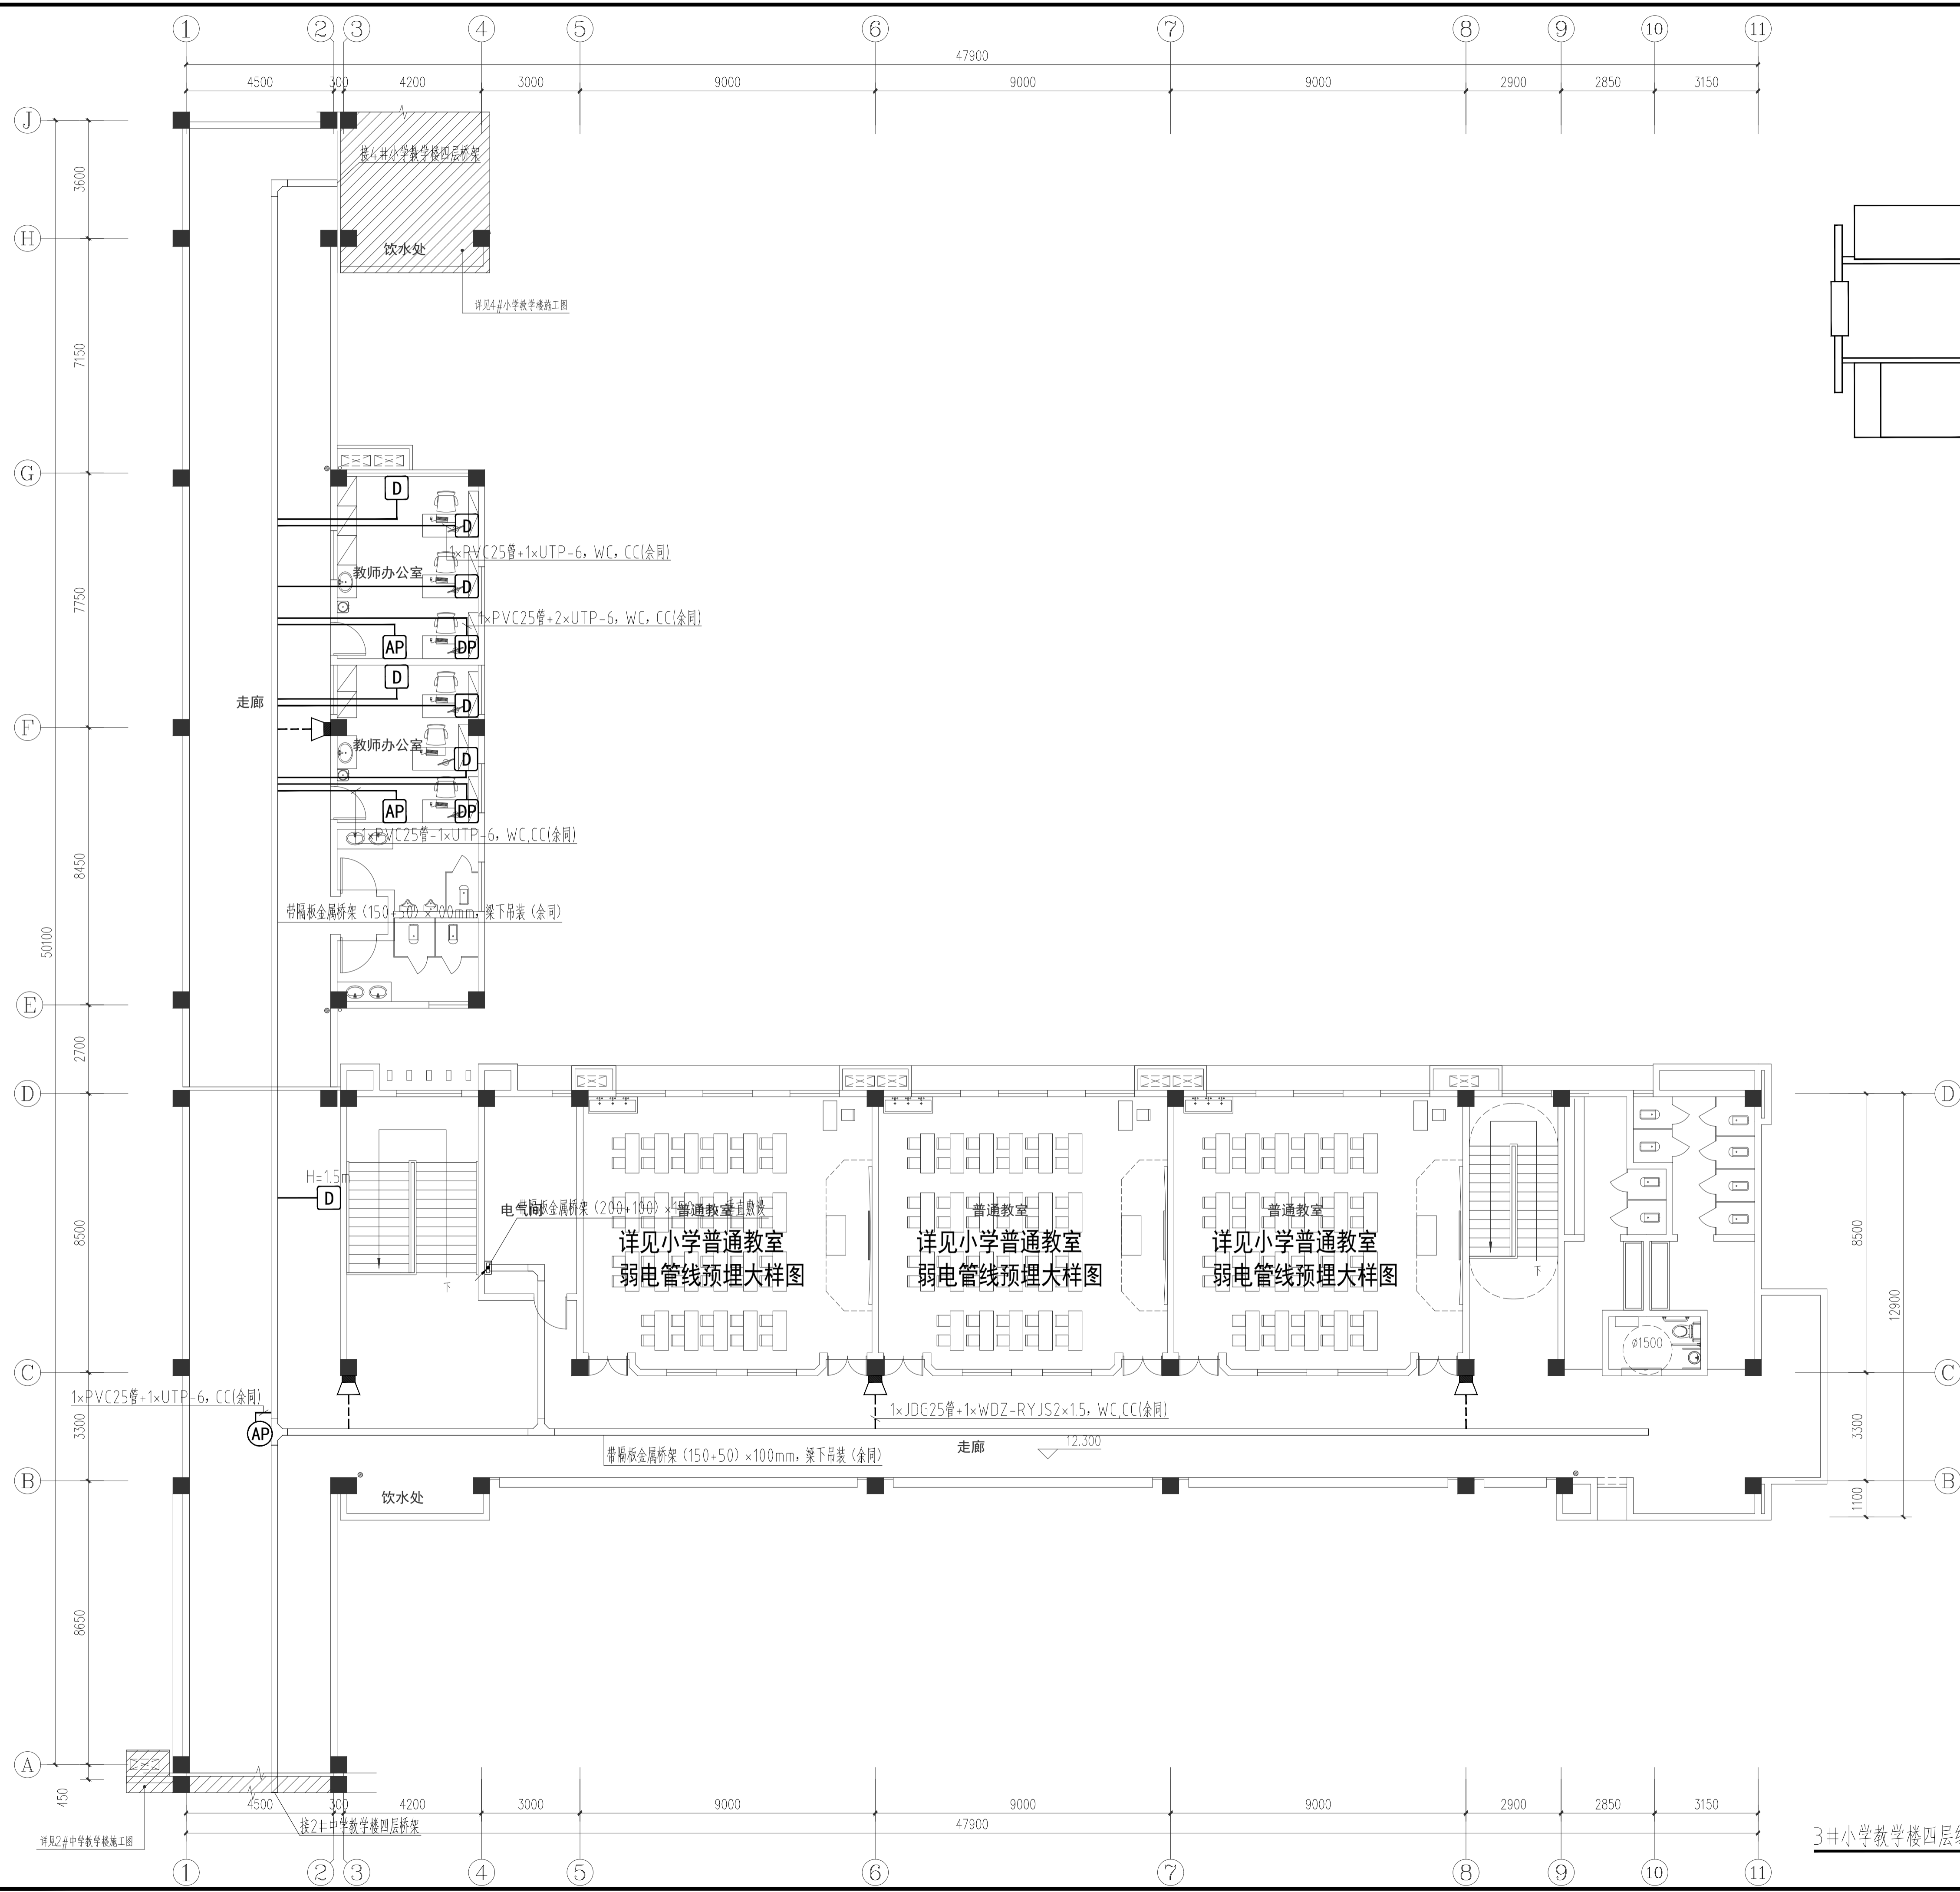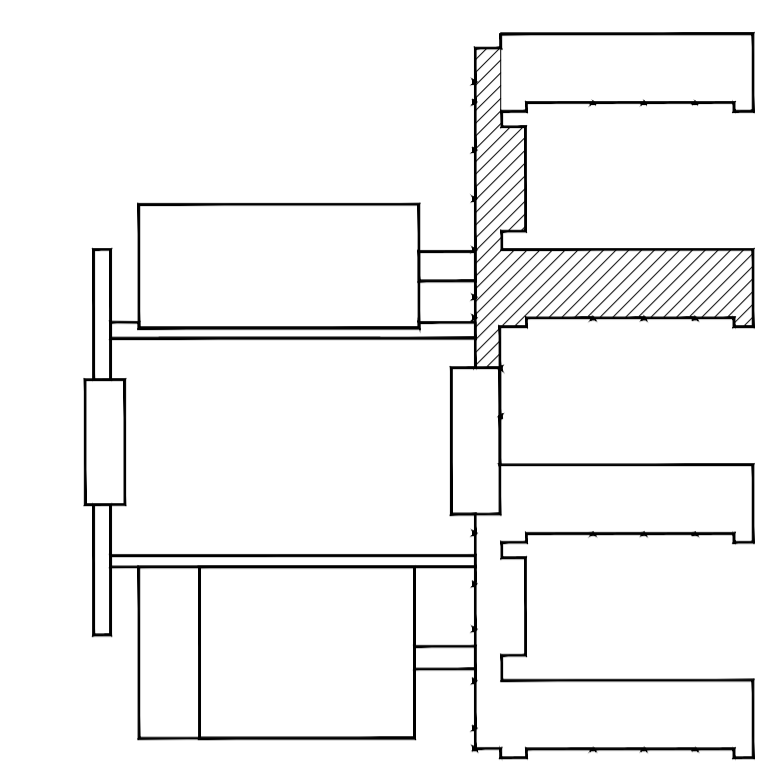


3#小学教学楼四层综合布线平面图 1:100


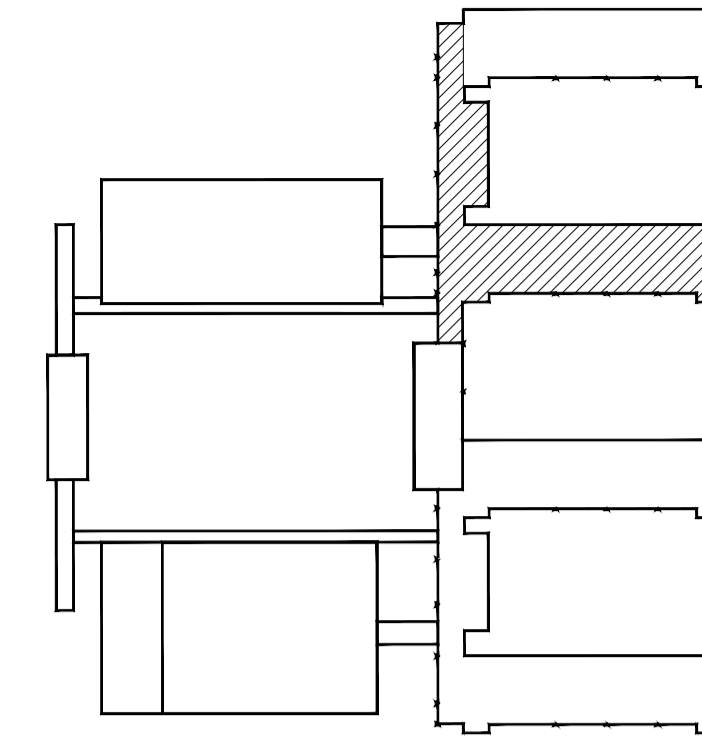


注意: 本图未盖出图章无效, 未经有关部门核准不得施工;
本图以图内标注尺寸为准, 切勿以比例量度此图;
本图初始版本号为0, 以后版本为有效版本。

会签栏 COUNTERSIGNATURE	
建筑	电气
结构	暖通
给排水	总图
项目负责人 PROJECT LEADER 申广飞 申广飞	
专业负责人 DISCIPLINE RESPONSIBLE BY 姜子晨 姜子晨	
设计 DESIGNED BY 姜子晨 姜子晨	
绘图 DRAWN BY 姜子晨 姜子晨	
校核 CHECKED BY 姜子晨 姜子晨	
审核 AUDITED BY 朱海 朱海	
建设单位 CLIENT 常州市金坛区教育局	
项目名称 PROJECT 常州市金坛区华罗庚实验学校尧塘分校项目 3#小学教学楼	
图纸名称 DRAWING TITLE 3#小学教学楼一层安防平面图	
工程编号 JOB NO. 2024-JZ-005-03	专业 DISCIPLINE 暖通
设计阶段 STATUS 施工图	图号 DRAWING NO. 暖通09/12暖通09/12
版本号 EDITION NO. 0	日期 DATE 2024-05

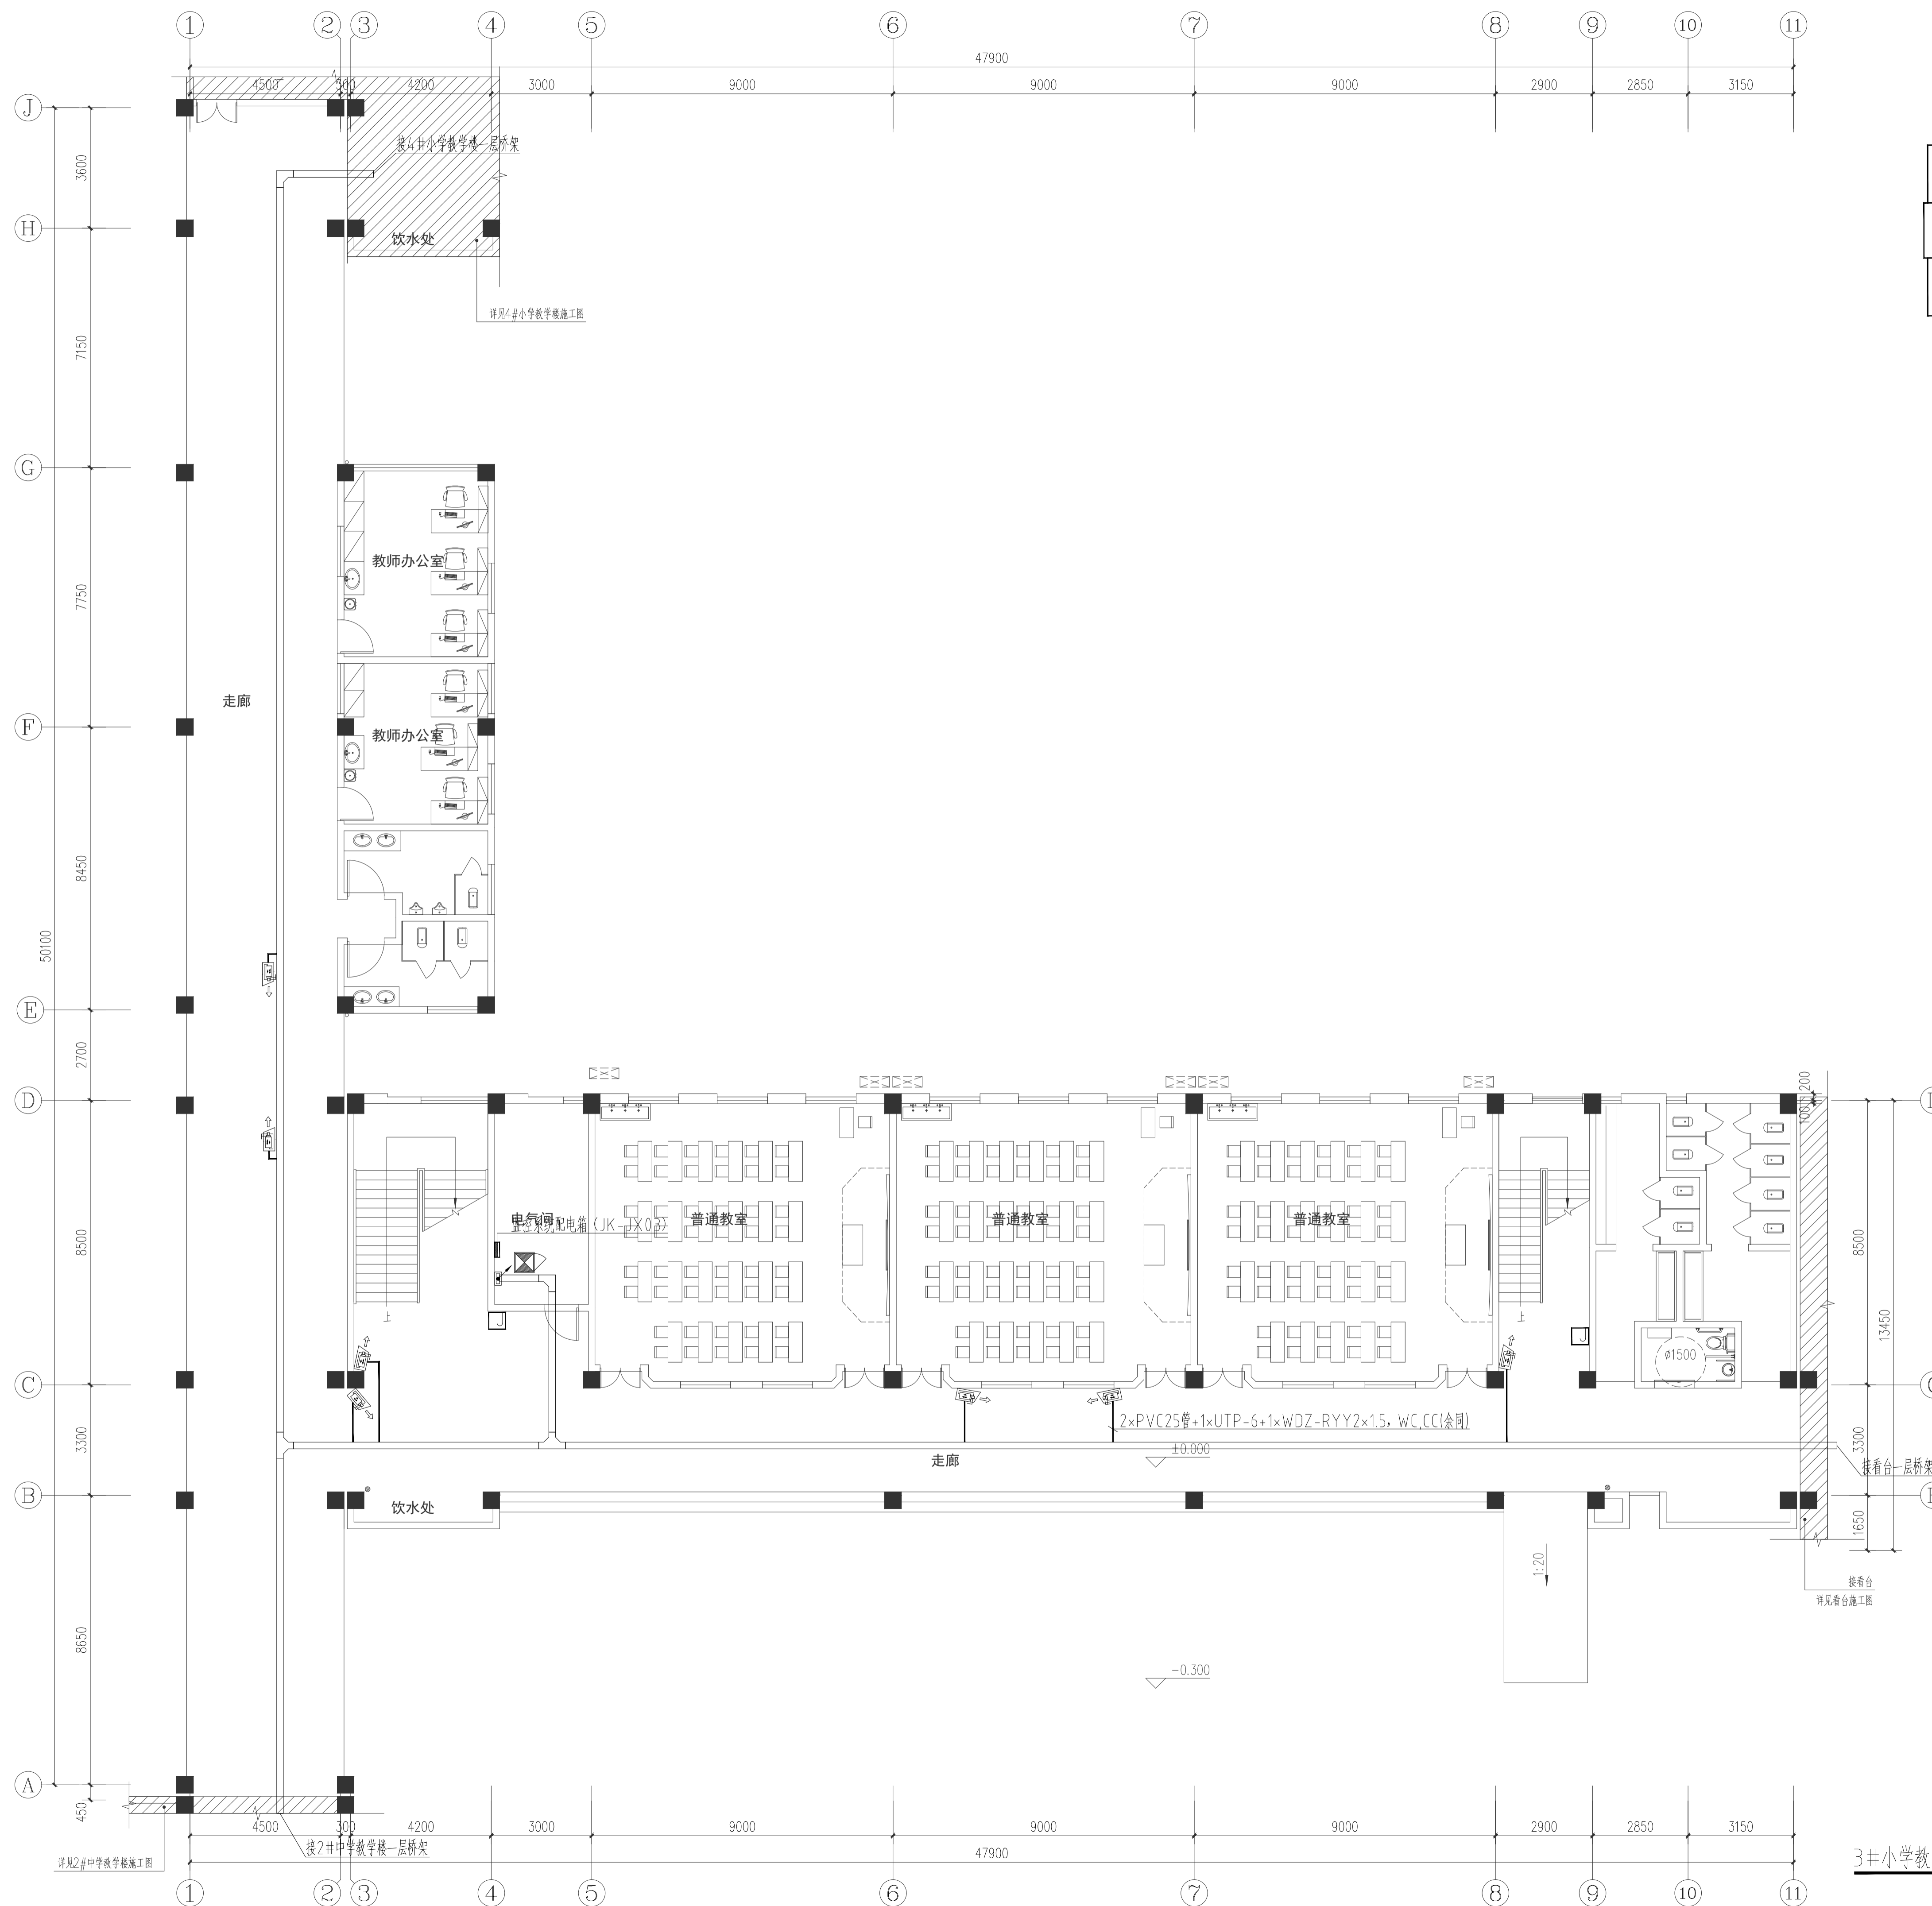

3#小学教学楼一层安防平面图 1:100

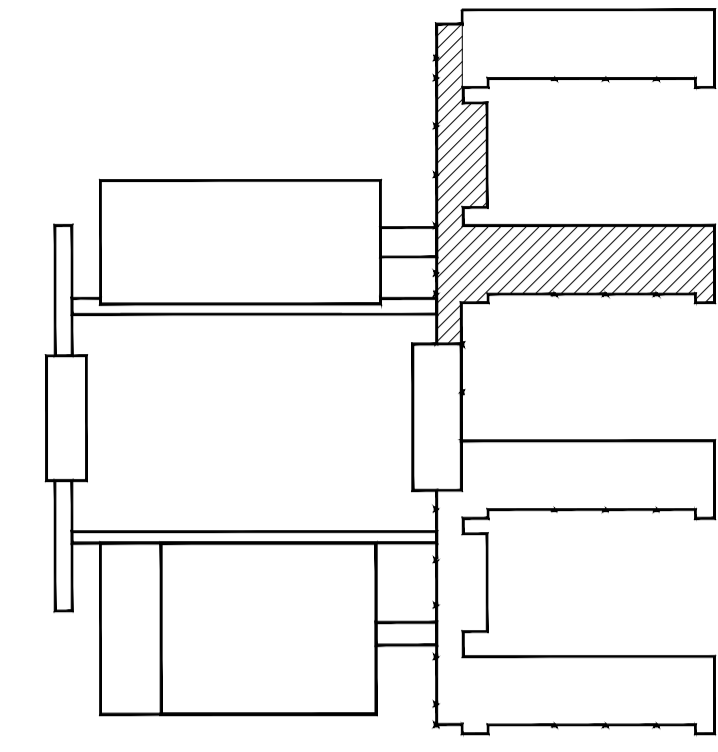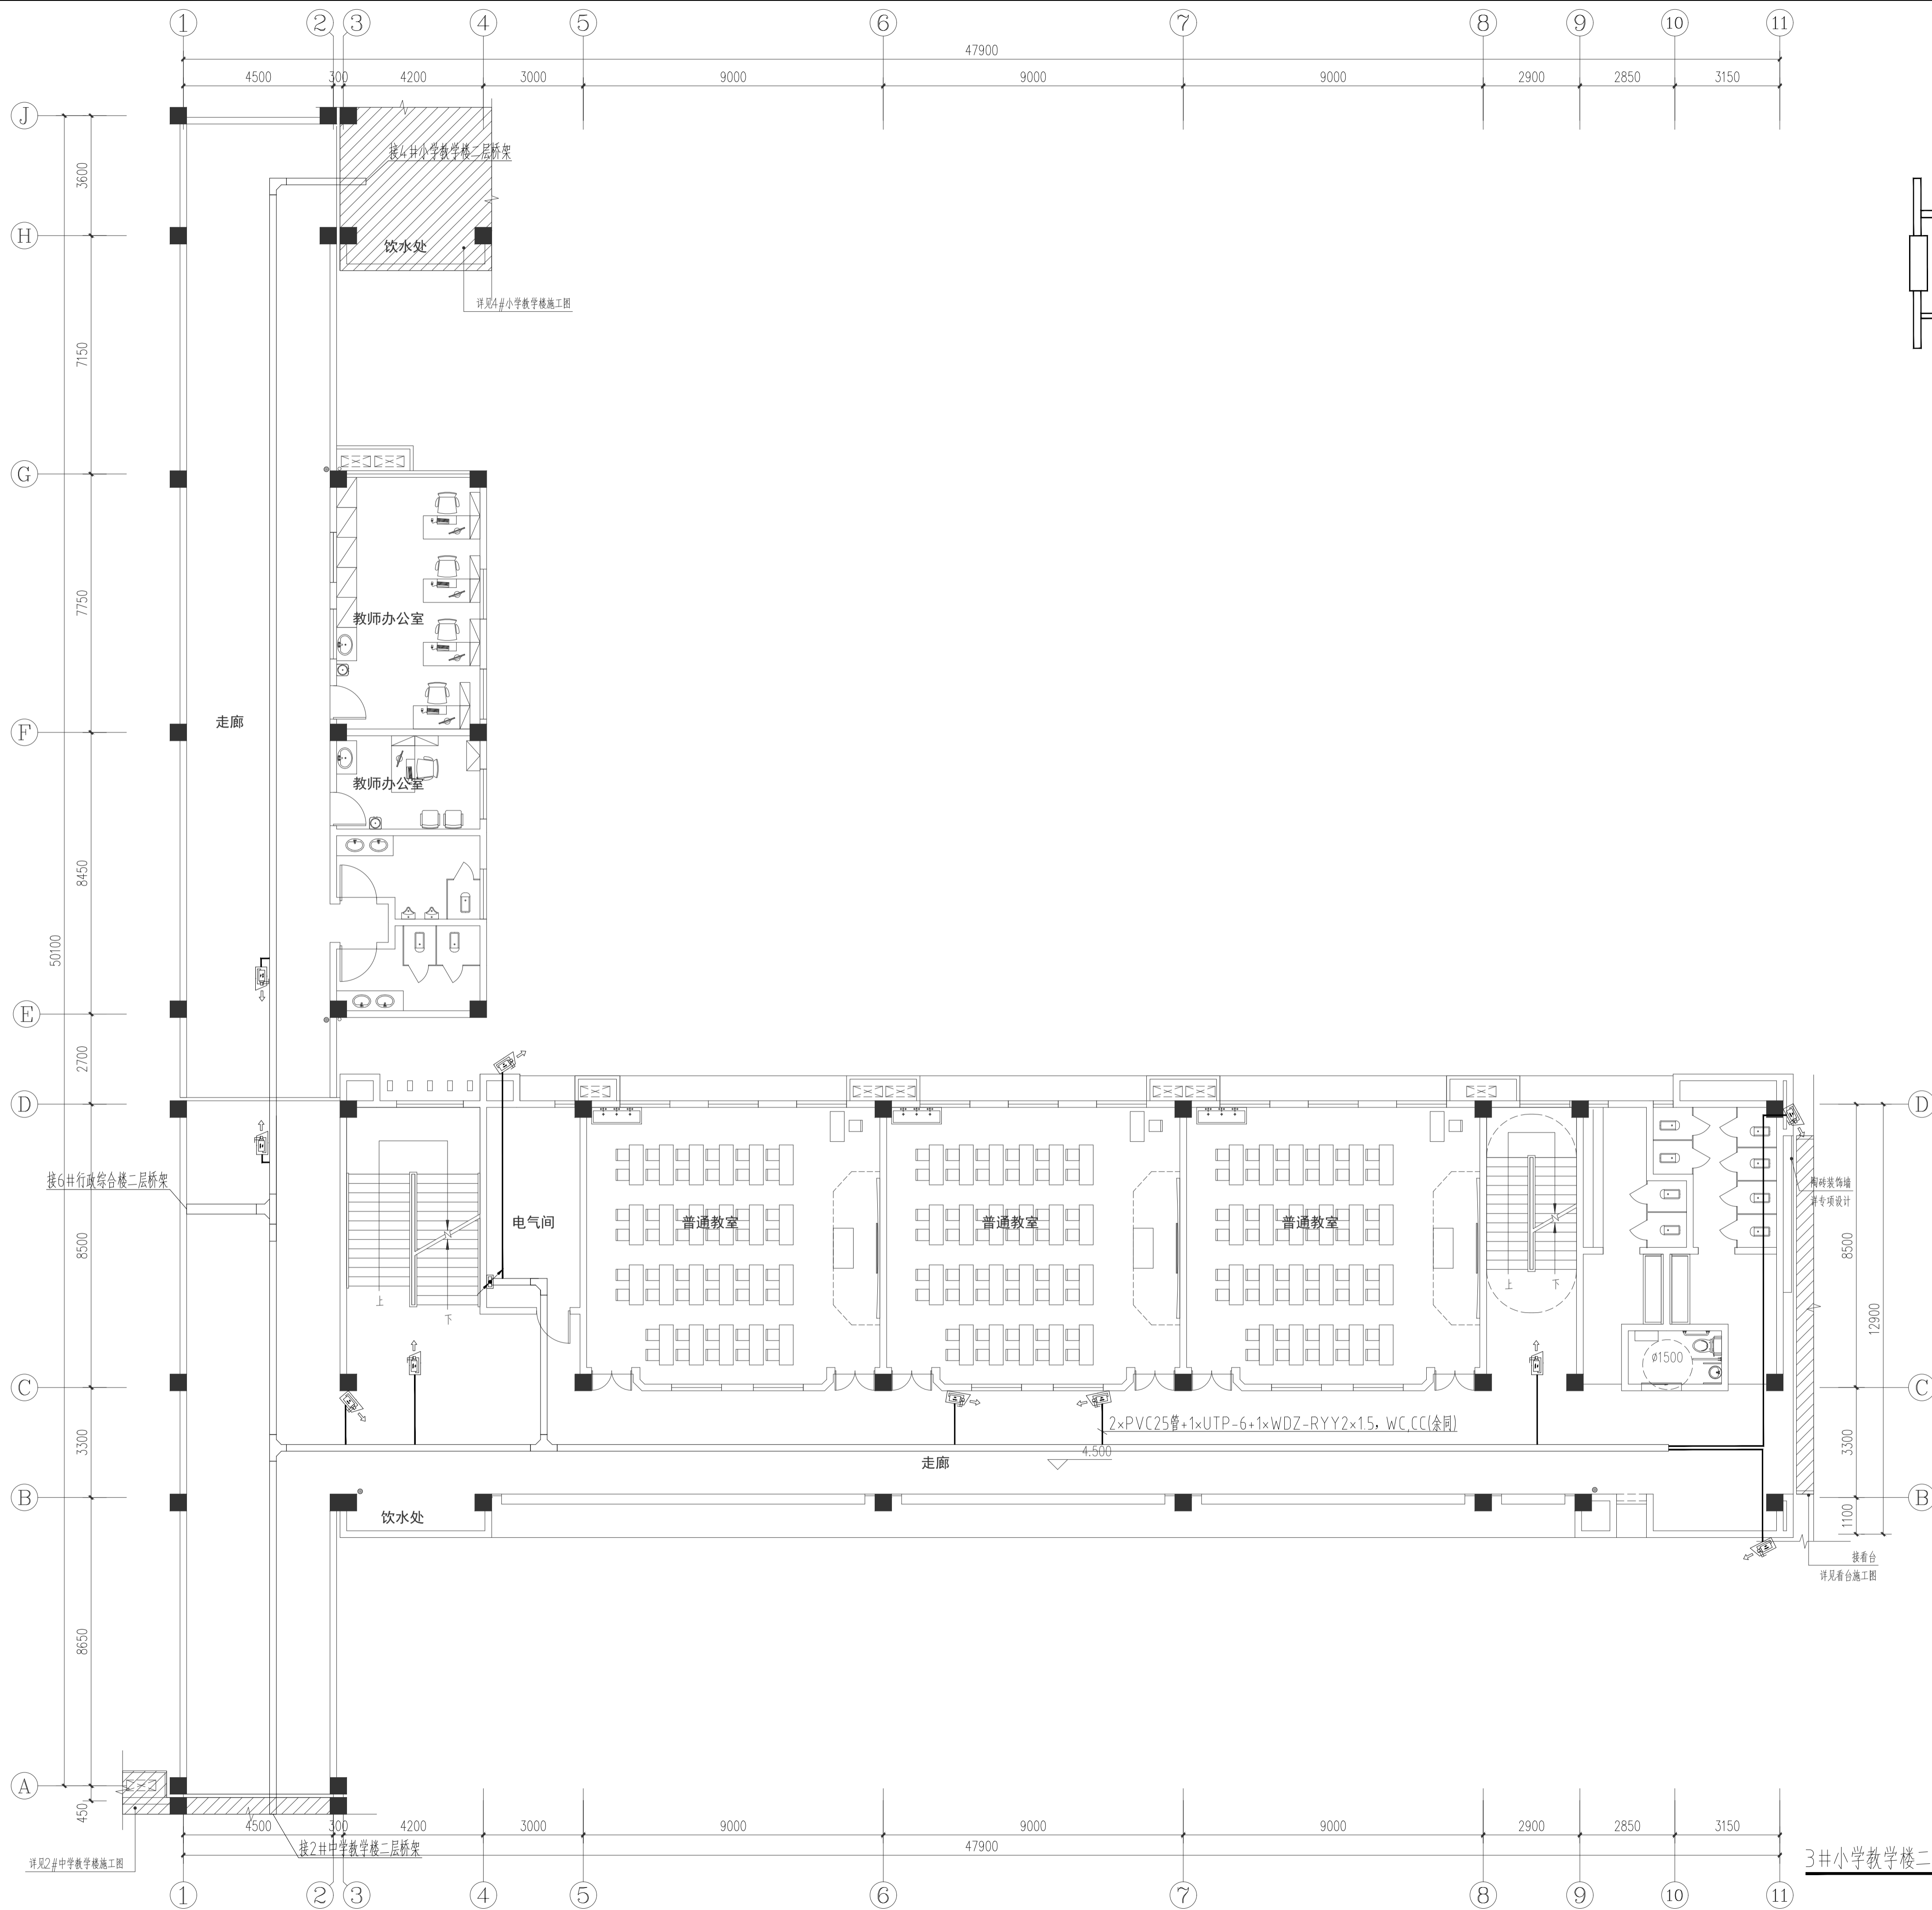


常州市规划设计院
 Changzhou City Planning and Design Institute
 工程设计甲级证书号: A132006014
 Add: 江苏省常州市通江南路257号(213002)
 Tel: 86-0519-69800100
 Fax: 86-0519-69800498
 Web: www.czpsd.com

■ 注意: 本图未盖出图章无效, 未经有关部门核准不得施工。
 本图以图内标注尺寸为准, 切勿以比例量度此图。
 本图初始版本号为0, 以最后版本为有效版本。



会签栏 COUNTERSIGNATURE	
建筑	电气
结构	暖通
给排水	总图
项目负责人 PROJECT LEADER	
专业负责人 DISCIPLINE RESPONSIBLE BY	姜子晨
设计 DESIGNED BY	姜子晨
绘图 DRAWN BY	姜子晨
校对 CHECKED BY	姜子晨
审核 ADDED BY	姜子晨

建设单位 CLIENT
 常州市金坛区教育局
 项目名称 PROJECT
 常州市金坛区华罗庚实验学校尧塘分校项目
 3#小学教学楼

图纸名称 DRAWING TITLE
 3#小学教学楼二层安防平面图

工程编号 JOB NO.	专业 DISCIPLINE
2024-JZ-005-03	智能化
设计阶段 STATUS	图号 DRAWING NO.
施工图	智能10/12楼第10/12
版本号 EDITION NO.	日期 DATE
0	2024-05

3#小学教学楼二层安防平面图 1:100

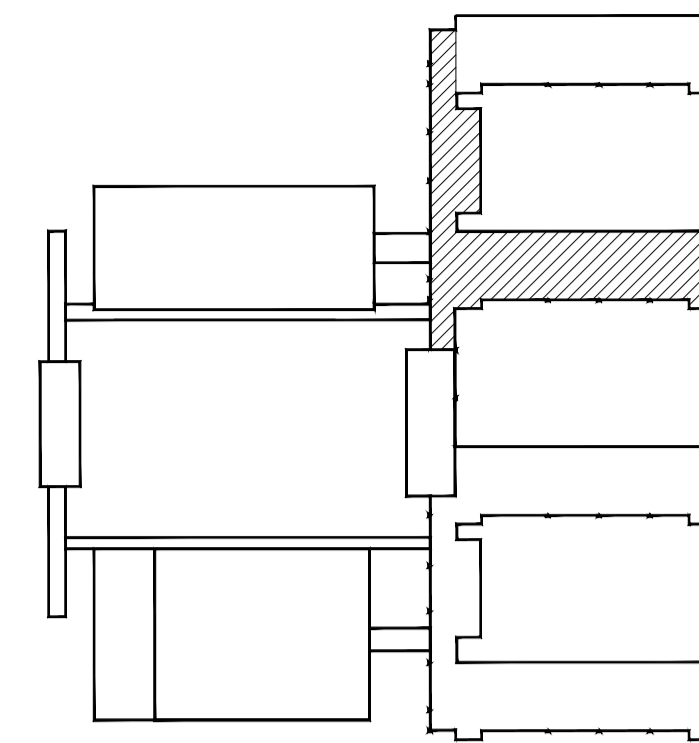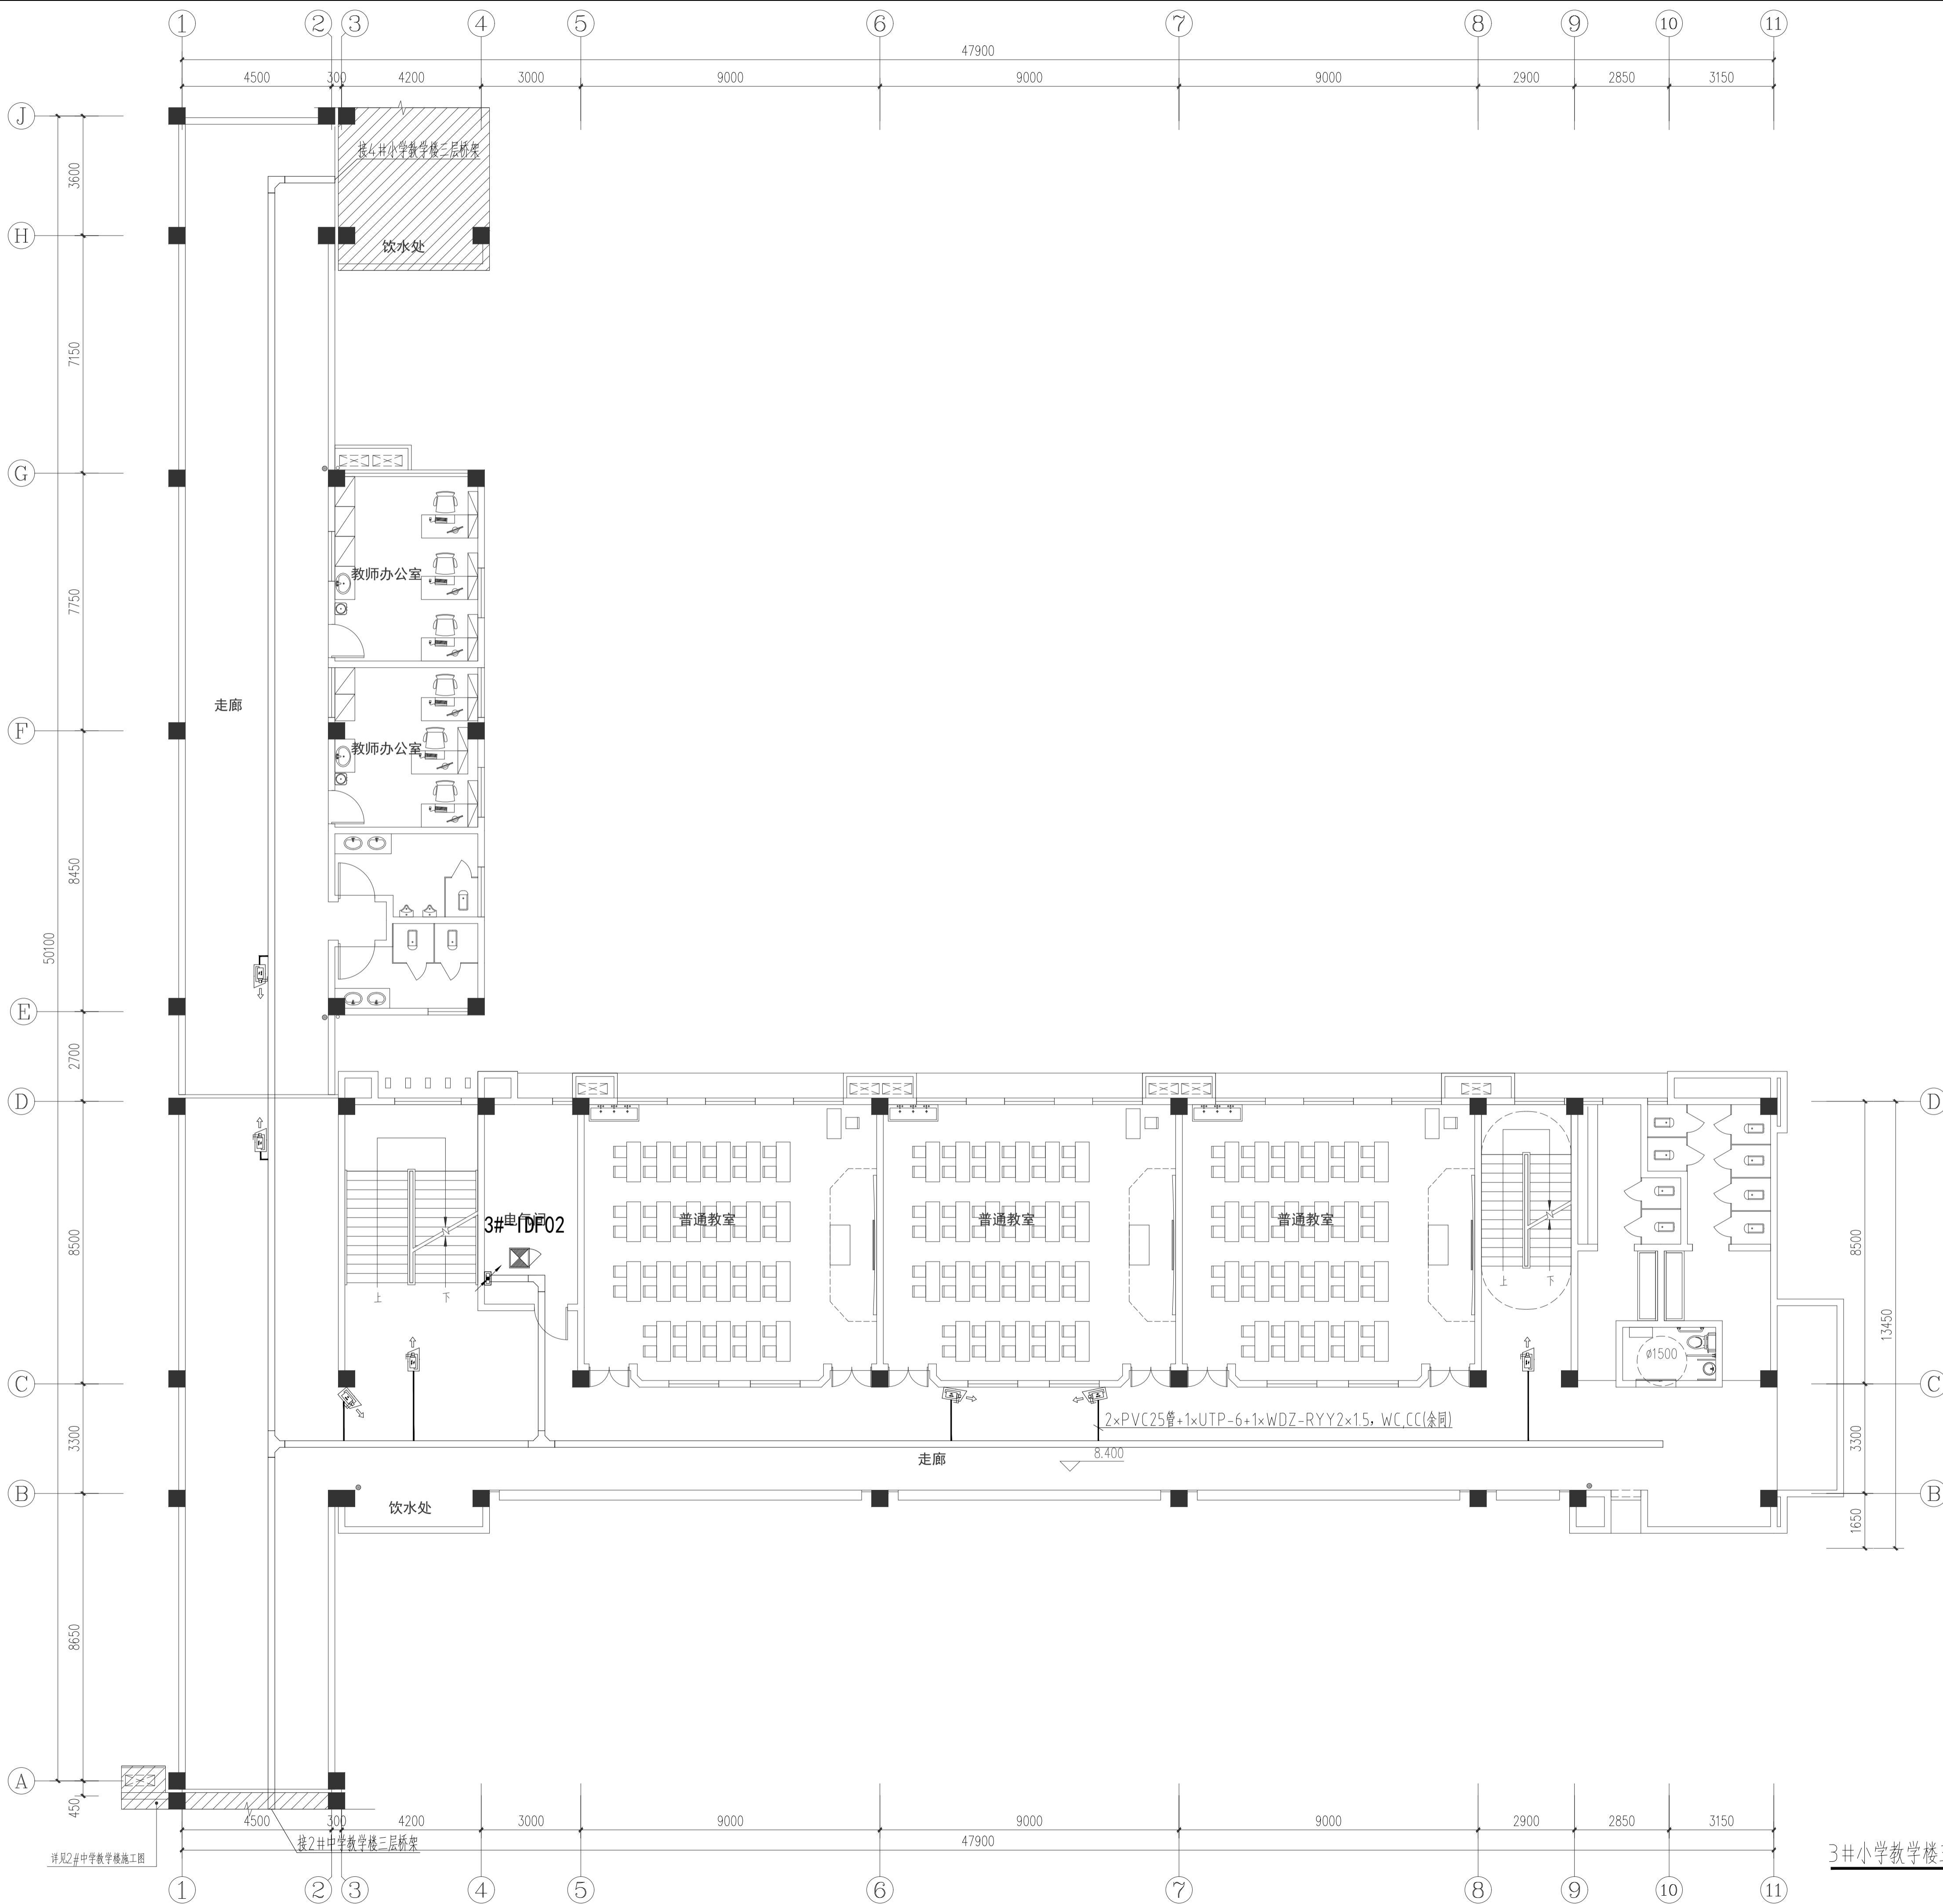

■ 注意: 本图未盖出图章无效, 未经有关部门核准不得施工。
 本图以图内标注尺寸为准, 切勿以比例量度此图。
 本图初版版本号为0, 以后版本为有效版本。

会签栏 COUNTERSIGNATURE	
建筑	电气
结构	暖通
给排水	总图
项目负责人 PROJECT LEADER	
专业负责人 DISCIPLINE RESPONSIBLE BY	姜子晨
设计 DESIGNED BY	姜子晨
绘图 DRAWN BY	姜子晨
校核 CHECKED BY	姜子晨
审核 AUDITED BY	朱晓群

建设单位 CLIENT
 常州市金坛区教育局

项目名称 PROJECT
 常州市金坛区华罗庚实验学校尧塘分校项目
 3#小学教学楼

图纸名称 DRAWING TITLE
 3#小学教学楼三层安防平面图

工程编号 JOB NO.	专业 DISCIPLINE
2024-JZ-005-03	智能化
设计阶段 STATUS	图号 DRAWING NO.
施工图	智能11/12电施11/12
版本号 EDITION NO.	日期 DATE
0	2024-05

3#小学教学楼三层安防平面图 1:100

注意: 本图未盖出图章无效, 未经有关部门核准不得施工。
本图以图内标注尺寸为准, 切勿以比例量度此图。
本图初始版本号为0, 以最后版本为有效版本。

会签栏 COUNTERSIGNATURE	
建筑	电气
结构	暖通
给排水	总图



项目负责人 PROJECT LEADER	姜子晨
专业负责人 DISCIPLINE RESPONSIBLE BY	姜子晨
设计 DESIGNED BY	姜子晨
绘图 DRAWN BY	姜子晨
校对 CHECKED BY	姜子晨
审核 AUDITED BY	朱晓

建设单位 CLIENT
常州市金坛区教育局

项目名称 PROJECT
常州市金坛区华罗庚实验学校尧塘分校项目
3#小学教学楼

图纸名称 DRAWING TITLE
3#小学教学楼四层安防平面图

工程编号 JOB NO.	专业 DISCIPLINE
2024-JZ-005-03	电气
设计阶段 STATUS	图号 DRAWING NO.
施工图	电施12/12-01/12
版本号 EDITION NO.	日期 DATE
0	2024-05

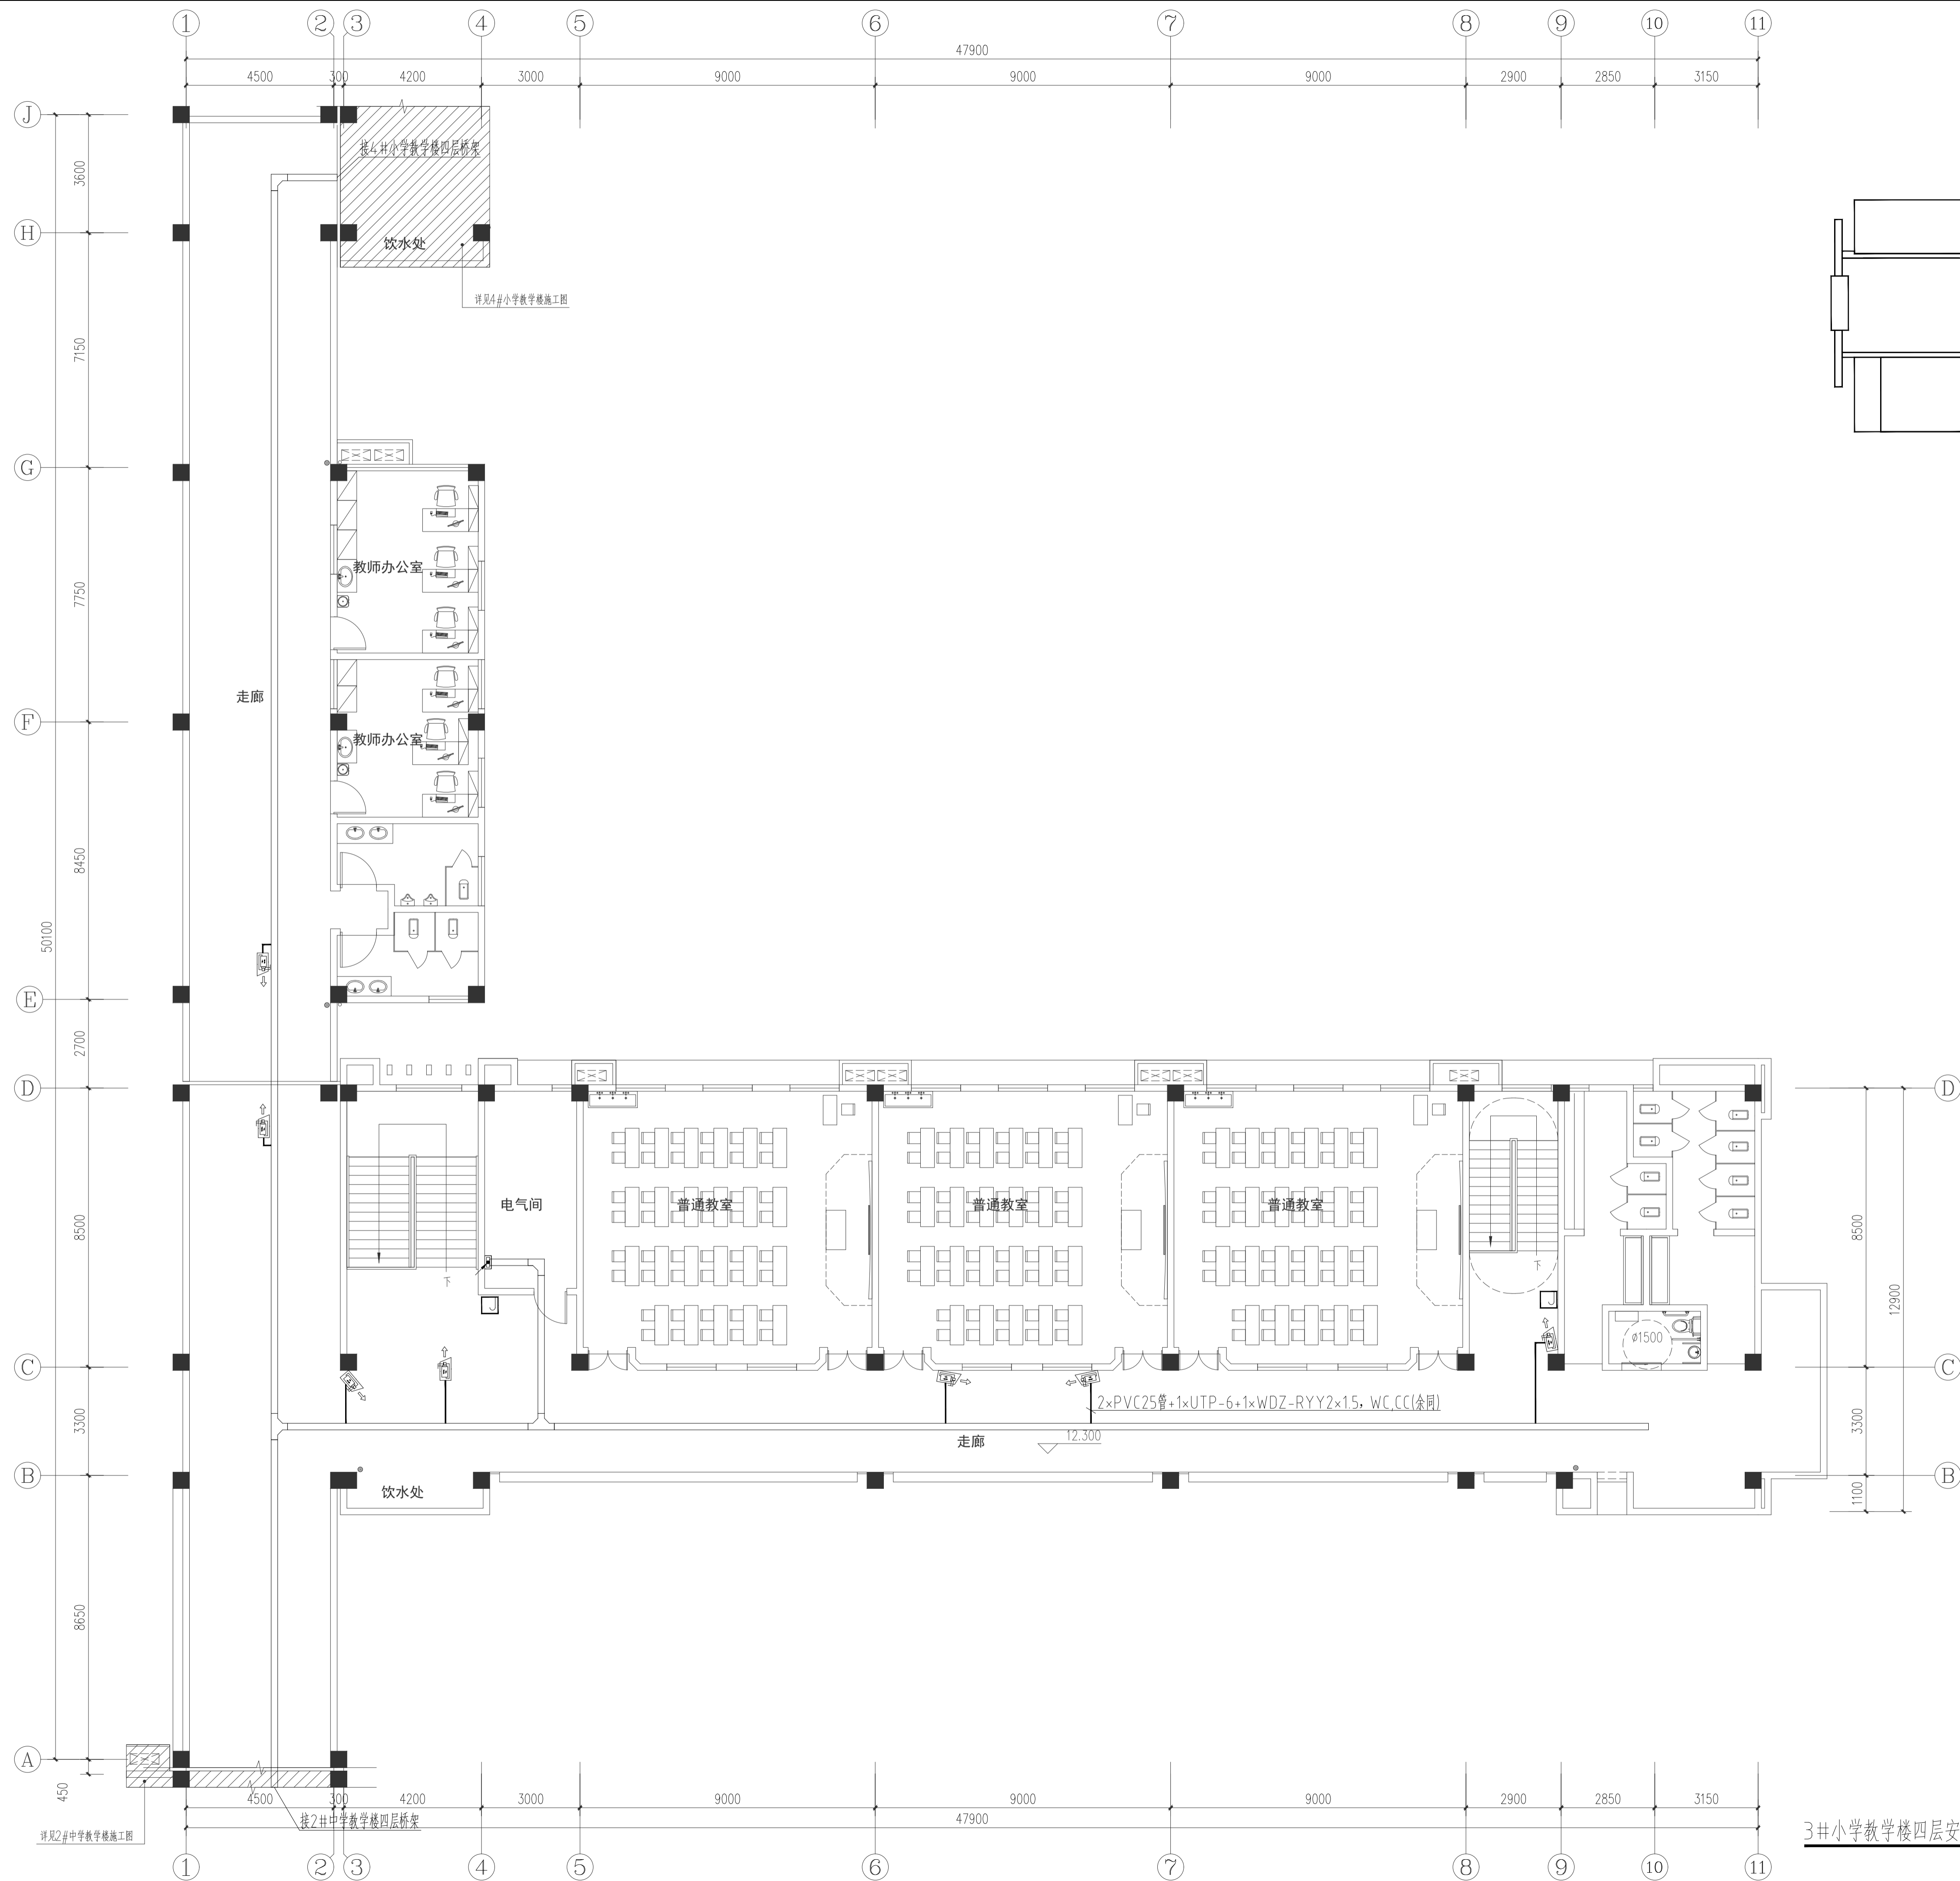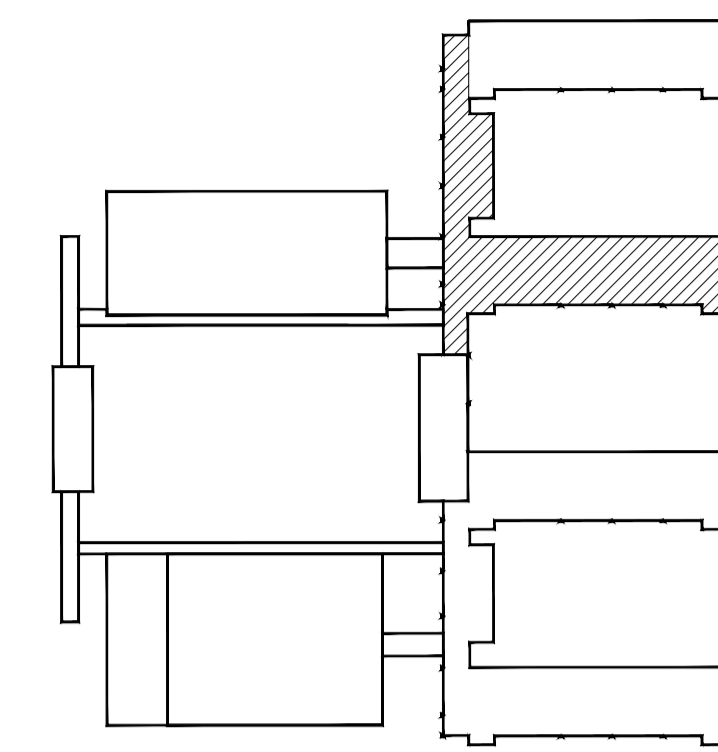

3#小学教学楼四层安防平面图 1:100