

三层通风与排烟平面图

1:100

专业章

专业	专业章
PLANNING	给排水
MECHANICAL	暖通
ELECTRICAL	电气
STRUCTURE	结构



江苏华鑫工程设计研究院有限公司

JIANGSU HUAXI INSTITUTE OF ARCHITECTURAL DESIGN CO.,LTD

注册号

A23295616-1

专业章名称

Stamp of Design Firm

注册章名称

Stamp of Registration

建设单位

连云港中德院

工程名称

连云港中德院二期工程

Project Name

连云港中德院二期工程

图名

三层通风与排烟平面图

Drawing Title

三层通风与排烟平面图

审定

孙德平

审核

任光

项目负责人

孙德平

项目负责人

任光

校对

孙德平

设计

孙德平

工程号

HX2024-005

专业

暖通

REV

第一版

比例

A1

日期

06/09

比例

1:100

日期


2024.05

本图仅作为设计参考，不作为施工依据。

未经许可，不得复制或传播。





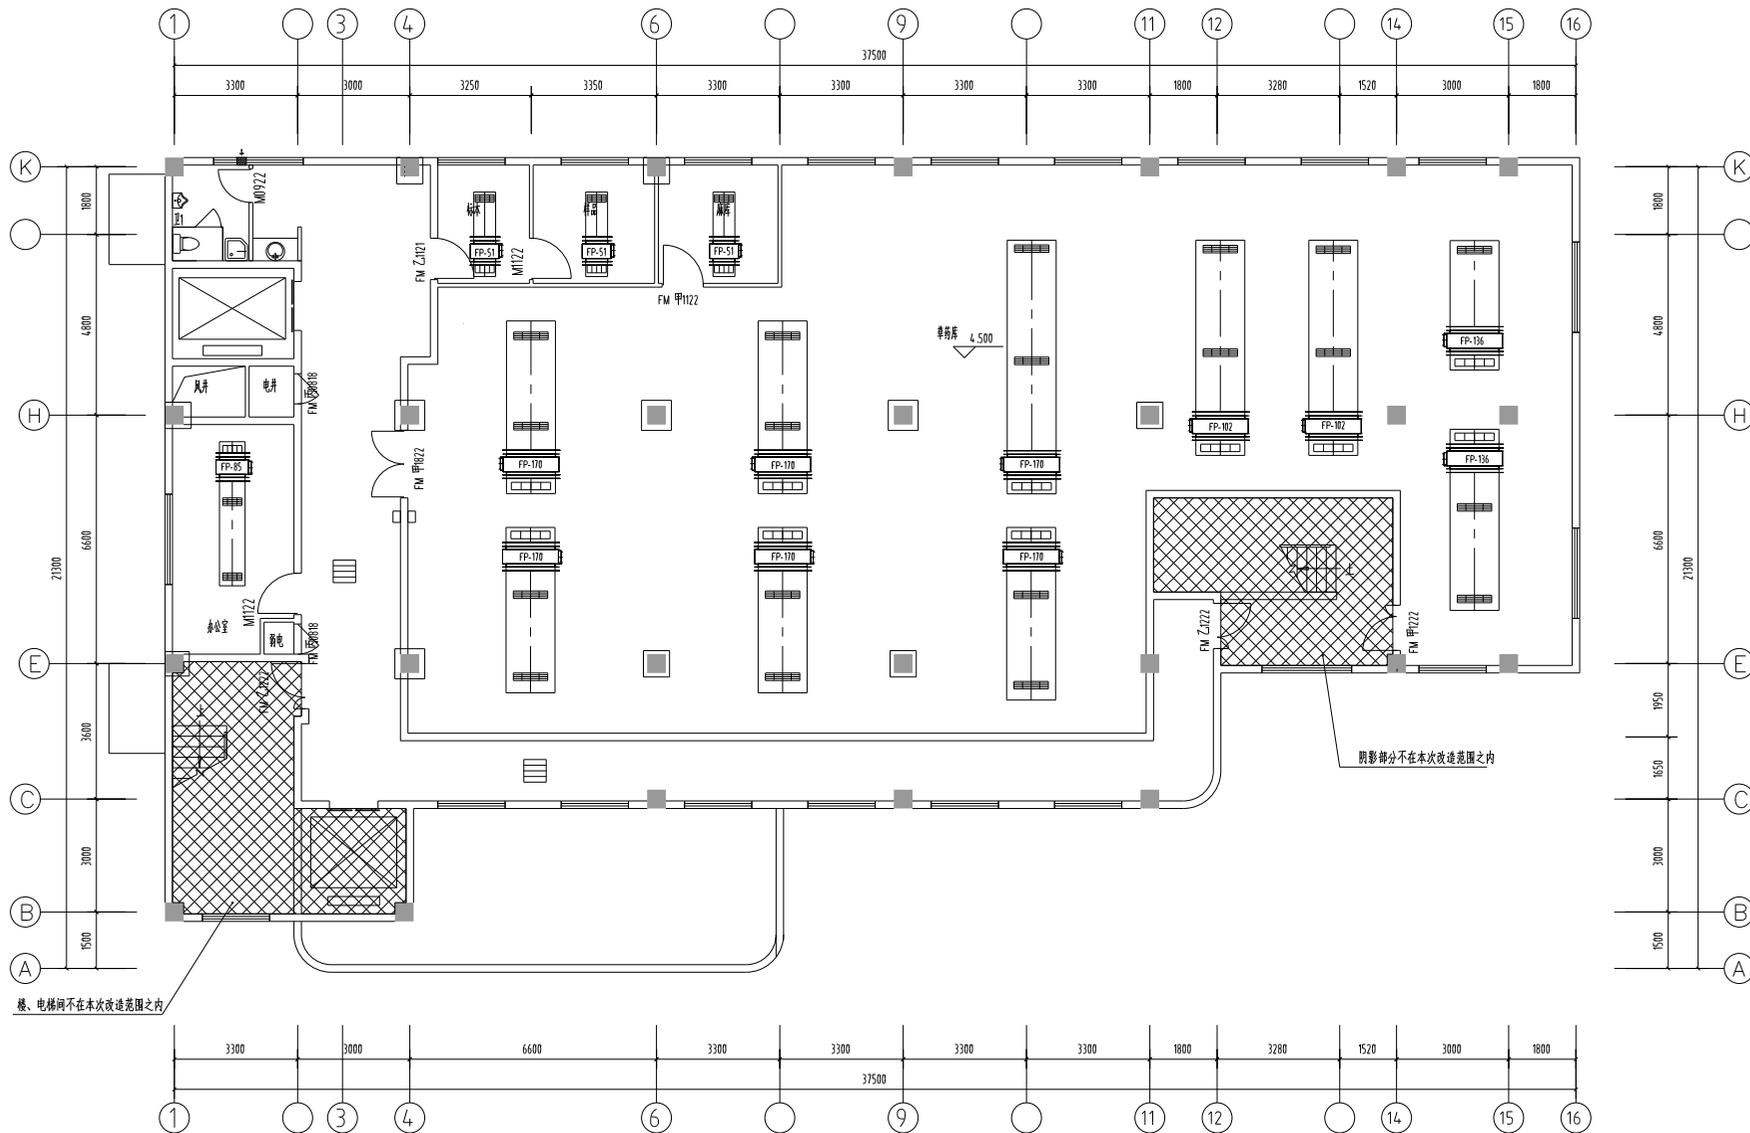


楼、电梯间不在本次改造范围之内

阴影部分不在本次改造范围之内

二层通风与排烟平面图 1:100

合同名称		合同名称	
COUNTERSIGN		COUNTERSIGN	
专业	专业	专业	专业
PLUM PROCEED	给排水	MECHANICAL WATER	MECHANICAL WATER
建筑	建筑	ELECTRIC	ELECTRIC
ARCHITECTURE	ARCHITECTURE	STRUCTURE	STRUCTURE
结构	结构	HVAC	HVAC
STRUCTURE	STRUCTURE		
江苏华鑫工程设计研究院有限公司 JIANGSU HUAXI INSTITUTE OF ARCHITECTURAL DESIGN CO.,LTD			
证书号	资质证书编号	资质证书编号	资质证书编号
A23205614-1	A23205614-1	A23205614-1	A23205614-1
项目负责人		项目负责人	
Stamp of Design Flat		Stamp of Design Flat	
注册执业印章			
Stamp of Registration			
建设单位	建设单位	建设单位	建设单位
Client	连云港中德院	Client	连云港中德院
工程名称	工程名称	工程名称	工程名称
Project Name	连云港中德院二期工程 改造及内部装修工程	Project Name	连云港中德院二期工程 改造及内部装修工程
图名	图名	图名	图名
Drawing Title	二层通风与排烟平面图	Drawing Title	二层通风与排烟平面图
审定	审定	审定	审定
Approved by	孙长海	Approved by	孙长海
审核	审核	审核	审核
Verified by	任光	Verified by	任光
项目负责人	项目负责人	项目负责人	项目负责人
Project manager	孙长海	Project manager	孙长海
专业负责人	专业负责人	专业负责人	专业负责人
Professional manager	任光	Professional manager	任光
校对	校对	校对	校对
Checked by	孙长海	Checked by	孙长海
设计	设计	设计	设计
Designer	孙长海	Designer	孙长海
工程编号	工程编号	工程编号	工程编号
PROJECT NO.	HX2024-005	工程阶段	JOB STAGE
版本号	版本号	专业	Discipline
REV	第一版	暖通	暖通
图幅	图幅	册号	册号
SIZE	A1	Drawing No.	05/09
比例	比例	日期	日期
Scale	1:100	Date	2024.05
本图仅作为设计使用，不作为施工依据。 未经许可，不得复制或传播。			

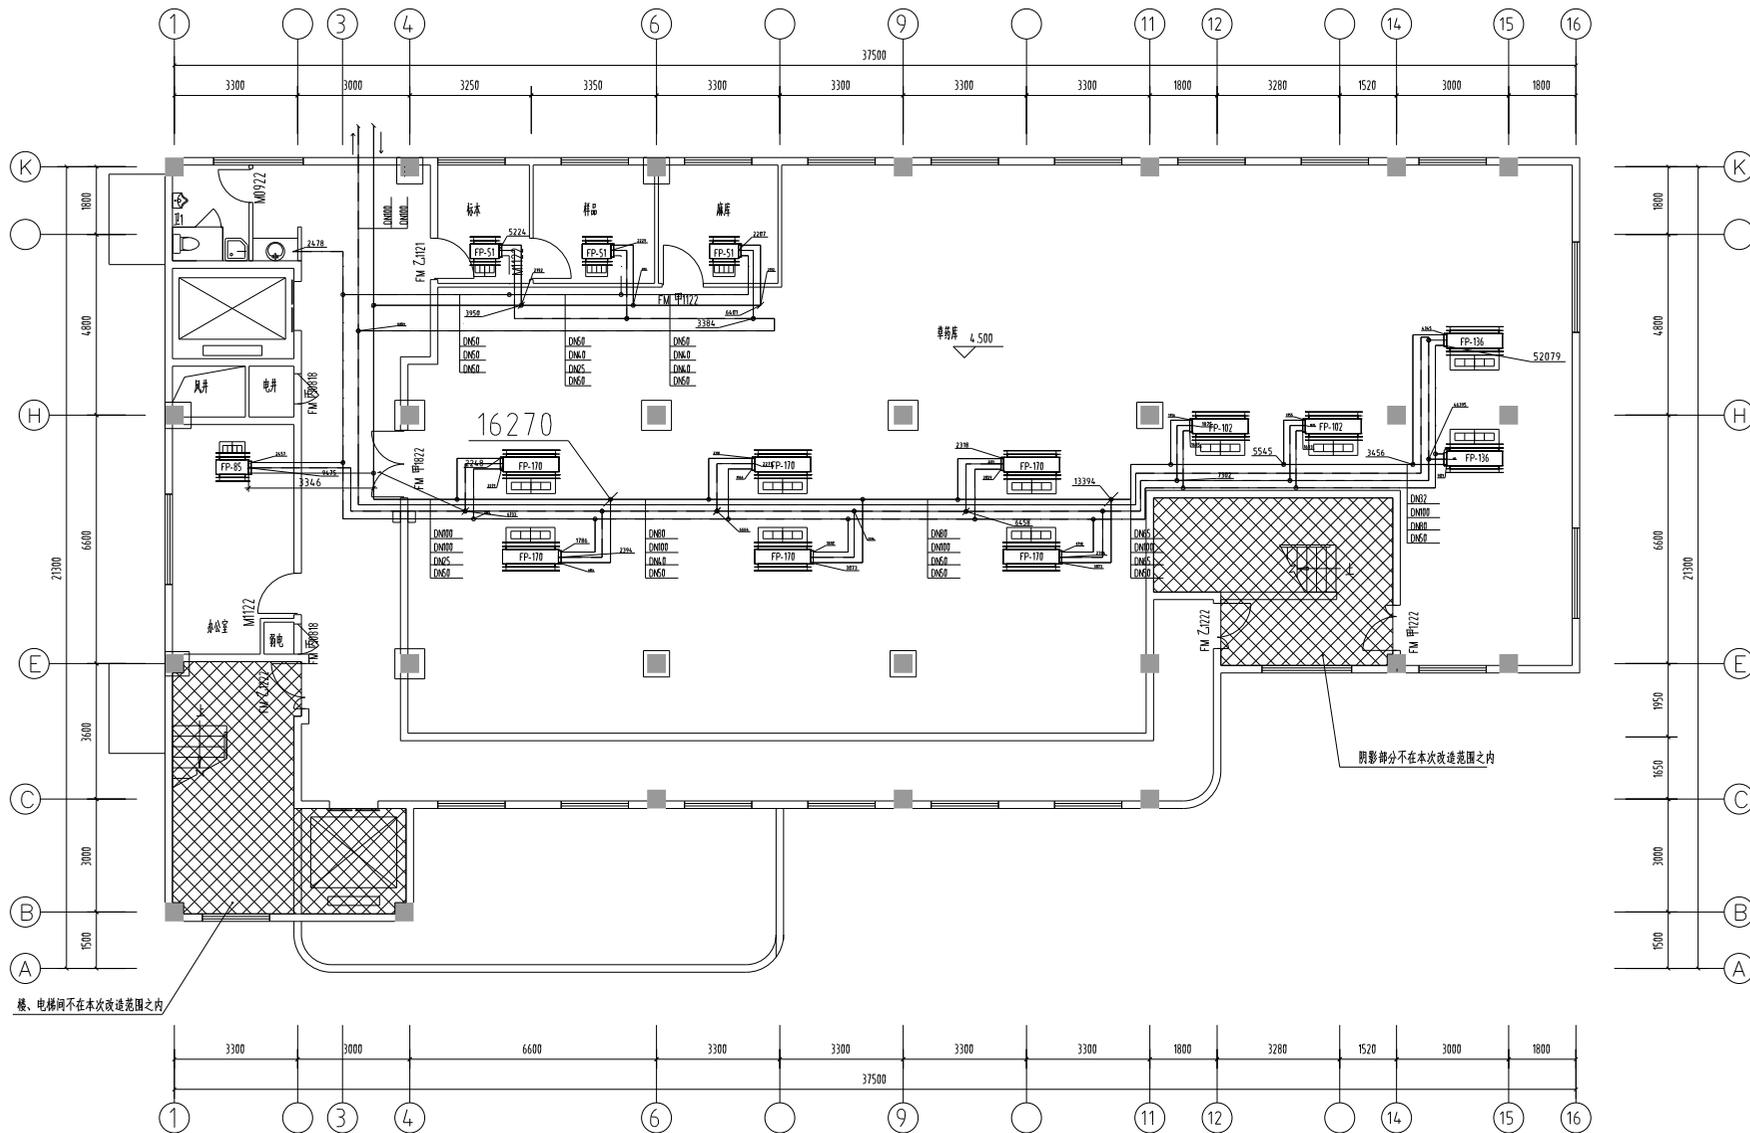

楼、电梯间不在本次改造范围之内

阴影部分不在本次改造范围之内

二层通风与排烟平面图 1:100

套餐包  
COUNTERSIGN

方案 PLAN PROVIDED	给排水 MECHANICAL WATER
建筑 ARCHITECTURE	电气 ELECTRIC
结构 STRUCTURE	暖通 HVAC



江苏华鑫工程设计研究院有限公司  
JIANGSU HUAXI INSTITUTE OF ARCHITECTURAL DESIGN CO.,LTD

注册号 REGISTRATION NO.	暖通工程资格证书编号 HEATING ENGINEERING QUALIFICATION NO.
A232956141	

盖章注册日期  
Stamp of Design Flat

注册盖章日期  
Stamp of Registration

建设单位  
Client

江苏华中设计院 华翔楼  
Jiangsu Huaxi Institute of Architectural Design Co., Ltd. Huaxiang Building

项目名称  
Project Name

二号楼1层排风工程  
Exhaust Engineering of the 2nd Building, 1st Floor

专业  
Drawing Title

设计  
Design

审核  
Check

校对  
Verify

设计  
Designer

工程编号  
Project No.


工程名称  
Project Name

图幅  
Drawing Size

比例  
Scale

日期  
Date

2024.05

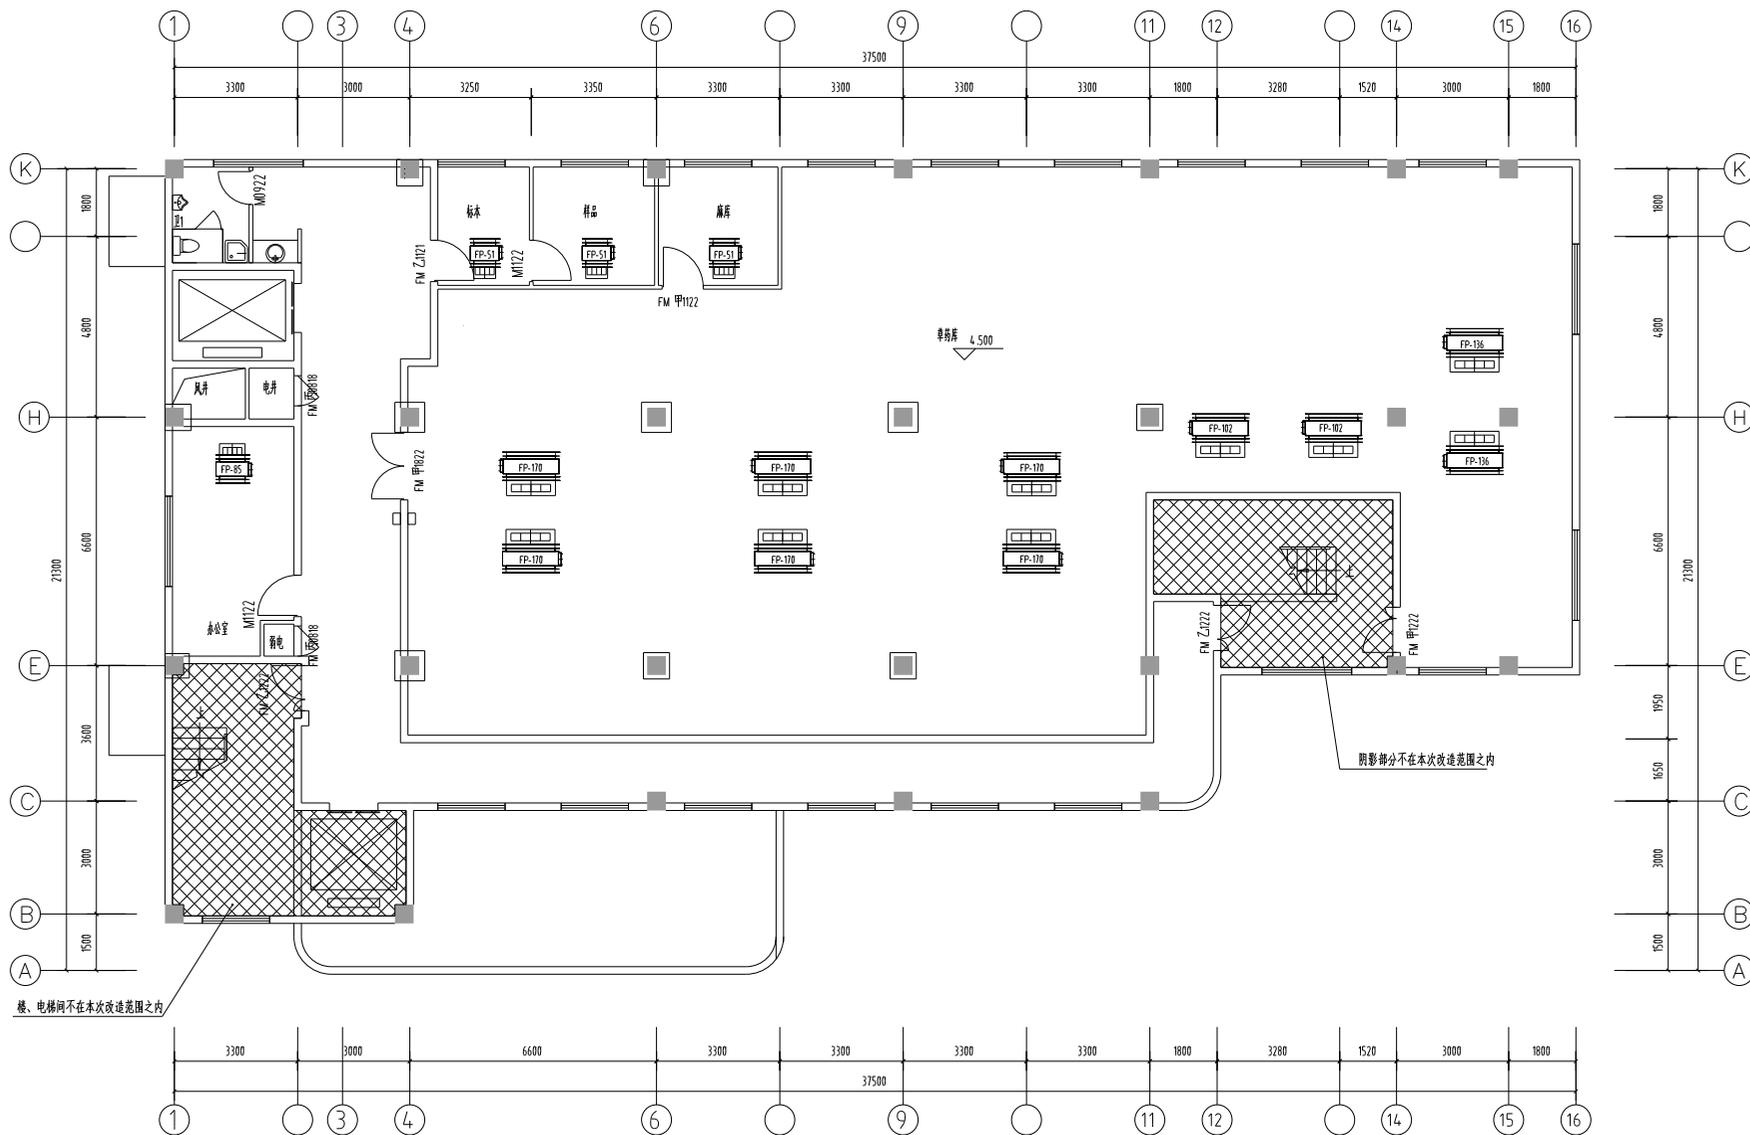

二层通风与排烟平面图 1:100

合同表  
CONTRACTION

专业 PLAN PROVIDED	暖通 HEATING WATER
建筑 ARCHITECTURE	电气 ELECTRIC
结构 STRUCTURE	暖通 HVAC



江苏华鑫工程设计研究院有限公司  
JIANGSU HUAXI INSTITUTE OF ARCHITECTURAL DESIGN CO.,LTD

注册号 REGISTRATION NO.	暖通工程资质证书编号 HEATING ENGINEERING QUALIFICATION NO.
执业注册编号 PRACTICE REGISTRATION NO.	A23295614-1
项目负责人 PROJECT MANAGER	Stamp of Design Flat

注册执业印章  
Stamp of Registration

建设单位 Client	连云港中核院	
工程名称 Project Name	连云港中核院7#科研楼改造及暖通设计工程	
设计名称 Drawing Title	二层暖通及排烟工程	
审定 Approved by	孙知瑞	<i>[Signature]</i>
审核 Verified by	任光	<i>[Signature]</i>
项目负责人 Project manager	孙长辉	<i>[Signature]</i>
专业负责人 Professional manager	任光	<i>[Signature]</i>
校对 Checked by	孙长辉	<i>[Signature]</i>
设计 Designer	孙长辉	<i>[Signature]</i>

工程编号 PROJECT NO.	HX2024-005	设计阶段 JOB STAGE	施工图
版本号 REV	第一版	专业 Discipline	暖通
图幅 SIZE	A1	册号 Drawing No.	05/09
比例 Scale	1:100	日期 Date	2024.05

本图仅作为设计使用，不作为施工依据。  
未经审核的图纸严禁用于施工。