

制图	徐兵	日期
设计	徐兵	日期
校对	杜加萍	日期
审核	陈林	日期
审定	王子武	日期
专业负责人	徐兵	日期
项目负责人	徐兵	日期

建筑	日期
结构	日期
给排水	日期
电气	日期
暖通	日期
工艺	日期


图纸名称  
变电所接地平面图  
变电所平面布置图

工程编号	2023DL-18	专业	电气
图号	DQ-08	总页	
设计阶段	施工图	版次	1.0


执业签章

出图签章

本图须加盖本公司出图签章, 否则一律无效

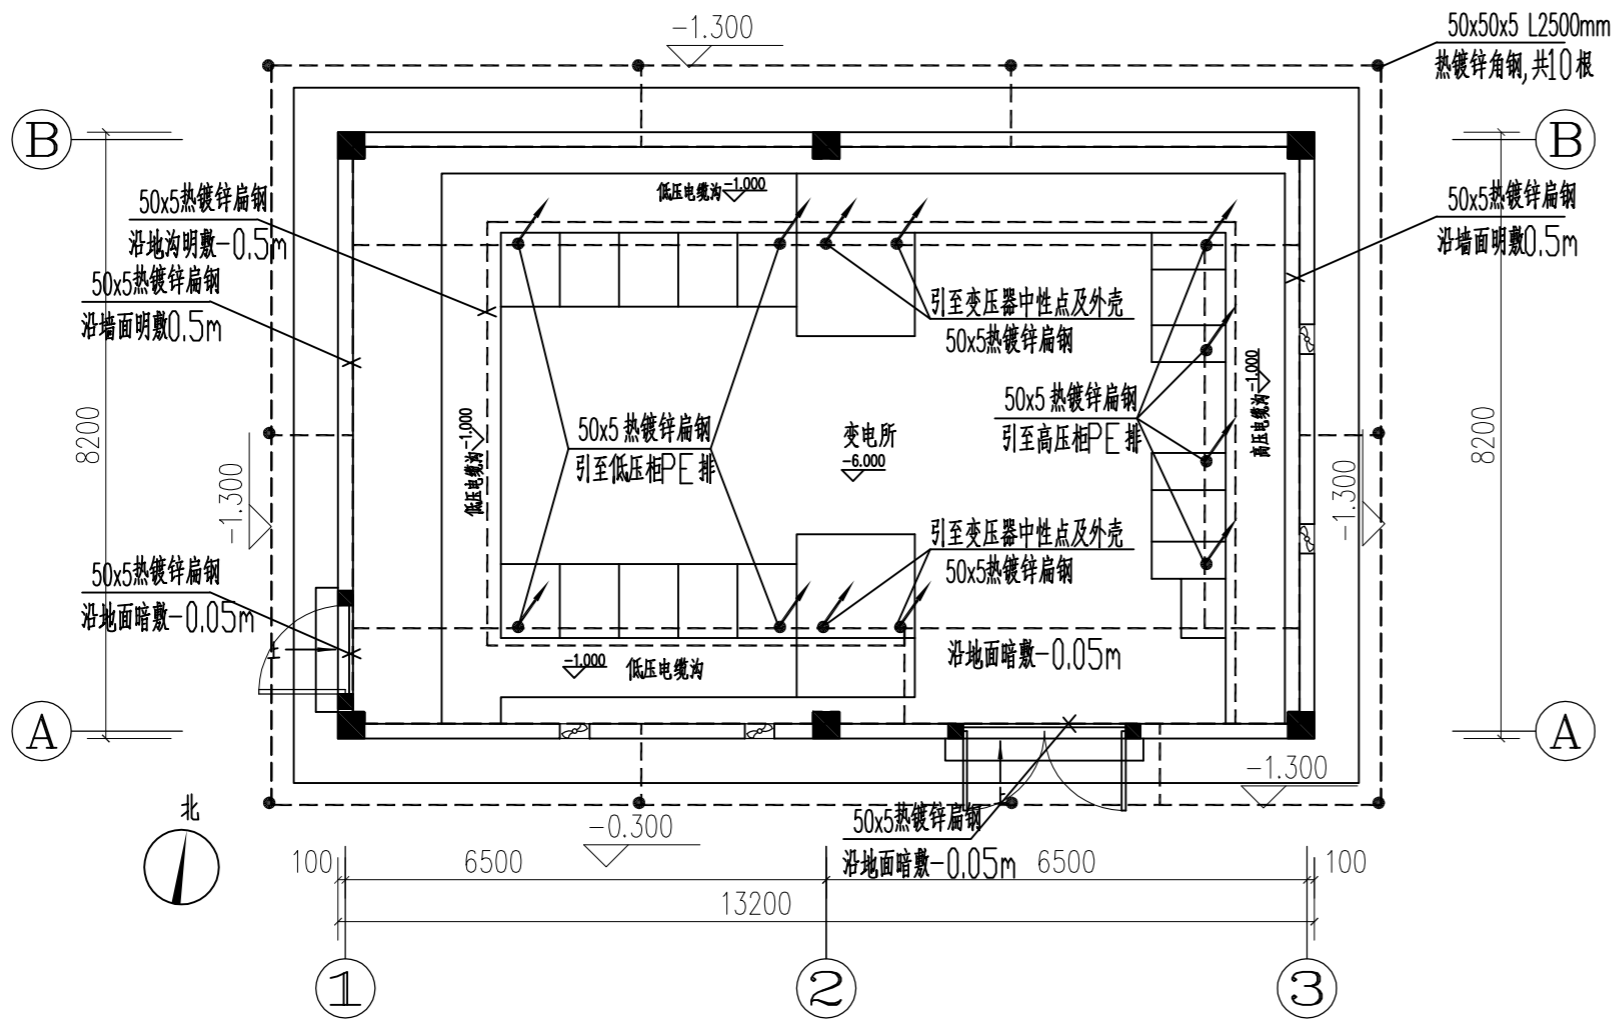

变电所接地平面图 1:100

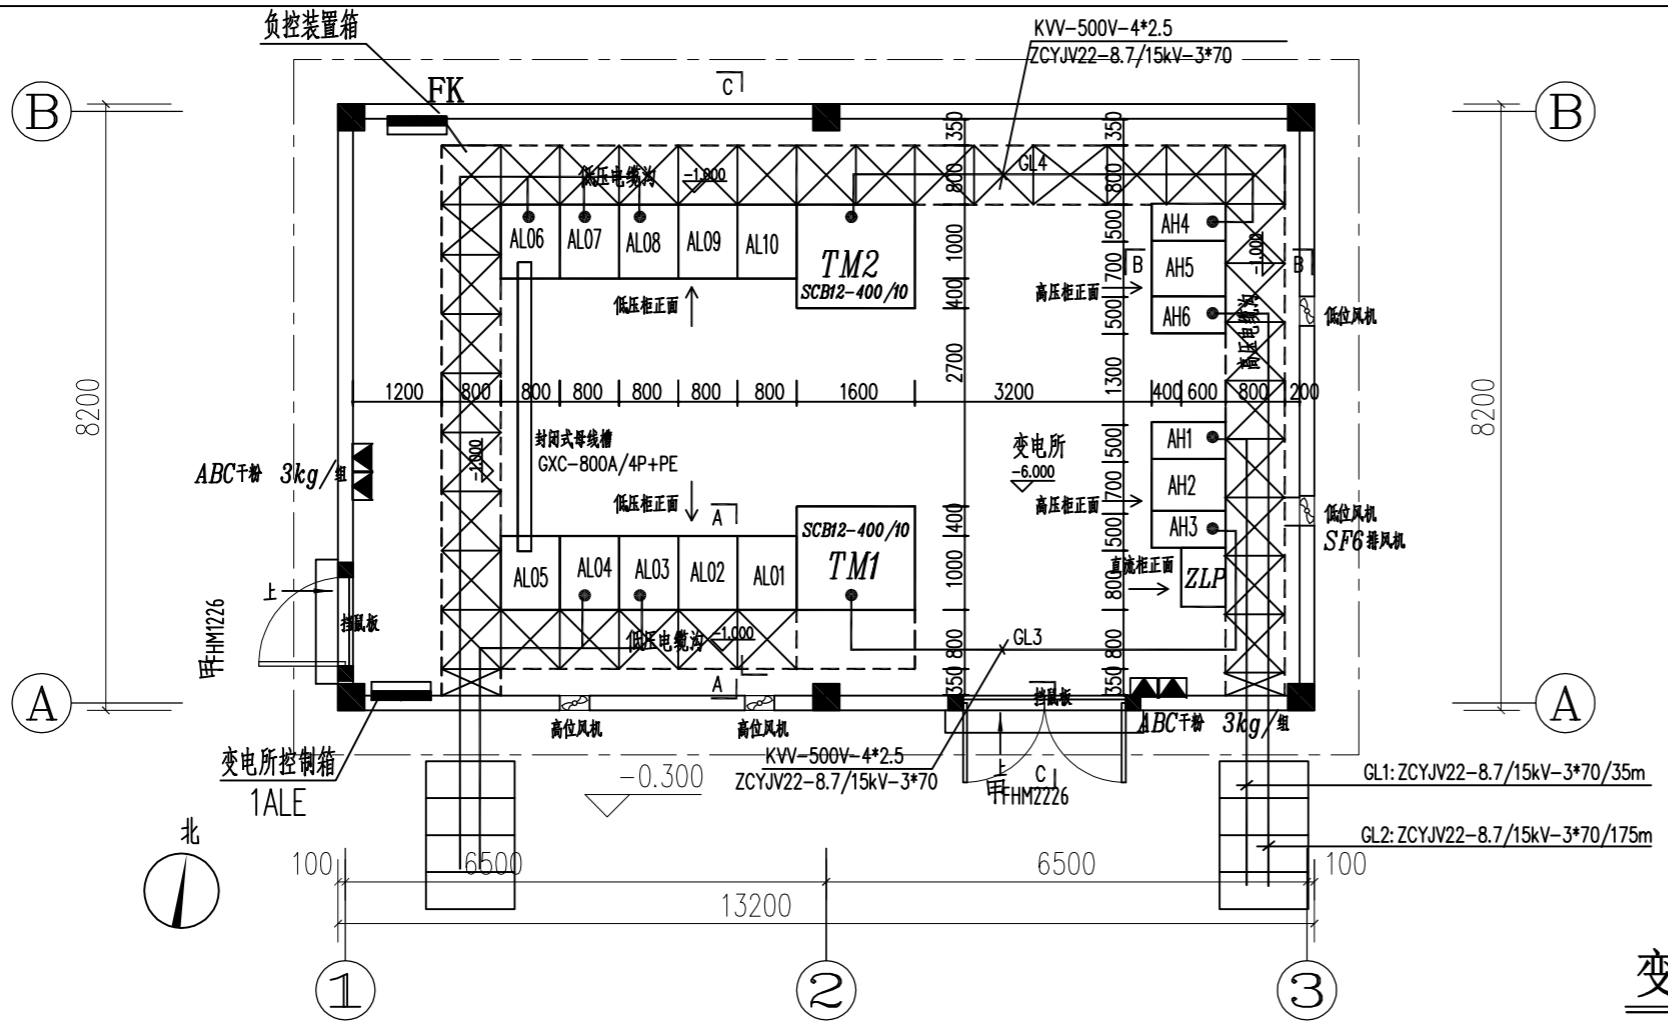

变电所平面布置图 1:100

- 注: 1. 变电所地面采用环氧树脂地面。  
2. 变电所门口踏步采用贴普通面砖。  
3. 变电所内墙采用白色乳胶漆粉刷。