


10kV安澜B56线B5610环网柜

10kV华新B48线B4808环网柜

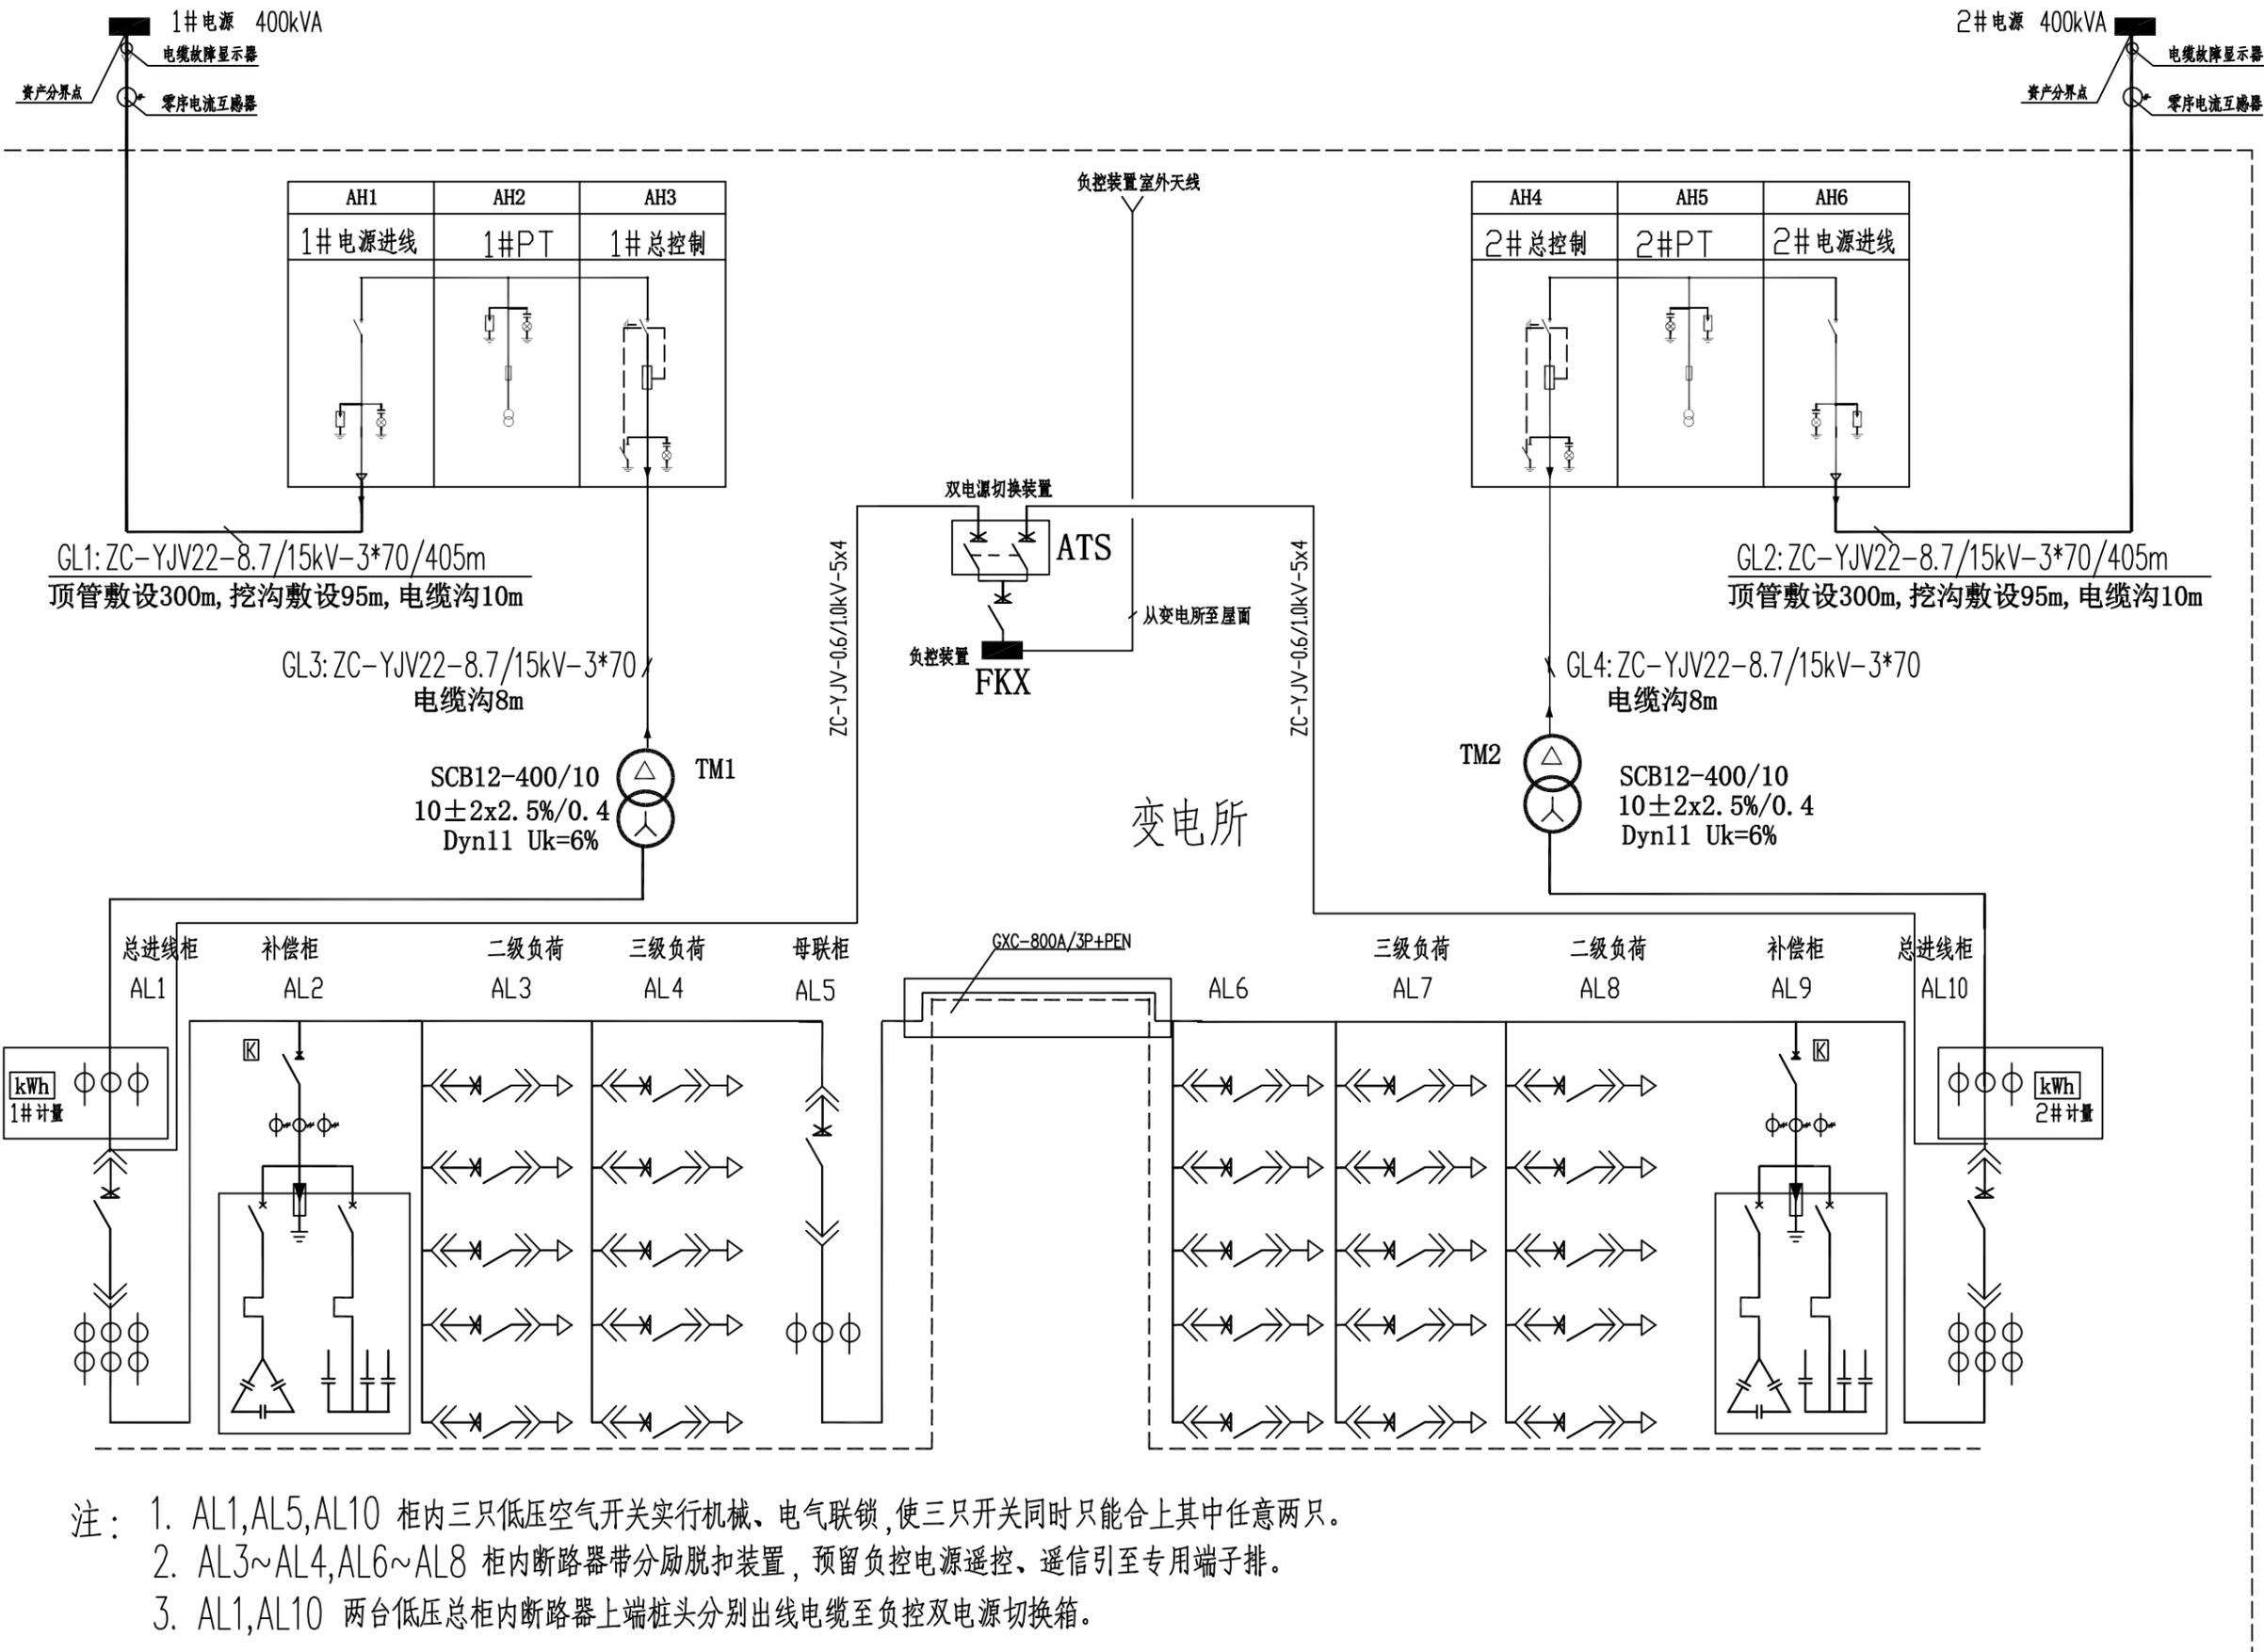

江苏省子午建筑设计有限公司
JIANGSU ZIWU ARCHITECTURE DESIGN CO.,LTD

建筑工程甲级 A132008462
电力行业丙级 A232008469

建设单位
淮安经济技术开发区社会事业局

工程名称
徐杨幼儿园项目供电工程

制图	徐兵	日期	
设计	徐兵	日期	
校对	杜加萍	日期	
审核	陈林	日期	
审定	王子武	日期	
专业负责人	徐兵	日期	
项目负责人	徐兵	日期	

会签栏

建筑		日期
结构		日期
给排水		日期
电气		日期
暖通		日期
工艺		日期

图纸名称
变配电一次接线图

工程编号	2023DL-18	专业	电气
图号	DQ-03	总页	
设计阶段	施工图	版次	1.0

执业签章

出图签章

本图须加盖本公司出图签章, 否则一律无效

- 注:
- AL1, AL5, AL10 柜内三只低压空气开关实行机械、电气联锁, 使三只开关同时只能合上其中任意两只。
 - AL3~AL4, AL6~AL8 柜内断路器带分励脱扣装置, 预留负控电源遥控、遥信引至专用端子排。
 - AL1, AL10 两台低压总柜内断路器上端桩头分别出线电缆至负控双电源切换箱。

变配电一次接线图 (正视图)