



江苏省子午建筑设计有限公司

JIANGSU ZIWU ARCHITECTURE DESIGN CO.,LTD

建筑工程甲级 A132008462
电力行业丙级 A232008469

建设单位

淮安经济技术开发区社会事业局

工程名称

徐杨幼儿园项目供配电工程

制图	徐兵		日期
设计	徐兵		日期
校对	杜加萍		日期
审核	陈林		日期
审定	王子武		日期
专业负责人	徐兵		日期
项目负责人	徐兵		日期

会签栏

建筑		日期
结构		日期
给排水		日期
电气		日期
暖通		日期
工艺		日期

图纸名称

变电所照明平面图

工程编号	2023DL-18	专业	电气
图号	DQ-09	总页	
设计阶段	施工图	版次	1.0


执业签章

出图签章



本图须加盖本公司出图签章, 否则一律无效

序号	名称	图符	型号规格	单位	数量	备注
1	照明配电箱		XRBO4-14 不锈钢金属面板外壳	只	1	下口距地 1.4m 暗敷
2	总等电位端子箱		TD22	只	1	下口距地 0.5m 暗敷
3	应急荧光灯		LED 1x36W 带应急电池	只	16	吸顶
4	应急壁灯		LED 1x12W 带应急电池	只	4	2.5m 壁装
5	普通插座		AP86Z223 安全门型	只	8	0.3m 暗敷
6	空调插座		AP86Z14 安全门型	只	2	0.3m 暗敷
7	双联开关		AP86K21	只	2	1.3m 暗敷

材料数量按实际计算。

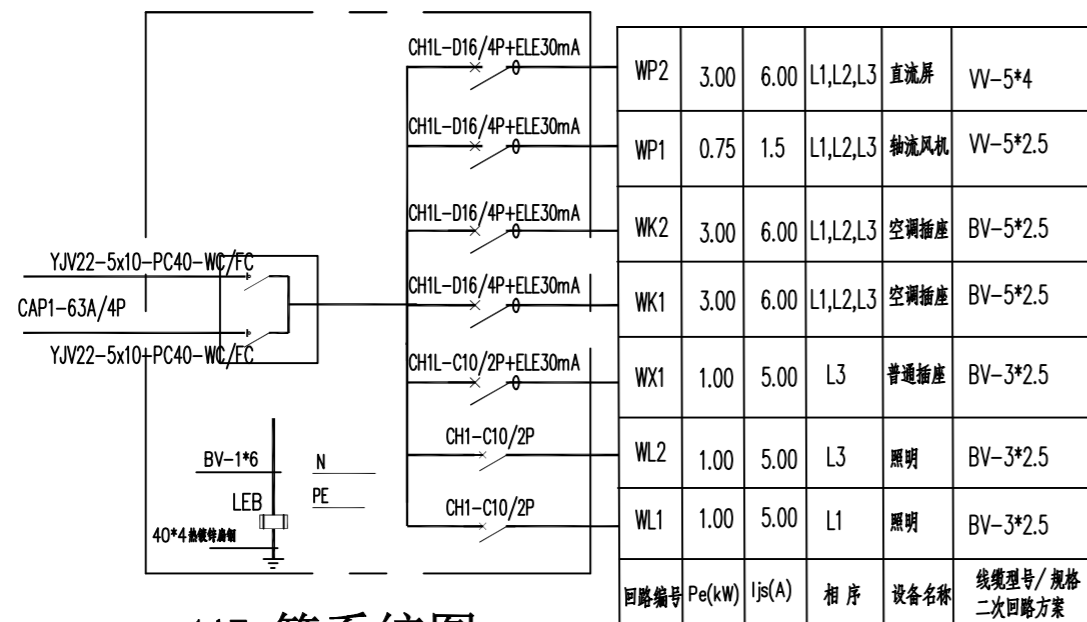

1AE 箱系统图

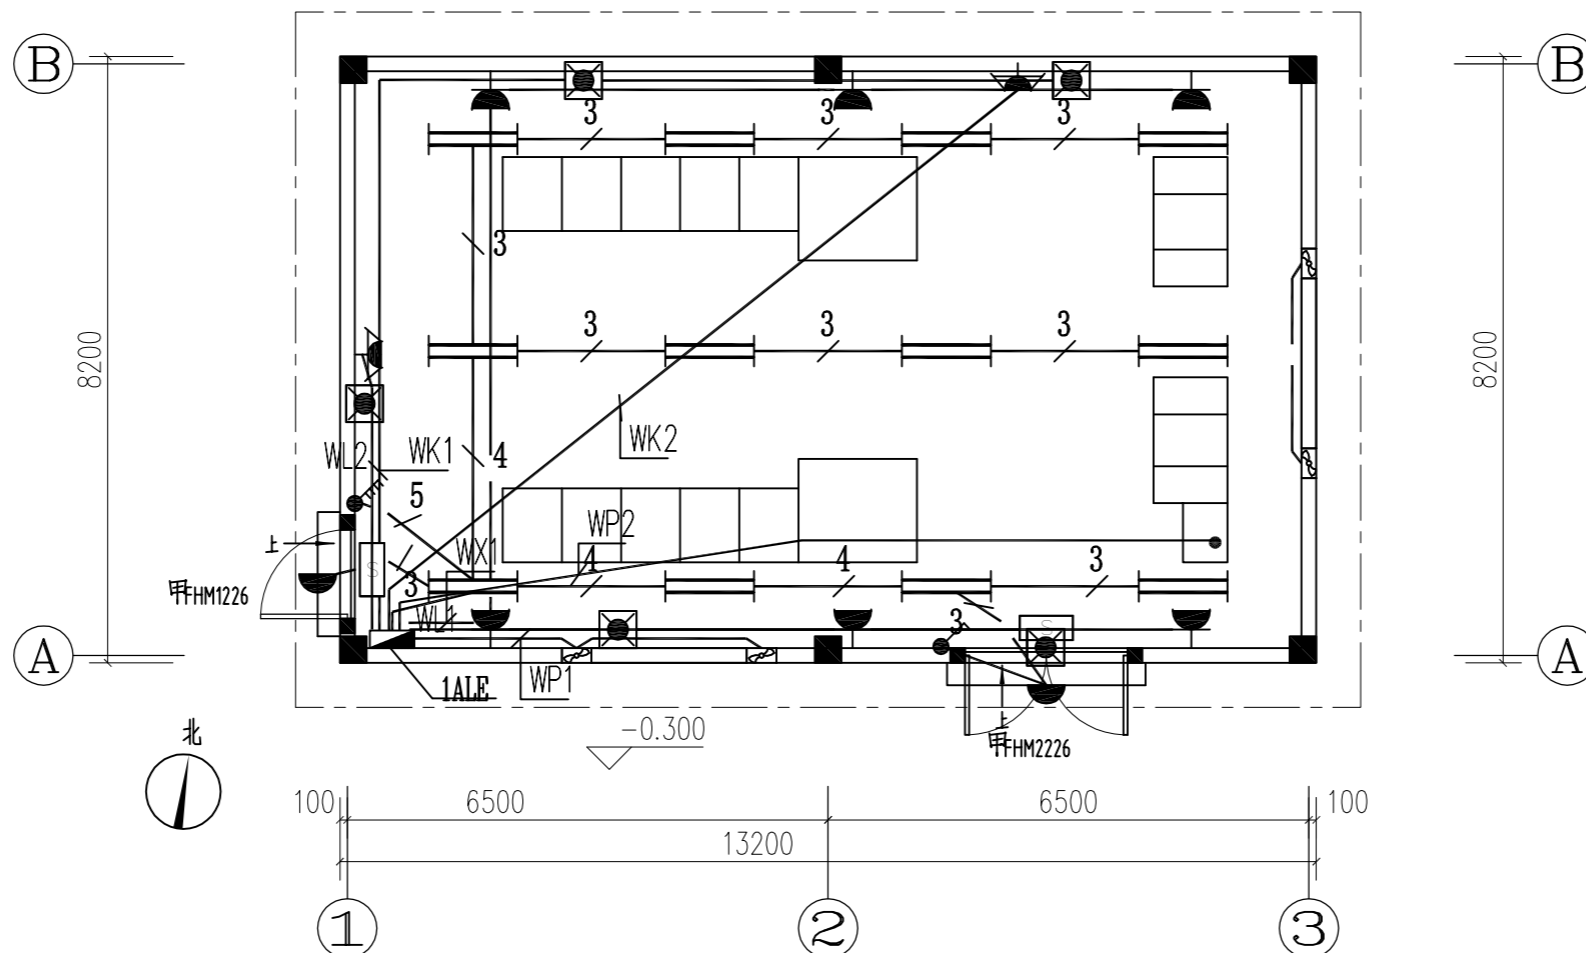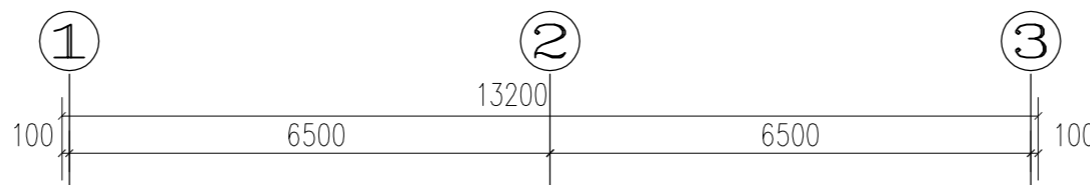

变电所照明平面图 1:100