

制图	徐兵	日期	
设计	徐兵	日期	
校对	杜加萍	日期	
审核	陈林	日期	
审定	王子武	日期	
专业负责人	徐兵	日期	
项目负责人	徐兵	日期	

建筑		日期	
结构		日期	
给排水		日期	
电气		日期	
暖通		日期	
工艺		日期	


图纸名称  
电缆分支箱系统图  
电缆分支箱基础接地图

工程编号	2023DL-18	专业	电气
图号	DQ-20	总页	
设计阶段	施工图	版次	1.0

执业签章

出图签章


本图须加盖本公司出图签章, 否则一律无效

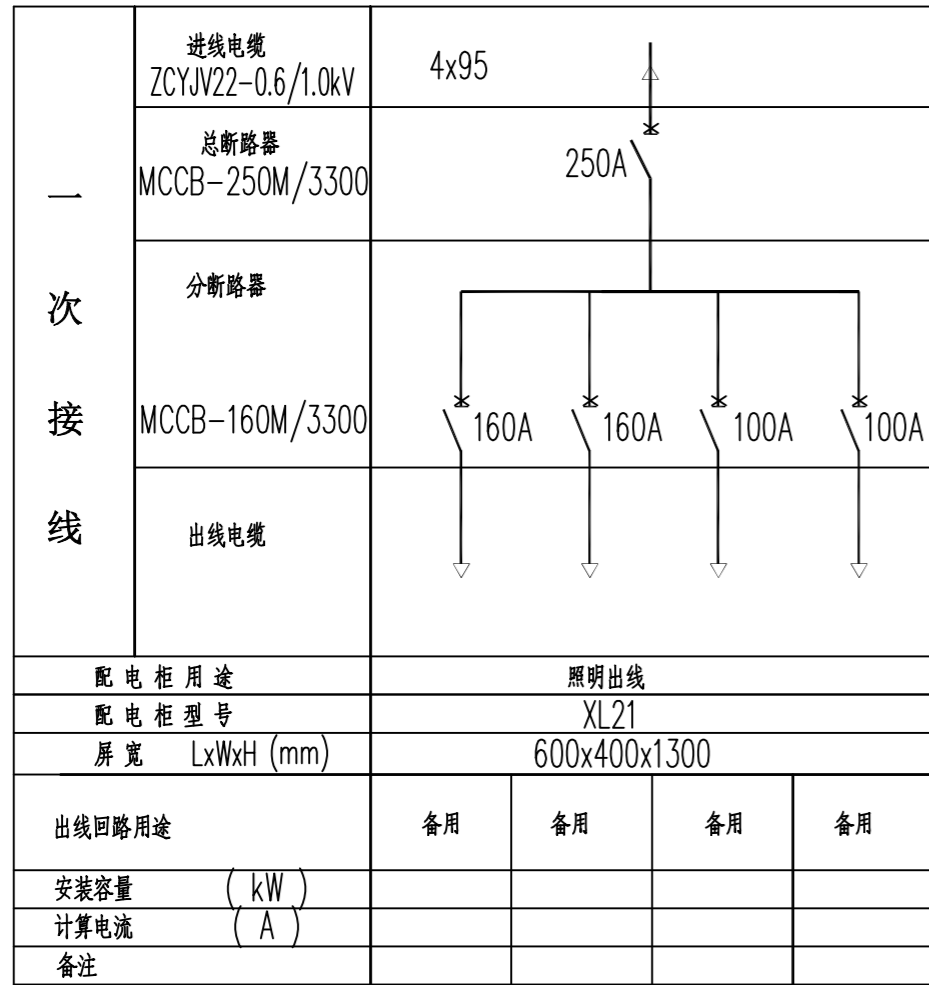

电缆分支箱系统图

说明:

- 1、低压电缆分支箱采用不锈钢外壳, 厚度不小于1.5mm, 外壳应设有透气孔。
- 2、低压电缆分支箱要求母线全绝缘制作。
- 3、低压电缆分支箱进出线采用铠装电缆。
- 4、低压分支箱门体要求带挂锁装置。

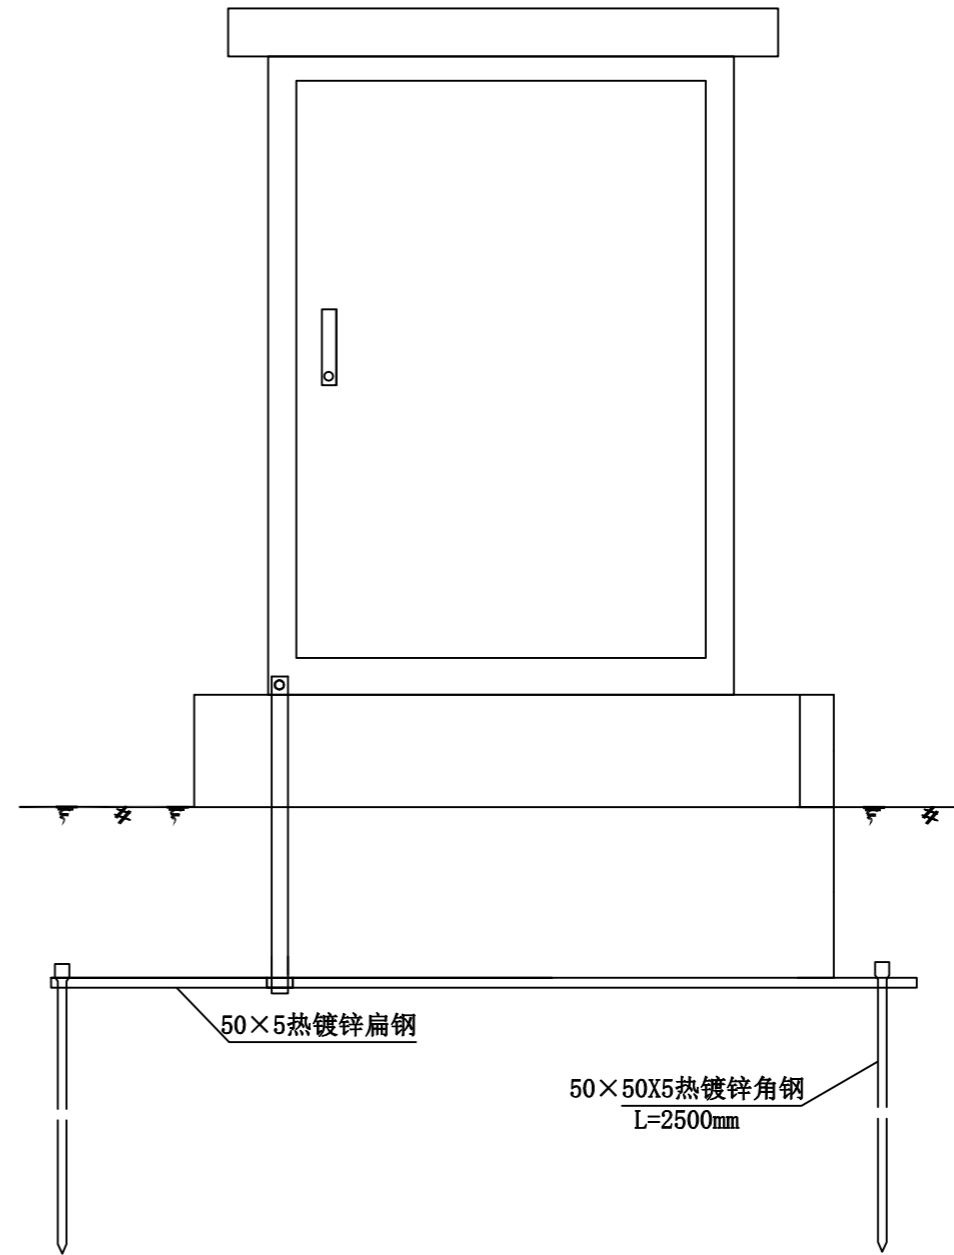

说明:

- 1、本图尺寸以毫米计。
- 2、箱体外形为600宽\*400深\*1300高, 箱体安装孔尺寸为400\*350。
- 3、井底设渗水孔。
- 4、接地形成闭合环, 接地电阻符合接地图要求。

电缆分支箱基础及接地图