



江苏省子午建筑设计有限公司

JIANGSU ZIWU ARCHITECTURE DESIGN CO.,LTD

建筑工程甲级 A132008462
电力行业丙级 A232008469

建设单位

淮安经济技术开发区社会事业局

工程名称

徐杨幼儿园项目供配电工程

制图	徐兵	日期
设计	徐兵	日期
校对	杜加萍	日期
审核	陈林	日期
审定	王子武	日期
专业负责人	徐兵	日期
项目负责人	徐兵	日期

会签栏

建筑	日期
结构	日期
给排水	日期
电气	日期
暖通	日期
工艺	日期


图纸名称

工程编号	2023DL-18	专业	电气
图号	DQ-02	总页	
设计阶段	施工图	版次	1.0

执业签章

出图签章

本图须加盖本公司出图签章, 否则一律无效

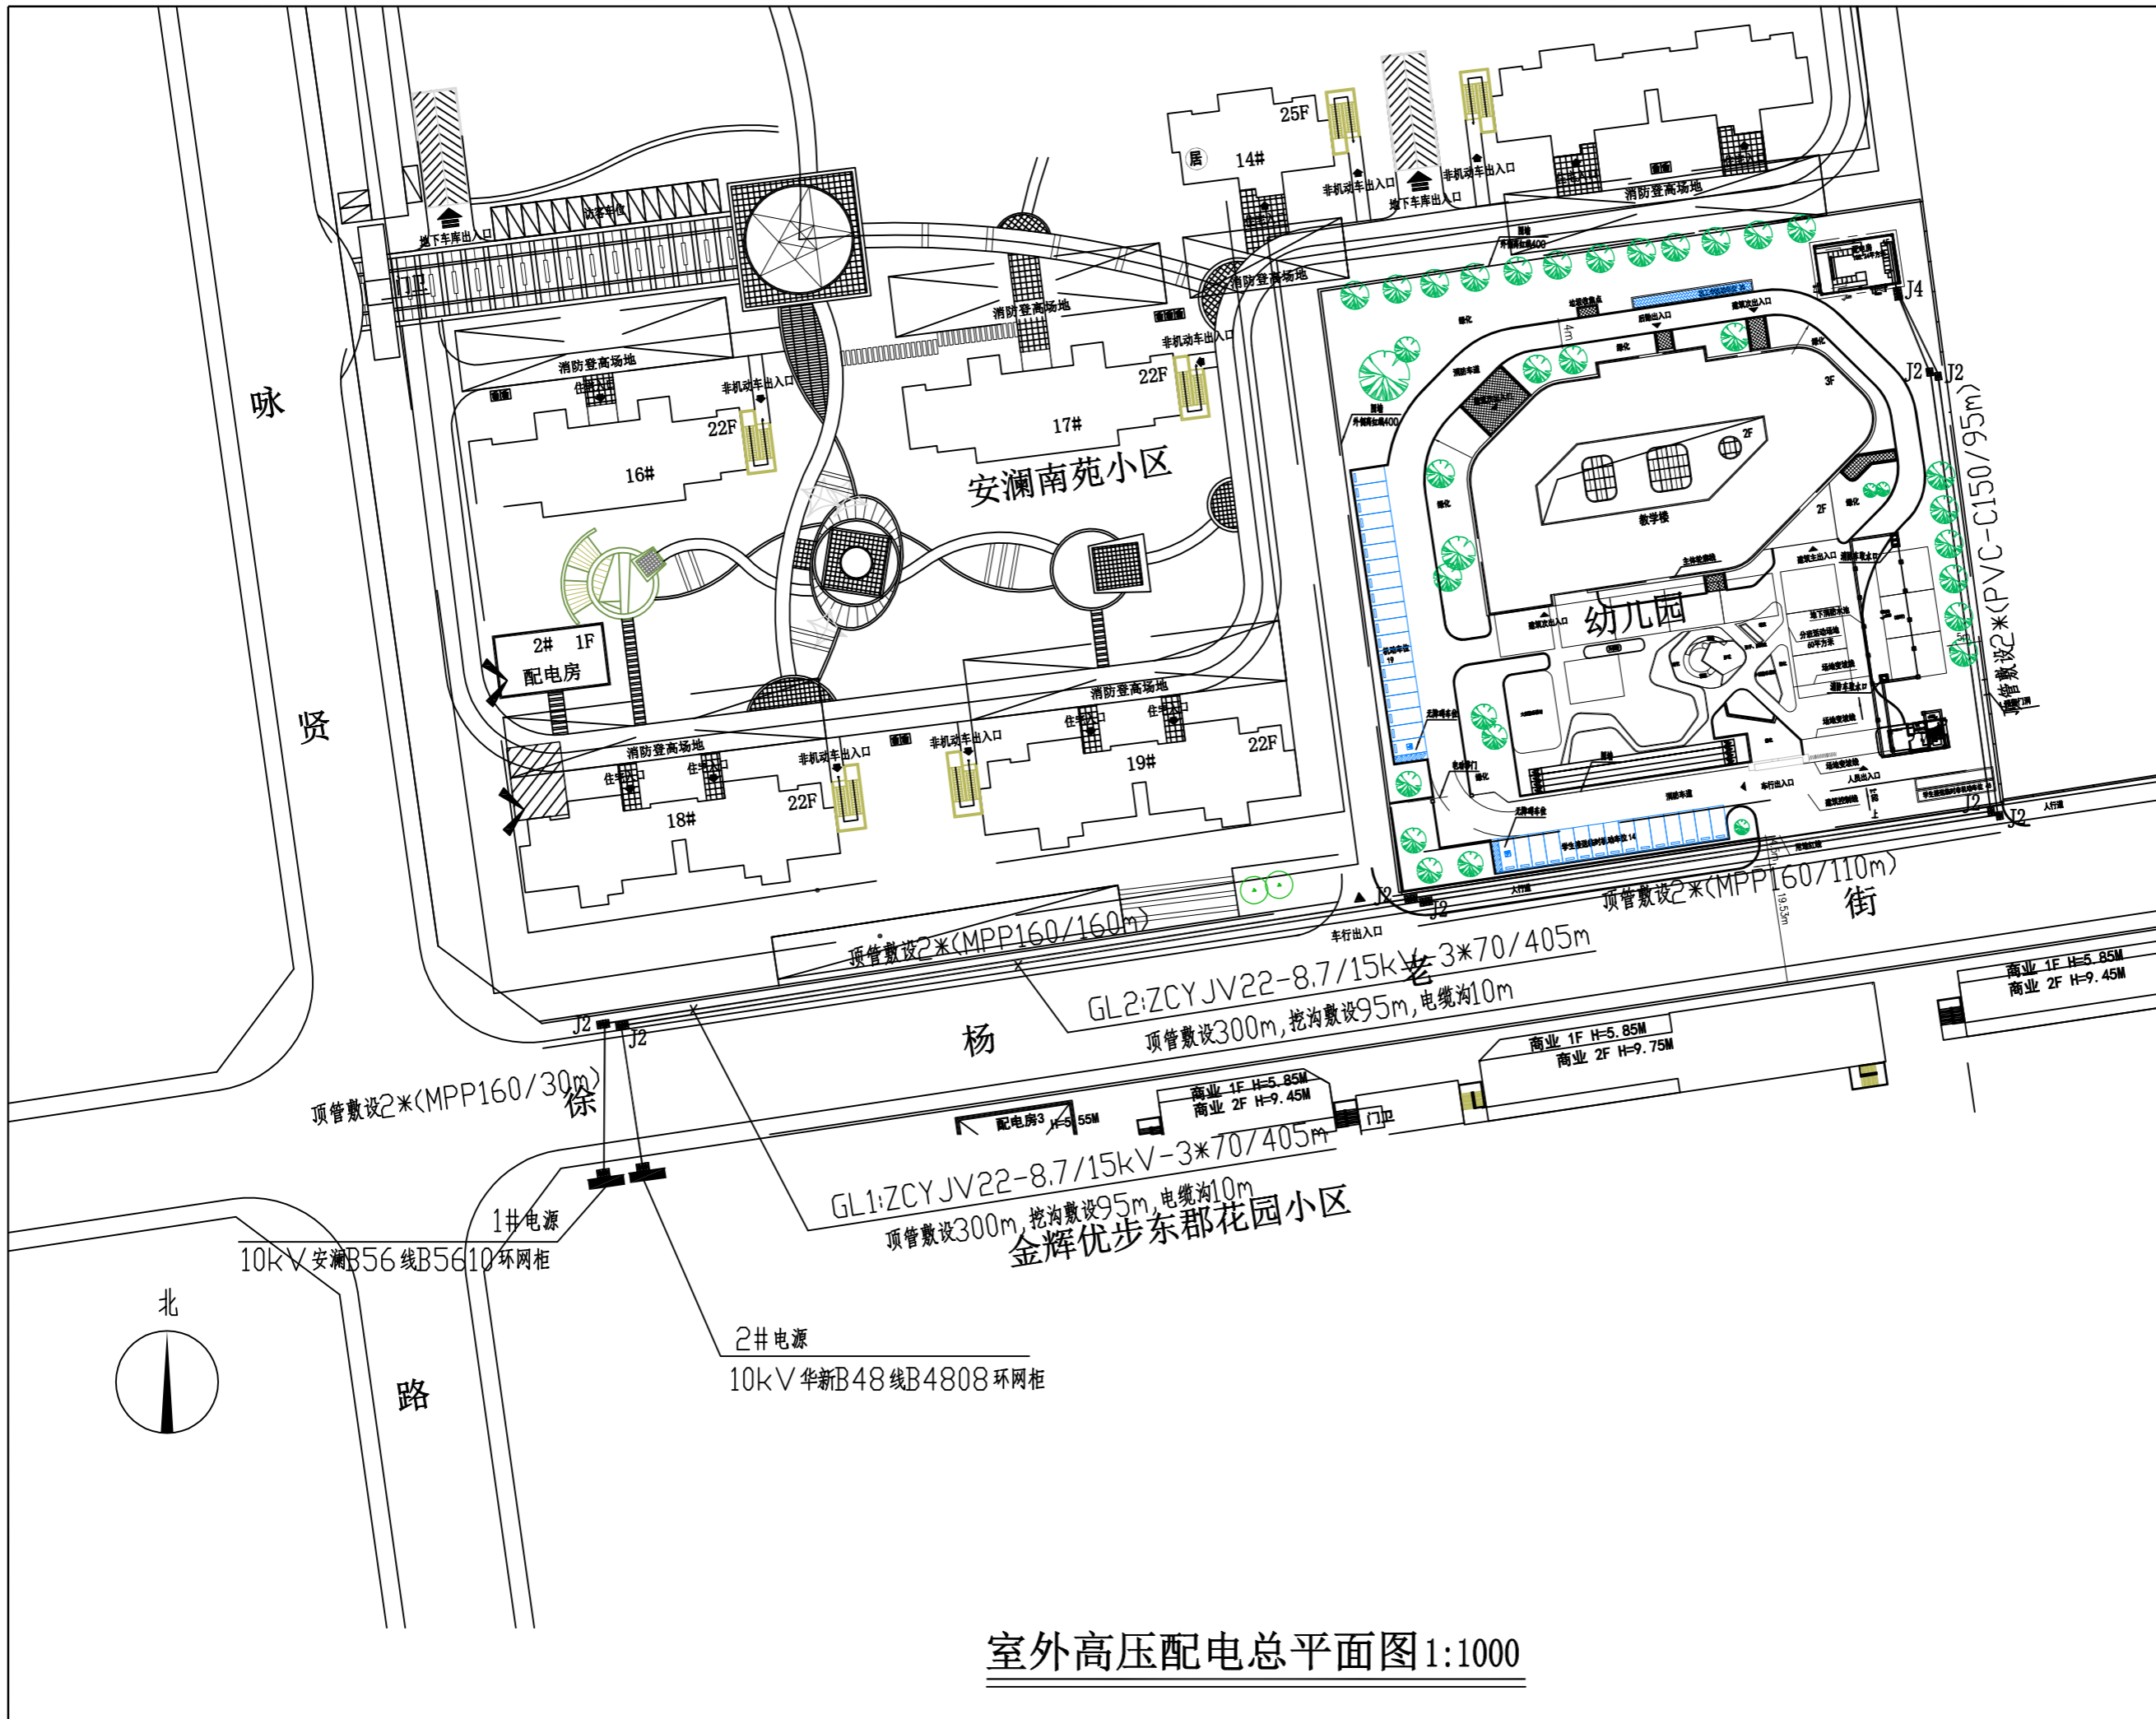

室外高压配电总平面图 1:1000