



2#楼

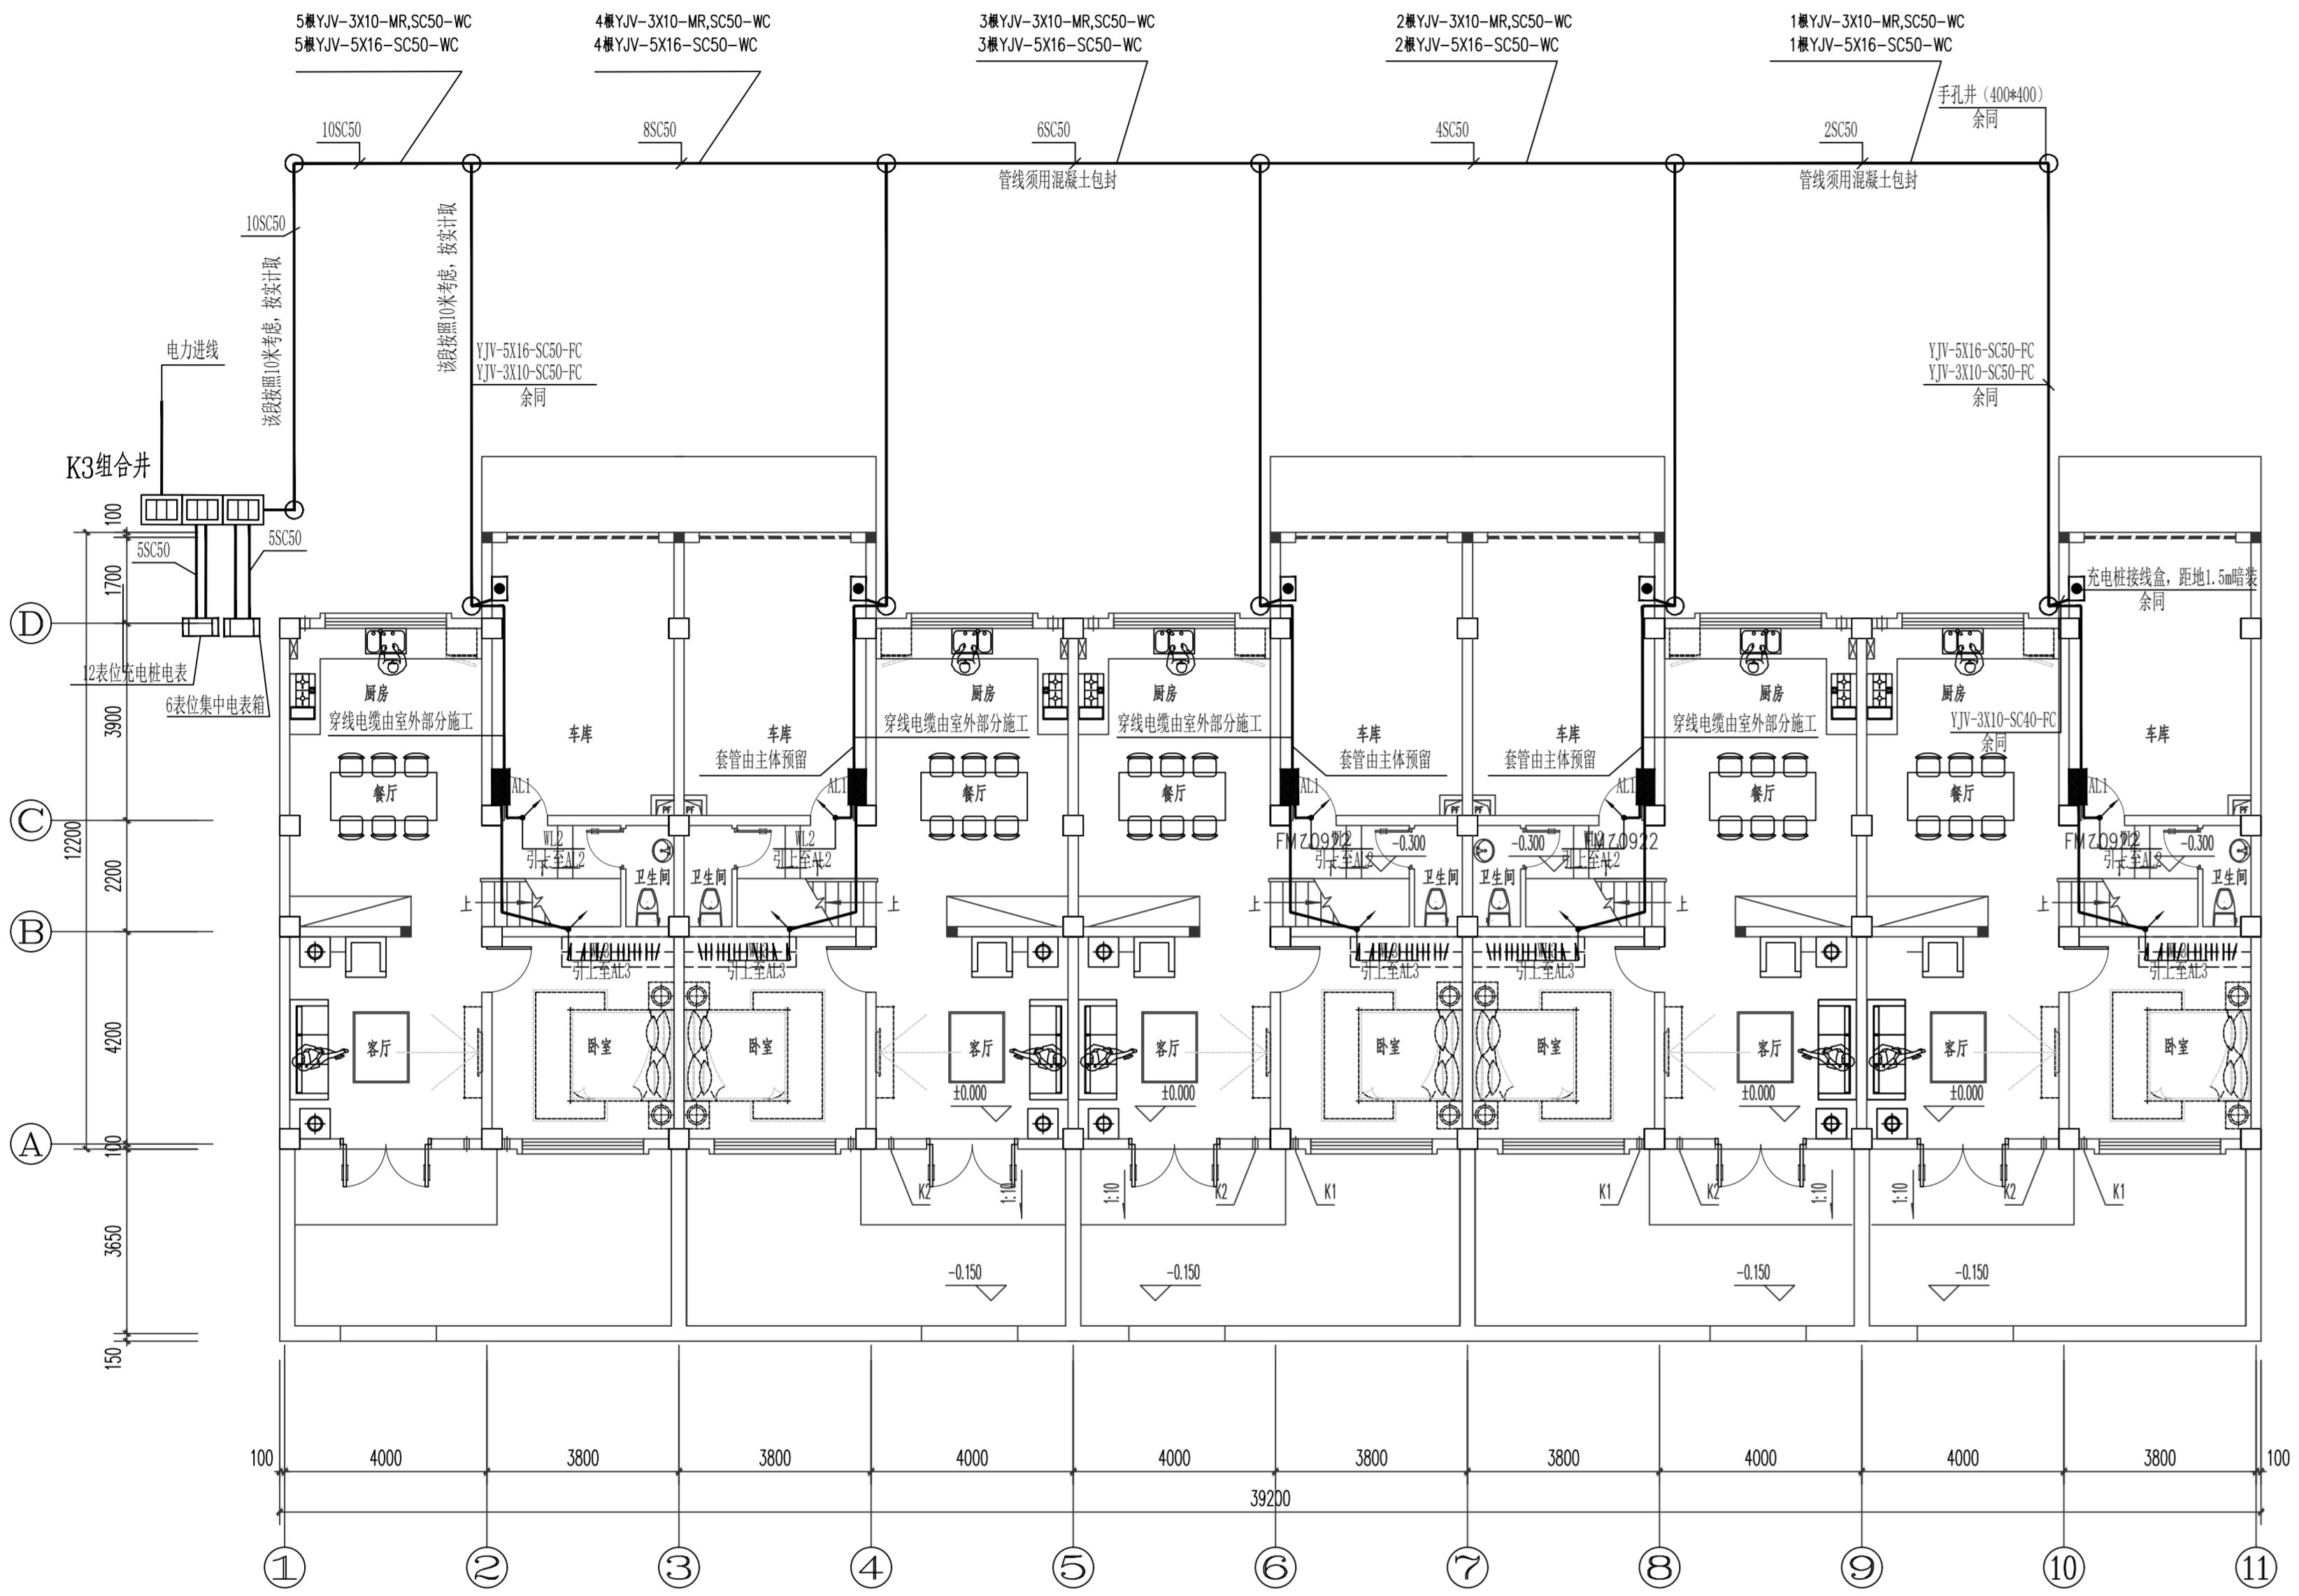

2#楼一层配电网平面图 1:100

说明:

- 1、主体室内的套管由主体承建单位施工预留到位并保障穿线顺畅;
- 2、电箱AL1的前端进线和充电桩接线盒的进线,穿线电缆由室外配套供电施工接线;

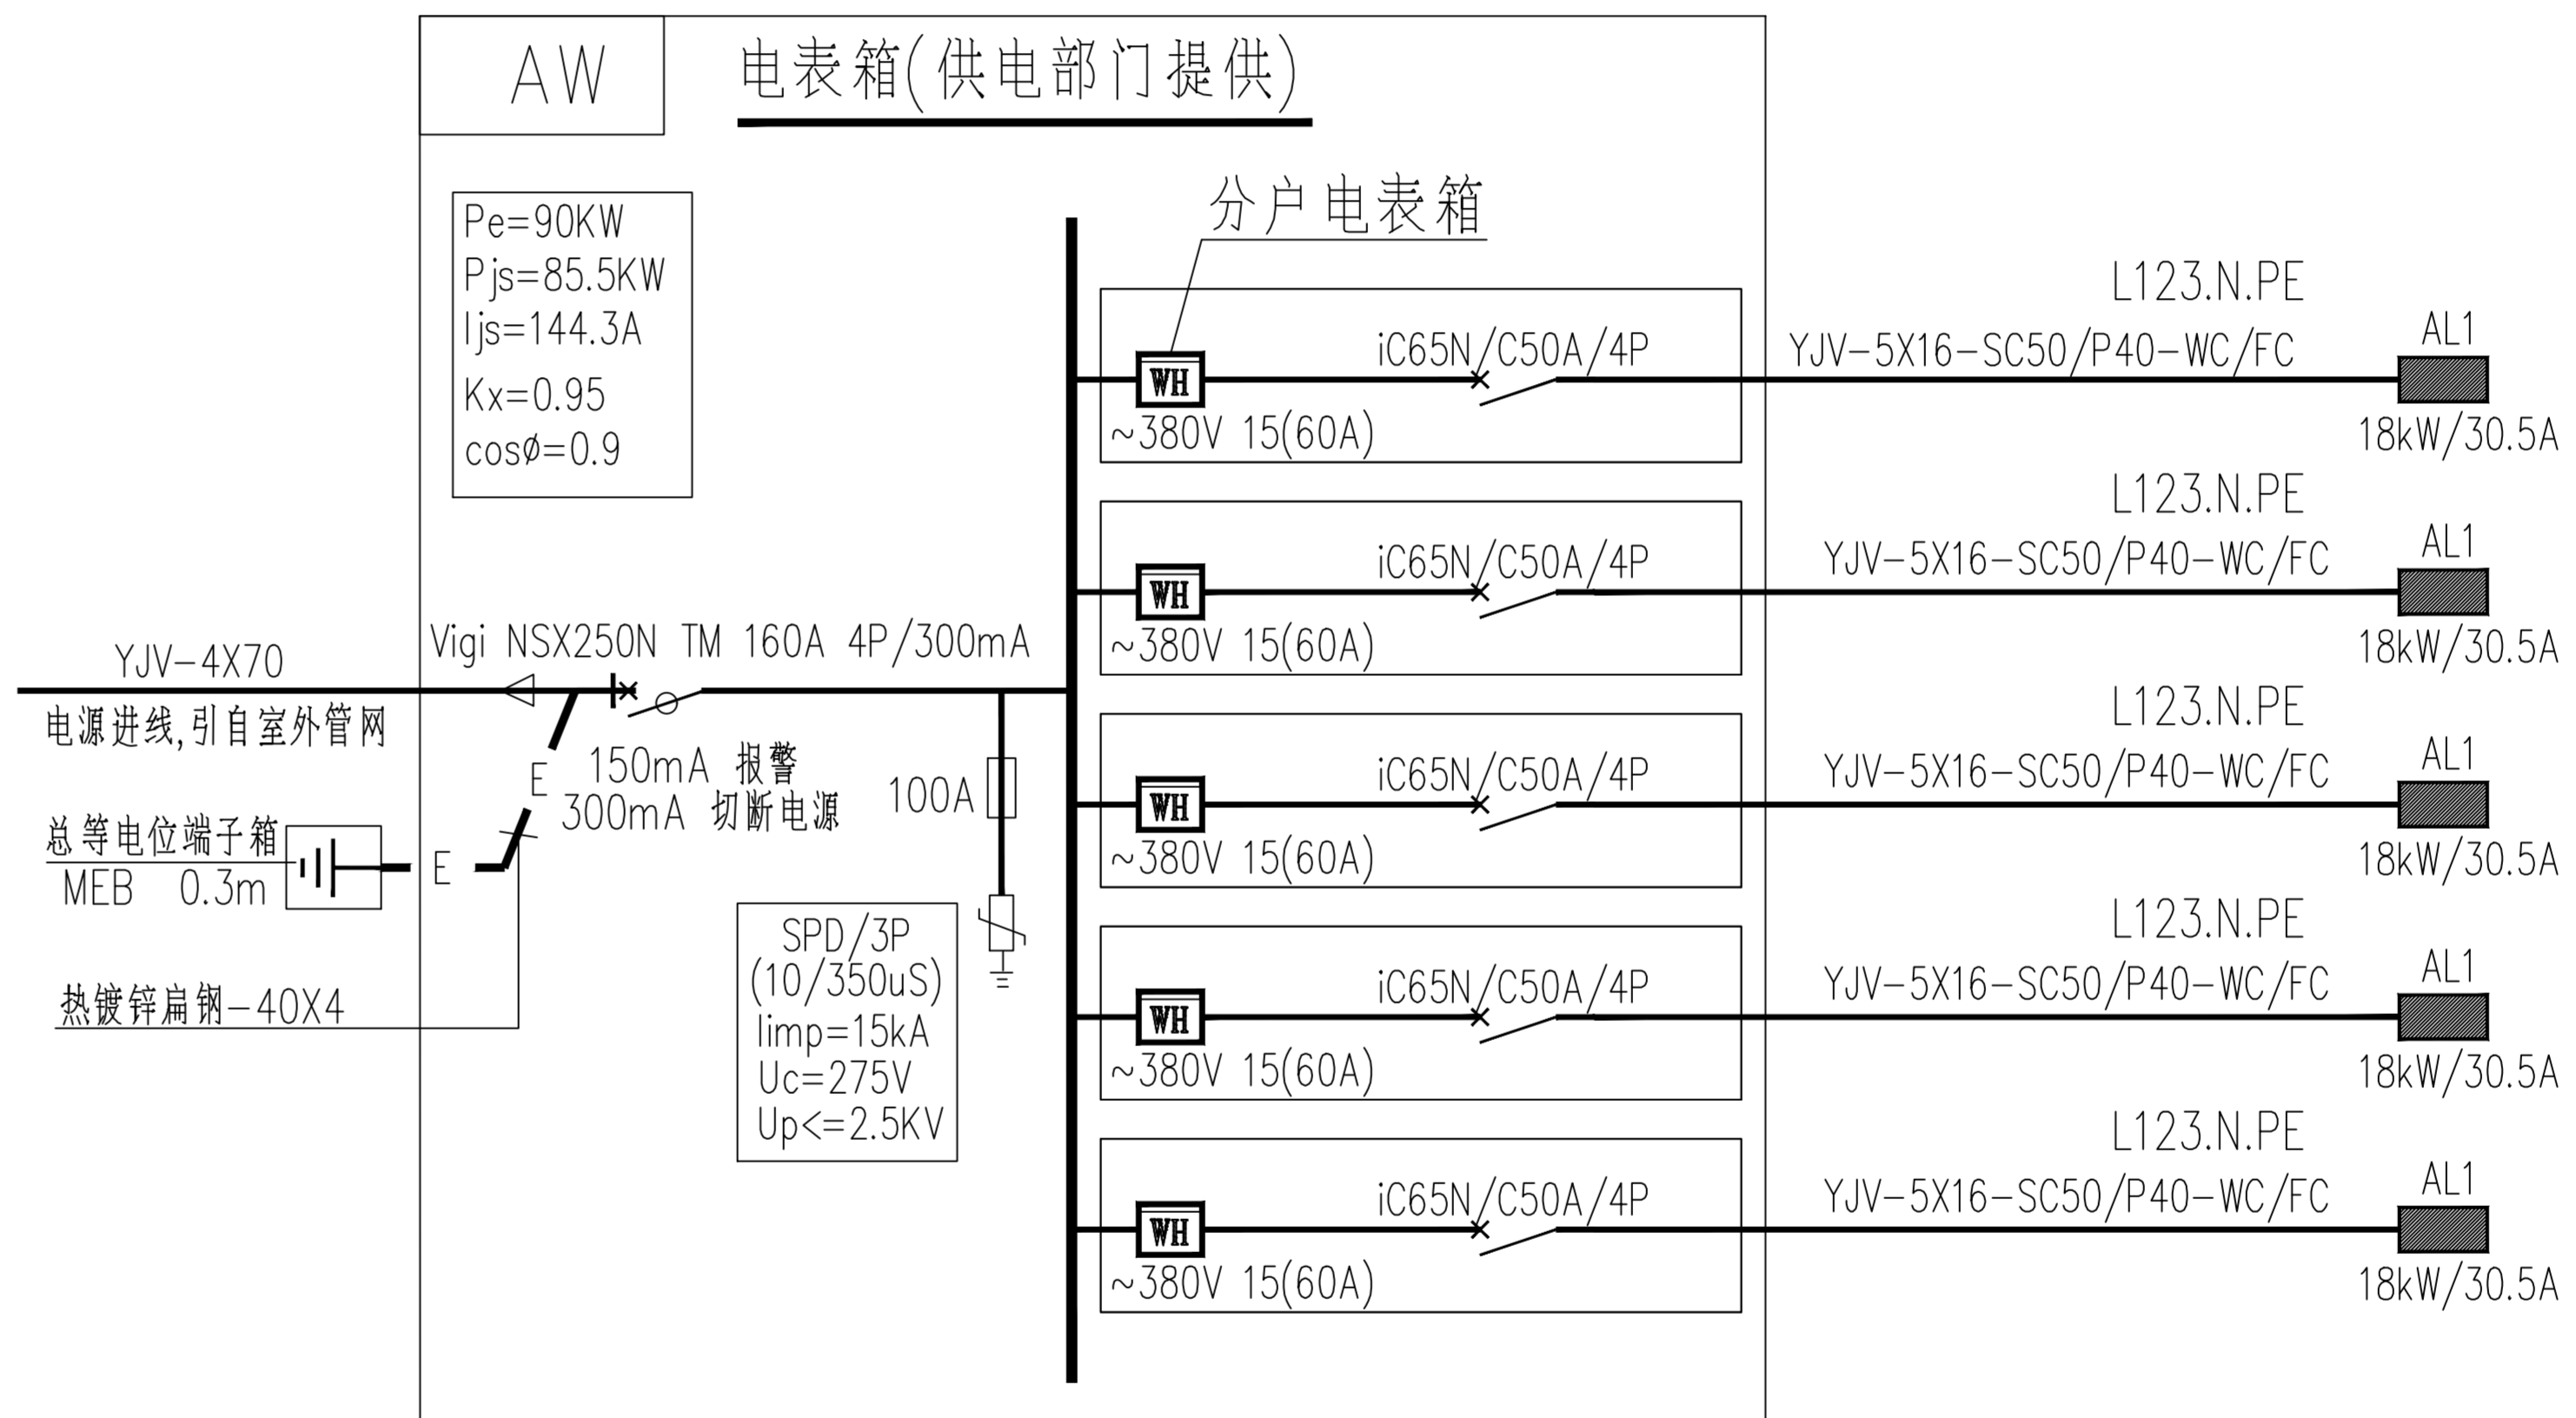

中国江苏  
CHINA JIANGSU  
江苏省建集集团有限公司  
设计研究院  
DESIGN AND RESEARCH INSTITUTE  
OF JIANGSU PROVINCE JIANJI GROUP CO., LTD.

国家甲级工程设计证书编号: A12012582  
NATIONAL GRADE-A ENGINEERING DESIGN  
CERTIFICATE NO. A12012582

图纸专用章 SPECIAL DRAWINGS SEAL

注册师执业章 REGISTERED OCCUPATION SEAL

附注 NOTES

会签栏

专业	姓名	日期
工艺		
建筑		
结构		
给排水		
暖通		
电气		
动力		
批准	曹华	2024.08
审核	曹华	2024.08
项目负责人	曹华	2024.08
专业负责人	曹华	2024.08
校对	王康	2024.08
设计	陈云	2024.08
绘图	陈云	2024.08

建设单位  
扬州永盛投资有限公司

工程名称  
头桥人家安置小区

子项名称  
1#2#楼

图名  
一层配电网平面图

设计编号	JJSYA-2115
设计阶段	施工图 版次 1版
专业	电气 比例 1:100
图号	电施-02 日期 2024.08