




就近引自电缆分支箱
 AP1,AP2,AP4,进线:YJV-5x16 PE50 FC
 AP3进线:YJV-5x10 PE40 FC

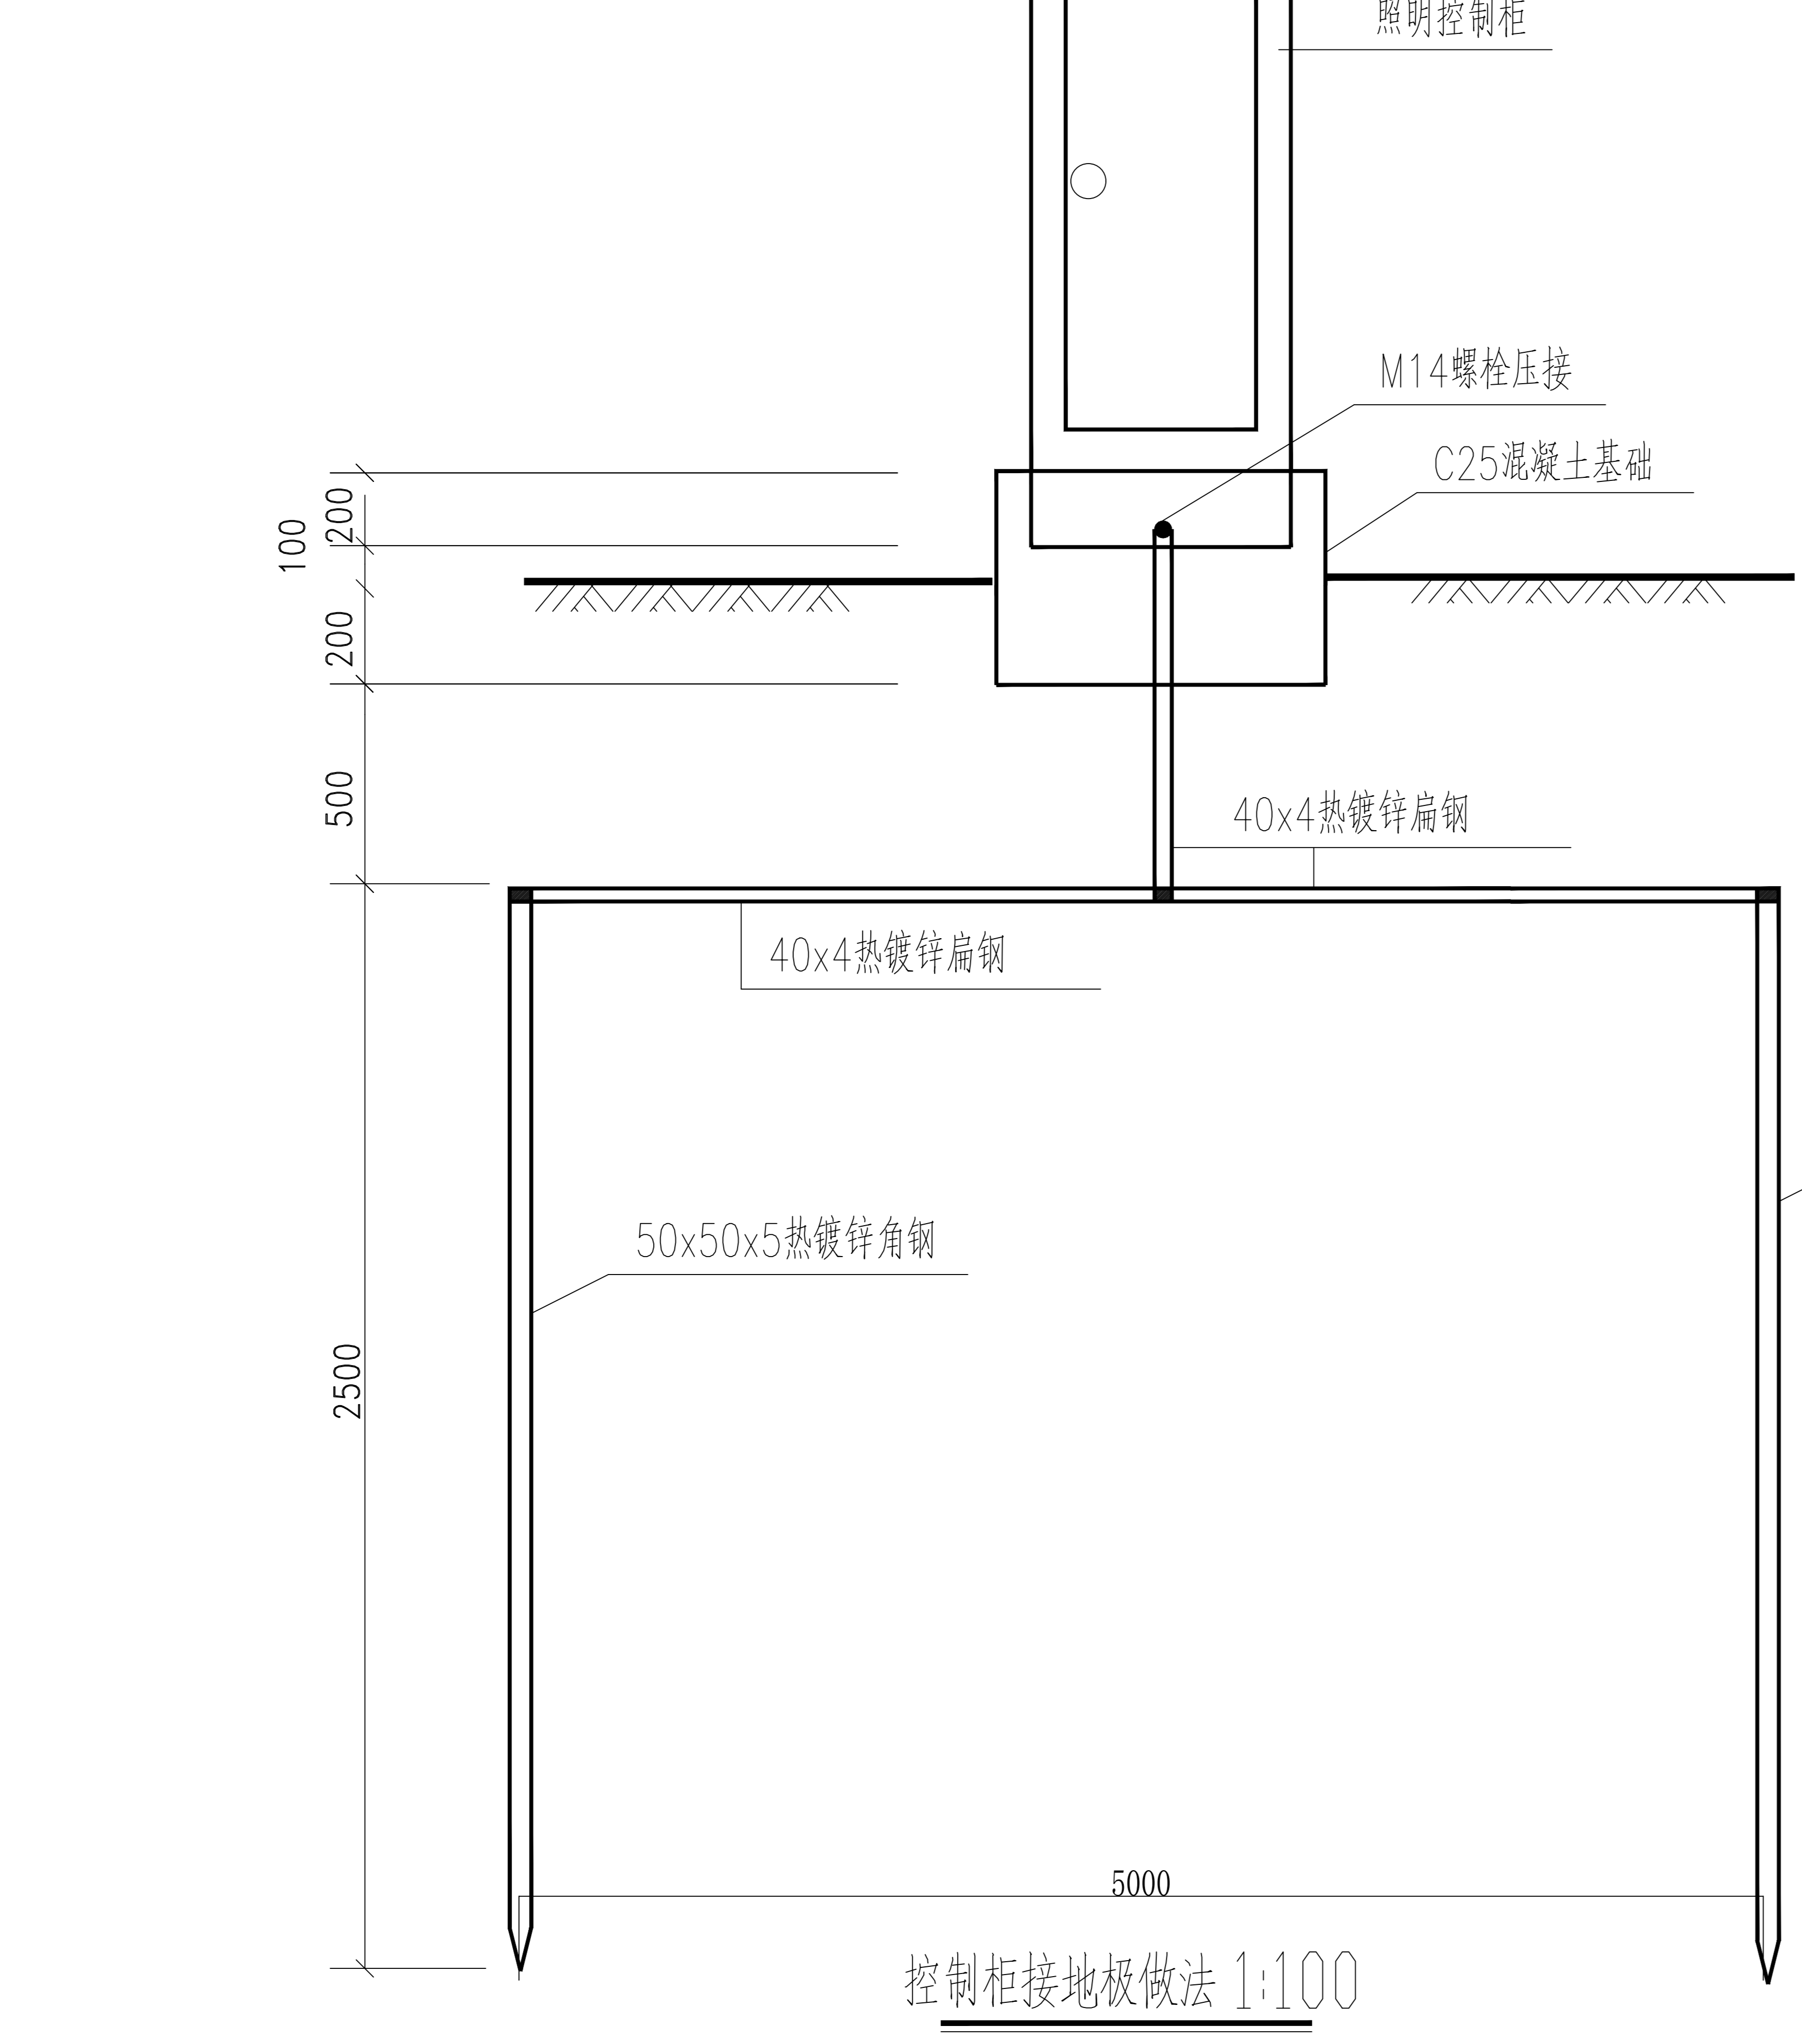

- 说明:
- 1、本配电箱为非标定做，落地安装，下设10#槽钢基础，配电箱基础高出地坪20cm。
 - 2、进线电缆规格仅供参考，具体根据上级开关选定。
 - 3、照明配电箱设置人工接地极（50x50x5x2500热镀锌角钢），接地电阻应小于4欧姆。
 - 4、箱体外壳防护等级IP55，不锈钢材质；带锁，并做好相应的防护及防盗措施。

序号	规格	名称	备注
01	⊙ ¹	路灯	4米,LED, 80W, 发光效率应不低于130lm/W 灯具样式由建设单位确定, 蓝光检测需合格
02	⊙	路灯	2.5米,LED, 50W, 发光效率应不低于130lm/W 灯具样式由建设单位确定, 蓝光检测需合格
03	⊙ ^H	路灯	15米,LED, 8个200W, 发光效率应不低于8个250lm/W 灯具样式由建设单位确定, 蓝光检测需合格
04	▬	照明控制箱	不锈钢材质, 室外防水型, 防护等级IP55
05	[K]	接线井	内径400X400mm

中国 江苏
 CHINA JIANGSU
 江苏省江建集团有限公司
 设计研究院
 DESIGN AND RESEARCH INSTITUTE
 OF JIANGSU PROVINCE JIANGJIAN GROUP CO., LTD.

国家甲级工程设计证书编号: A132042982
 NATIONAL GRADE-A ENGINEERING DESIGN CERTIFICATE NO. A132042982

注册师执业章 REGISTERED OCCUPATION SEAL

附注 NOTES

工艺	建筑
总图	结构
给排水	暖通
电气	动力

批准	审核	项目负责	专业负责	校对	设计	绘图
申敏	盛富华	崔炜	盛富华	王薇	陈云	陈云

建设单位: 扬州永盛投资有限公司

工程名称: 头桥人家安置小区

子项名称: 配电箱图

设计编号	设计阶段	专业	图号
	施工图	电气	电施-02

版次: 1/1
 比例: 1:100
 日期: 2024.08